


LEGENDA:

- PO1 projektowany słup stalowy 8m z wysięgnikami oprawa LED
- projektowany kabel YAKXS 4x35mm² układany w rurze osłonowej DVR Ø75 wraz z bednarką FeZn 25x4
- projektowana rura osłonowa sztywna typu SRS Ø75
- 1 numer działki

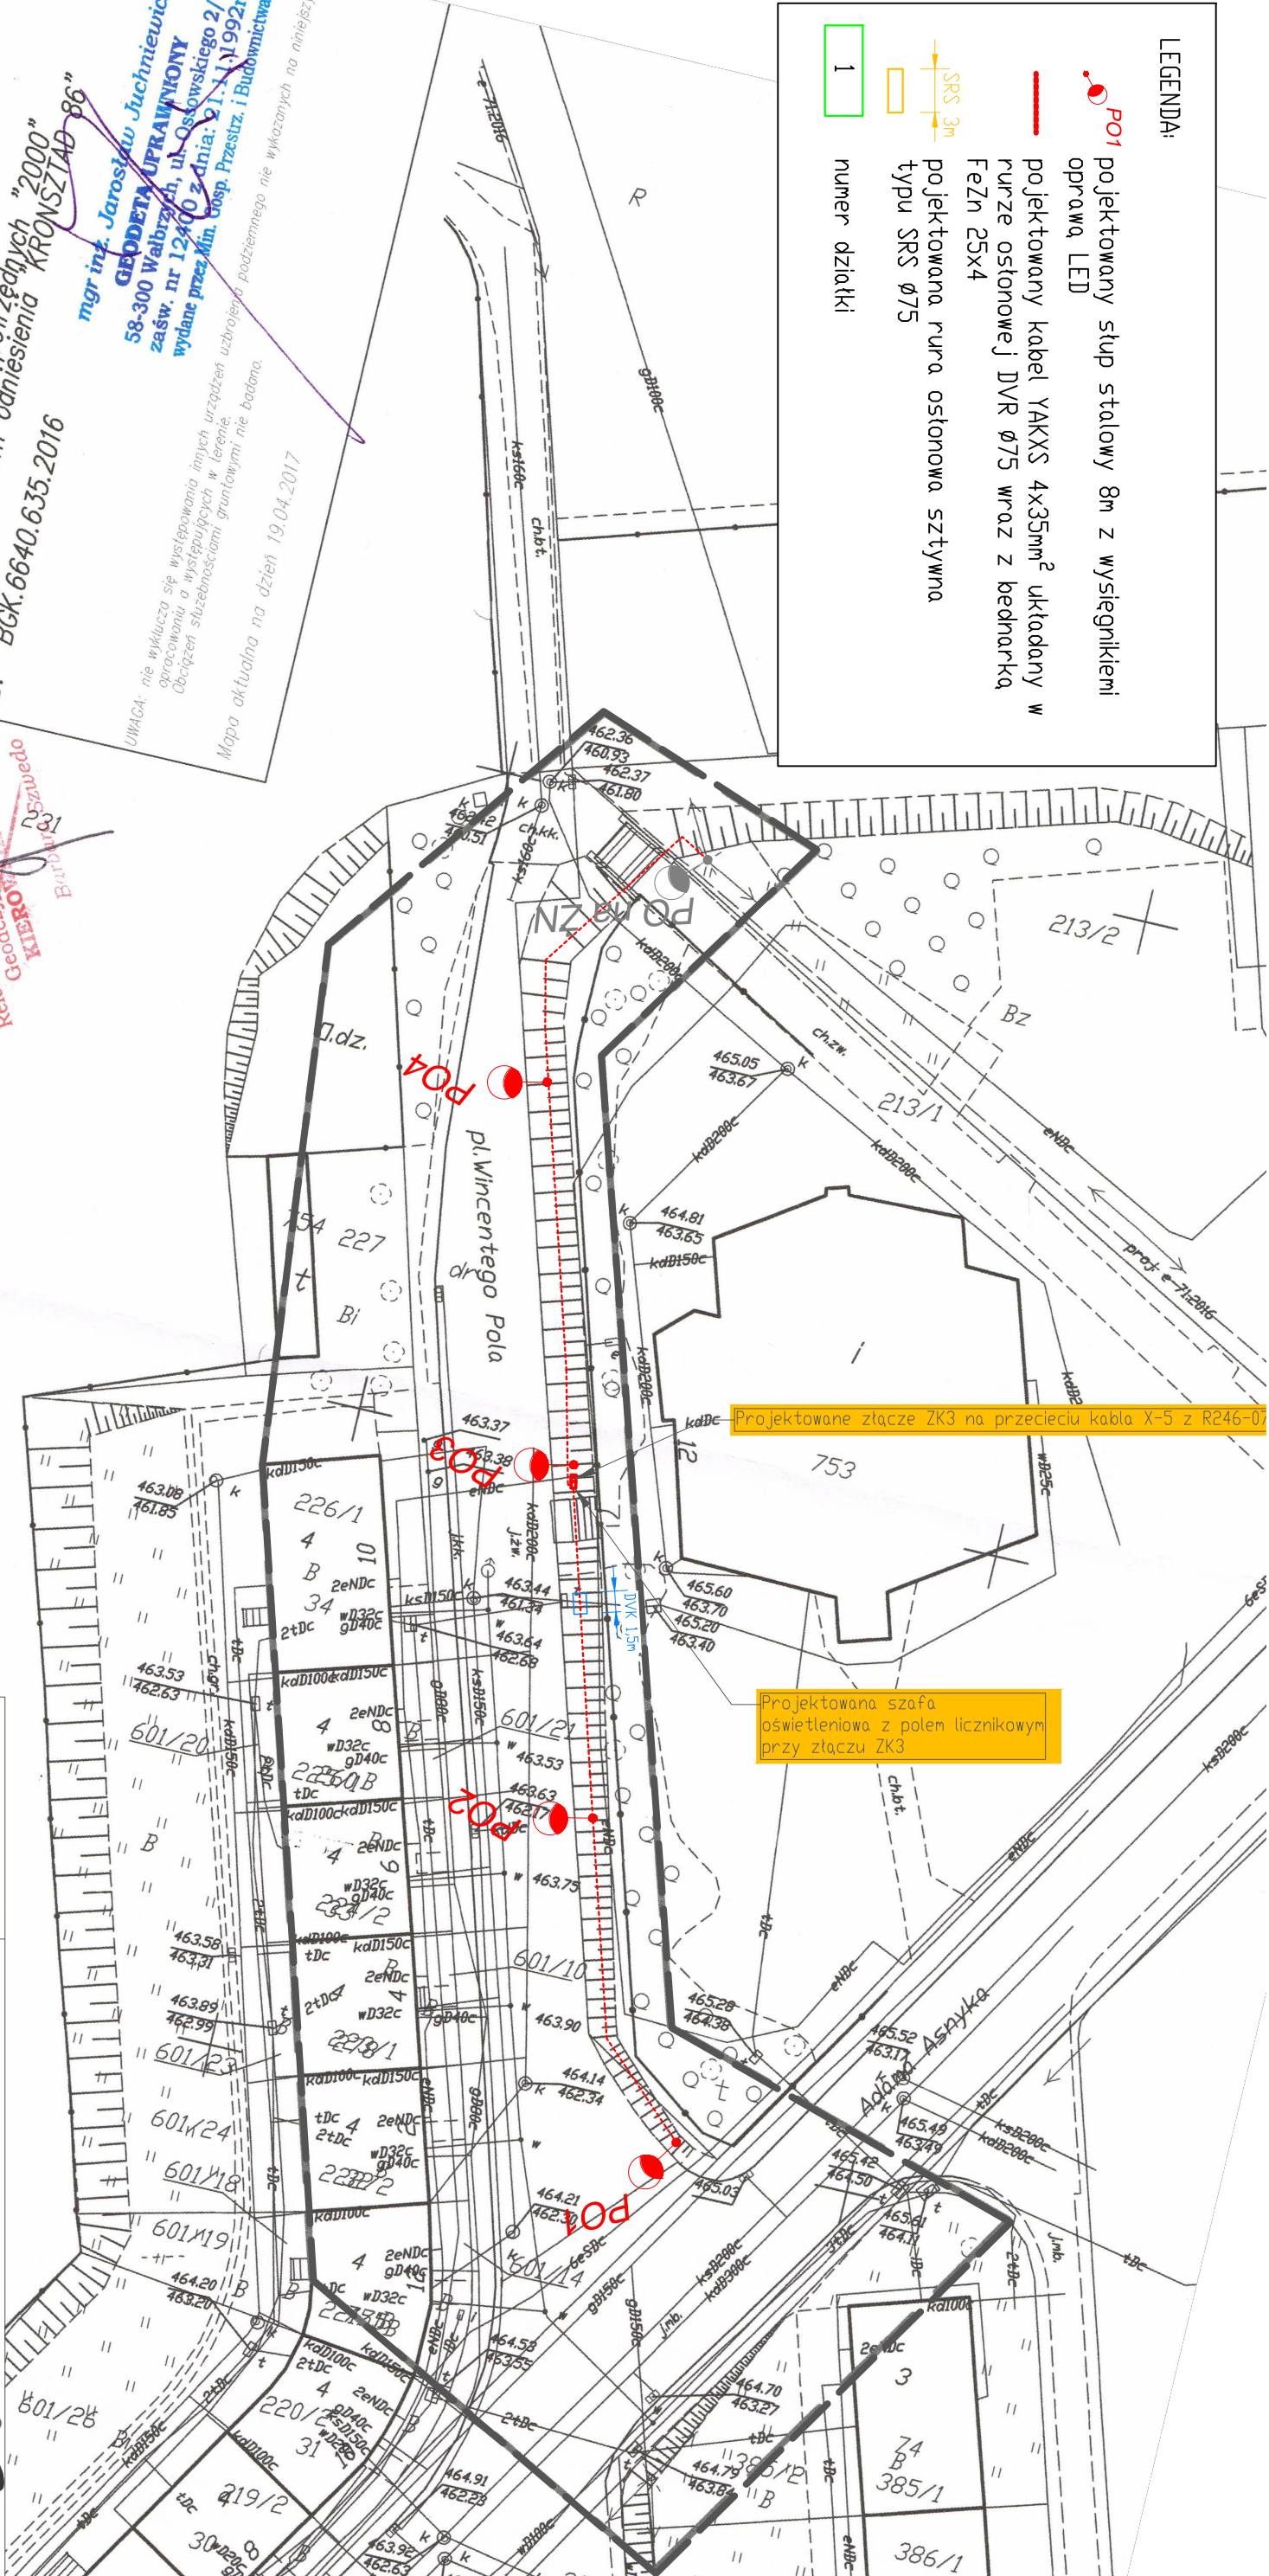

USŁUGI GEODEZYJNO-KARTOGRAFICZNE
Jakub Juchniewicz
 ul. Ossowskiego 2/1, 58-300 Wałbrzych
 tel.: 501 474 872
 NIP: 886-287-41-84, R: 021837990

MAPA DO CELÓW PROJEKTOWYCH
 SKALA 1:500
 układ współrzędnych "2000"
 poziom odniesienia KRONSZTAD 86"
 ID: BGK.6640.6.35.2016

mgr inż. Jarosław Juchniewicz
GEODETA UPRAWNIONY
 58-300 Wałbrzych, ul. Ossowskiego 2/1
 zaśw. nr 12400 z dnia: 01.11.1992r.
 wydane przez Min. Gosp. Przem. i Budownictwa

UWAGA: nie wyklucza się występowania innych urządzeń uzbrojenia podziemnego nie wykazanych na niniejszym opracowaniu a występujących w terenie.
 Obciążen służebnościami gruntowymi nie badano.
 Mapa aktualna na dzień 19.04.2017


PREZYDENT MIASTA WAŁBRZYCHA
 Powiada się, że niniejszy dokument został opracowany w wyniku operacji technicznej i kartograficznej, których rezultaty zawiera parshwowe z planu geodezyjnego i kartograficznego.
 P. 026.5
 2017
 04-05-216

Referat Geodezyjny - KIEROWNICZKA
Geodeta uprawniony
KIEROWNICZKA
 Barbara Ryszniwoda

Urząd Miejski
Biuro Geodezji, Kartografii
i Katastru Nieruchomości
 ul. Jana Matejki 2
 58-300 Wałbrzych

Opracowanie:	Tech-Met Sp. z o.o. ul. M. Wańkowicza 20 58-304 Wałbrzych Nip: 886-298-95-85		
Tytuł rysunku:	PLAN ZAGOSPODAROWANIA TERENU		
Obiekt:	Budowa oświetlenia drogowego pl. W. Pola w Wałbrzychu		
Adres:	Zarząd Drog Komunikacji i Urzeczymania Miasta ul. Matejki 1, 58-300 Wałbrzych		
Inwestor:	Marek Wietrzykowski, nr upr. UAN.VI-613/129/90		
Adres:	---		
Projektant:	---		
Sprawdzający:	Magdalena Kozłowska-Ogłaza, nr upr. 158/DOŚ/10		
Asystent:	---		
Skala:	1:500	Data:	04.2017r.
		Rysunek nr:	1-PZT



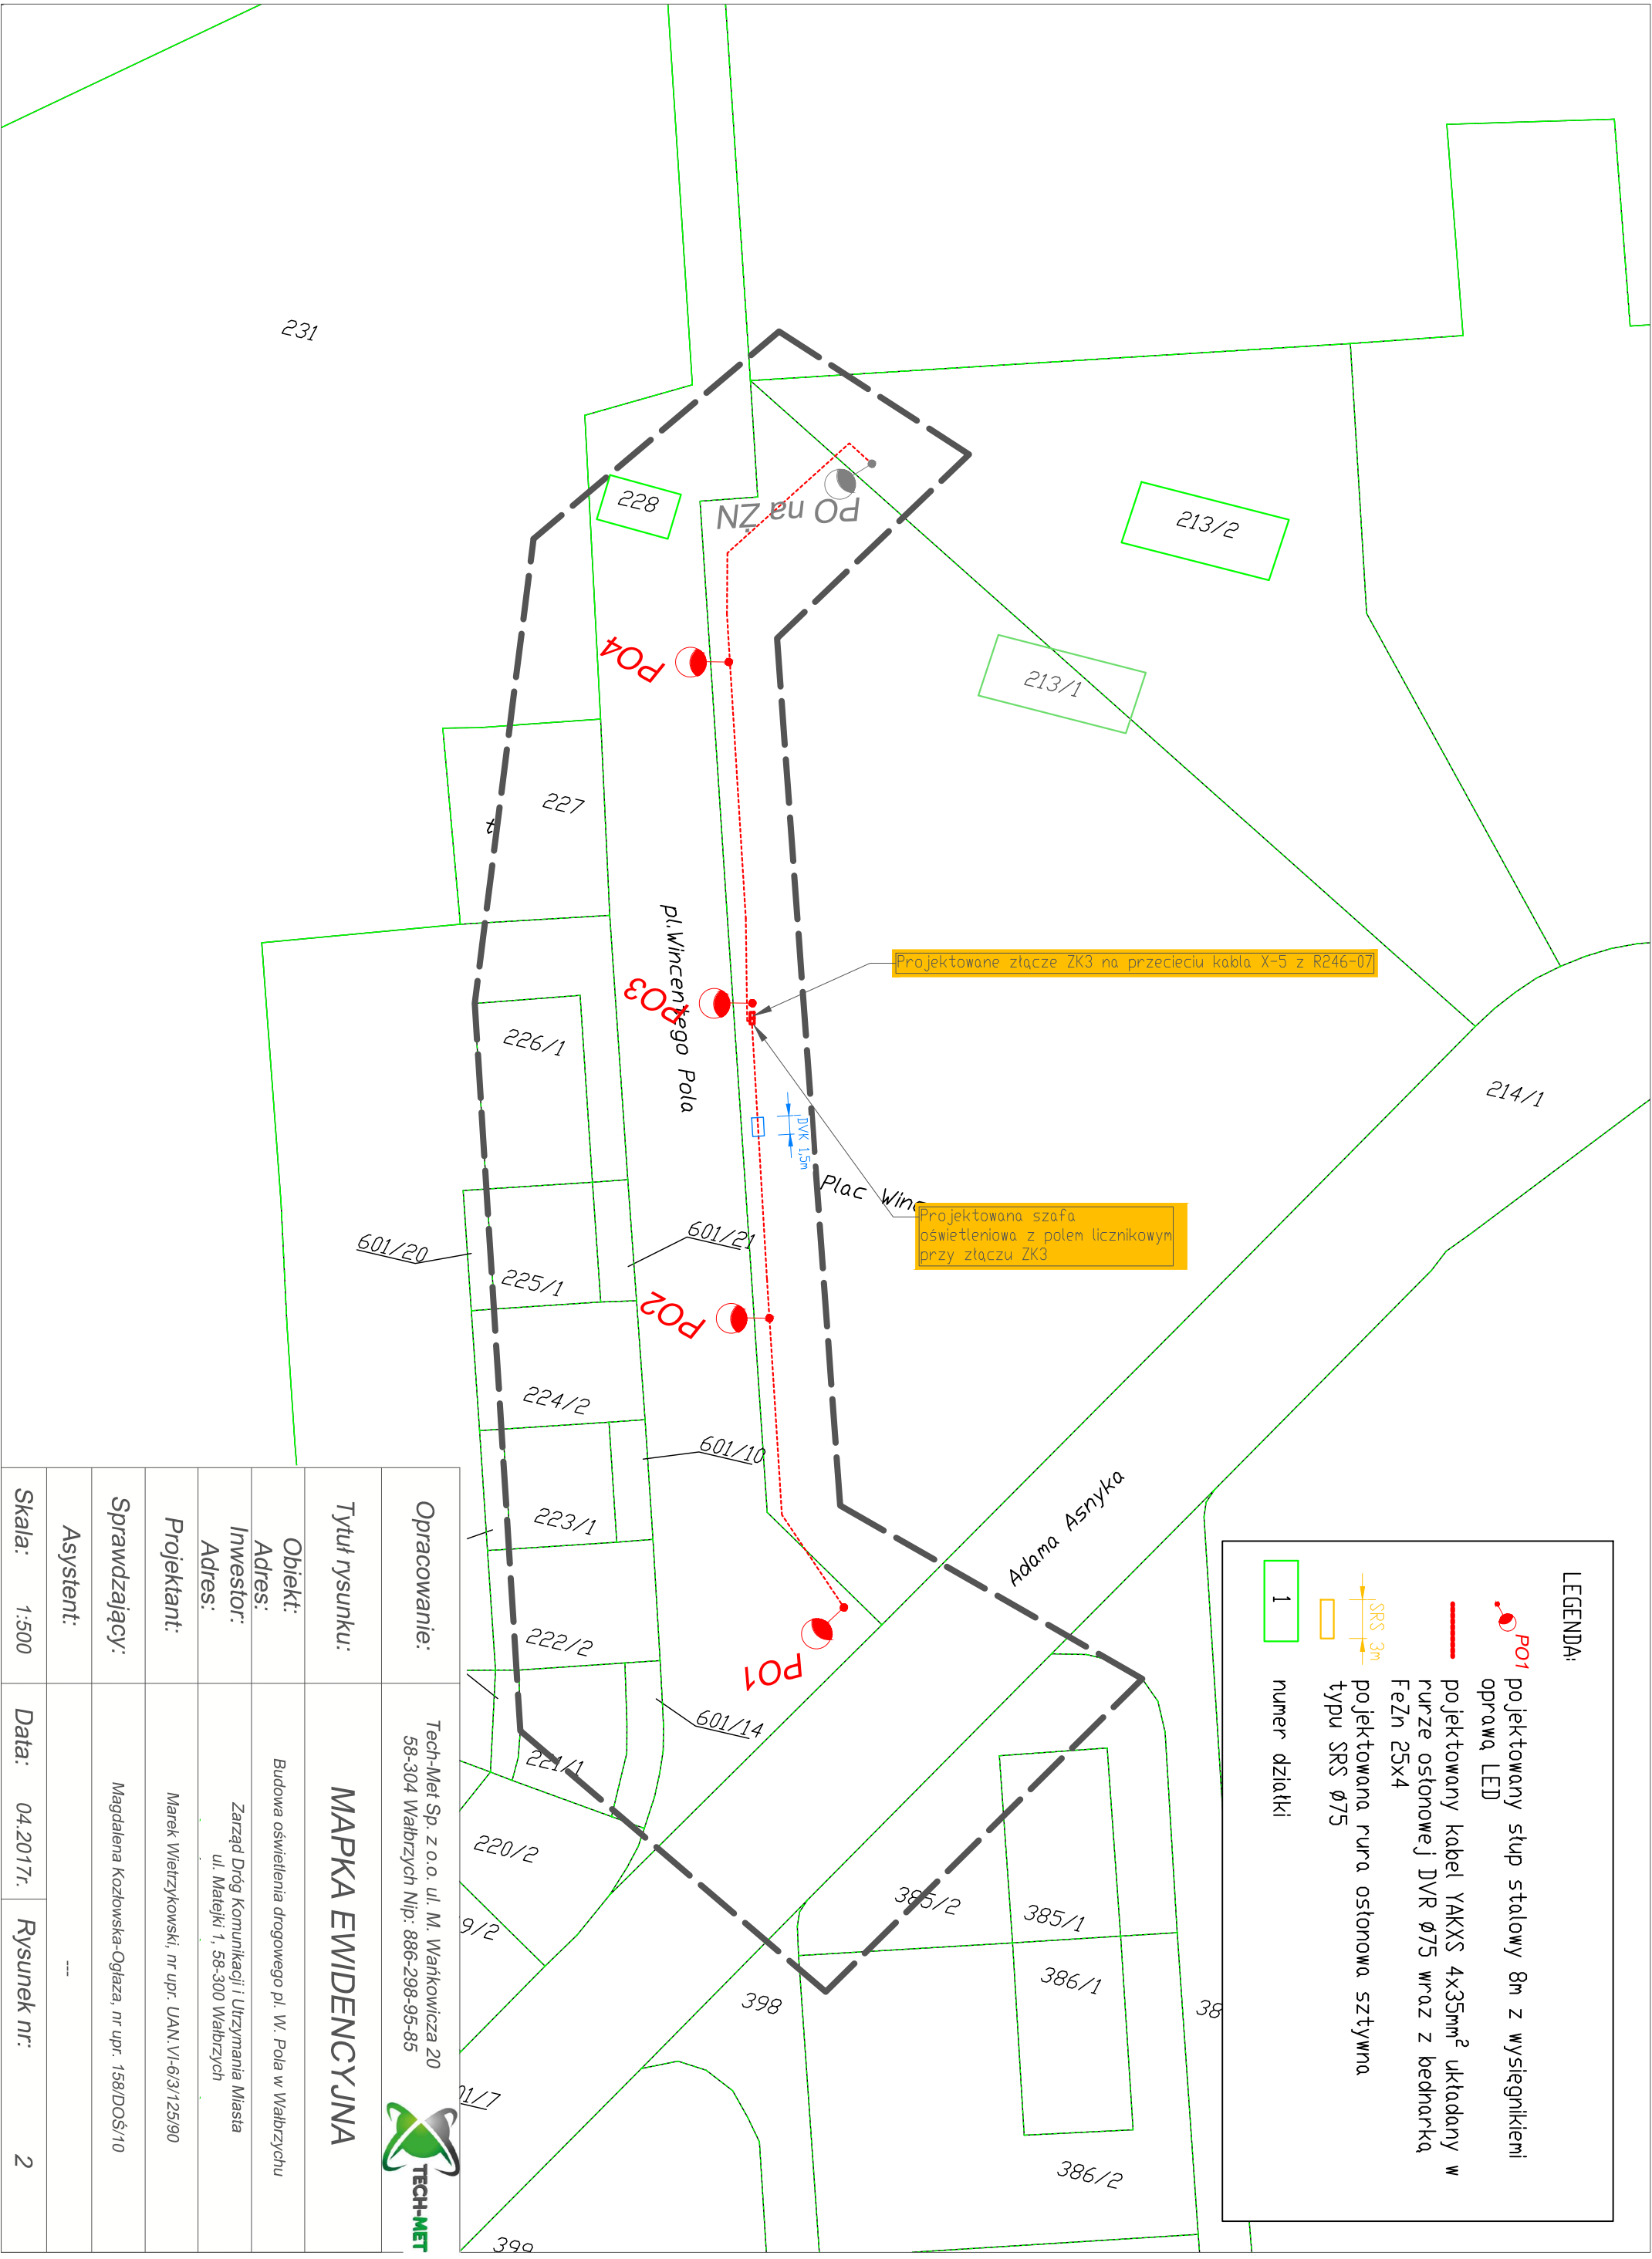


LEGENDA:

- PO1 projektowany słup stalowy 8m z wysięgnikami oprawa LED
- projektowany kabel YAKXS 4x35mm² układany w rurze osłonowej DVR Ø75 wraz z bednarą FeZn 25x4
- projektowana rura osłonowa sztywna typu SRS Ø75
- SRS 3m
- 1 numer działki

Opracowanie:	Tech-Met Sp. z o.o. ul. M. Wańkowicza 20 58-304 Wałbrzych Nip: 886-298-95-85	
Tytuł rysunku:	MAPKA EWIDENCYJNA	
Obiekt:	Budowa oświetlenia drogowego pl. W. Pola w Wałbrzychu	
Adres:	Zarząd Dróg Komunikacji i Utrzymywania Miasta ul. Matejki 1, 58-300 Wałbrzych	
Inwestor:	Marek Wietrzykowski, nr upr. UAN.VI-6/3/125/90	
Adres:	Magdalena Kozłowska-Oglaza, nr upr. 158/DOS/10	
Projektant:	---	
Sprawdzający:	---	
Asystent:	---	
Skala:	1:500	Data: 04.2017r.
		Rysunek nr: 2

WIDOK ELEWACJI - PRZYKŁADOWA KONFIGURACJA

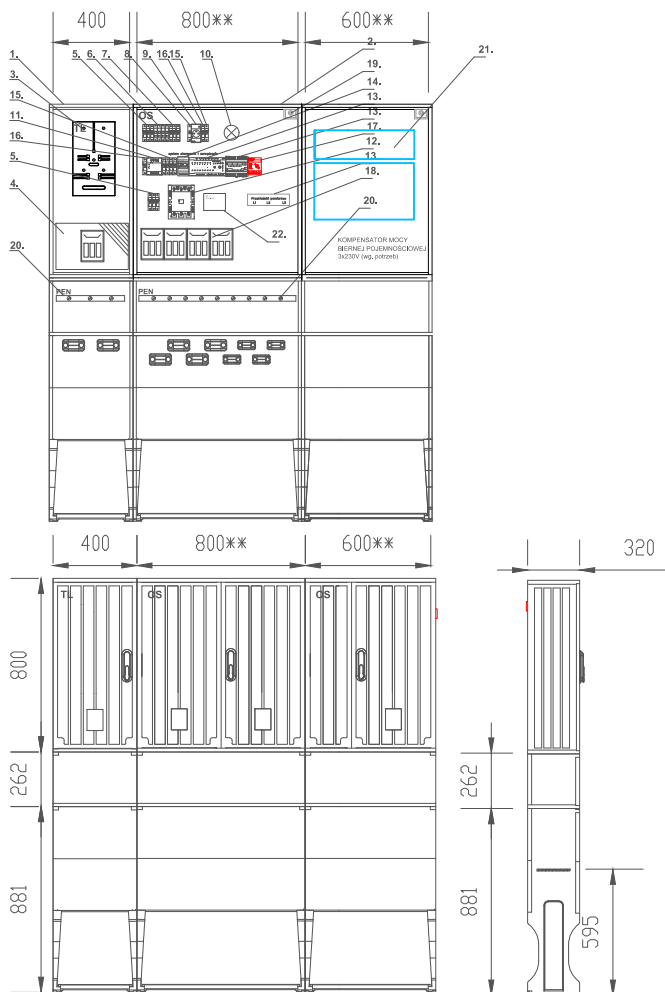

ZESTAWIENIE MATERIAŁÓW		
1.	Obudowa termoutwardzalna 400x800**/320 + fundament, drzwi z zamkiem typu MASTER-KEY, lakierowania UV	1 kpl.
2.	Obudowa termoutwardzalna 800x600/800**/320 + fundament, drzwi z zamkiem typu MASTER-KEY, lakierowania UV	2 kpl.
3.	Podstawa licznikowa 3f	1 szt.
4.	Wyłącznik nadmiarowoprądowy 1P C16A	3 szt.
5.	Rozłącznik 3P np. FR304 100A	2 szt.
6.	Ochronnik B+C 4P	1 szt.
7.	Wyłącznik nadmiarowoprądowy 1P __A	3 szt.
8.	Sygnalizacja kontrolna 3	1 szt.
9.	Gniazdo z bolcem na szynę TH35 16A 1P/230V	1 szt.
10.	Oświetlenie szafy np. lampa kanałowa max.40W	1 szt.
11.	Wybierak faz	1 szt.
12.	Stycznik 3P, cewka 230V min. 65A	1 szt.
13.	System sterowania i zarządzania oświetleniem ulicznym np. CPAnet, DMK52, przekładniki prądowe, antena sieci GSM/GPS	1 kpl.
14.	Cyfrowa czujka zmierzchoła (sterownik + czujka) np. Digilux prod. Rabbit - opcja	1 kpl.
15.	Wyłącznik nadmiarowoprądowy 1P B6A	4 szt.
16.	Wyłącznik nadmiarowoprądowy 1P B10A	2 szt.
17.	Przełącznik pracy serwisowej PSR 16A (4-pozycyjny)	1 szt.
18.	Rozłącznik bezpiecznikowy o podstawie 160A+ wkładki	1 szt.
19.	Wyłącznik krańcowy 1 NC 1 NO	1 szt.
20.	Szyna PE/N CU 25x4mm	1 kpl.
21.	Reduktor mocy bierny wg potrzeb	1 kpl.
22.	SOFTSTART LED	1 kpl.

UWAGA:
 1. PODANE ROZWIĄZANIE JEST PRZYKŁADOWE.
 2. ZAMIENNIE DOPUSZCZA SIĘ ZASTOSOWANIE SZYNY "N" ZAMIAST ZACISKÓW ZUG "zerowych"
 3. OBUDOWĘ NALEŻY DOPASOWAĆ WG. POTRZEB

Opracowanie:	Tech-Met Sp. z o.o. ul. M. Wańkowicza 20 58-304 Wałbrzych Nip: 886-298-95-85	
Tytuł rysunku:	PRZYKŁADOWA ELEWACJA SZAFY OŚWIETLENIOWEJ	
Obiekt:	Budowa oświetlenia drogowego pl. W. Pola w Wałbrzychu	
Adres:		
Inwestor:	Zarząd Dróg Komunikacji i Utrzymania Miasta	
Adres:	ul. Matejki 1, 58-300 Wałbrzych	
Projektant:	Marek Wietrzykowski, nr upr. UAN.VI-6/3/125/90	
Sprawdzający:	Magdalena Kozłowska-Ogłaza, nr upr. 158/DOŚ/10	
Asystent:	---	
Skala:	1:500	Data: 04.2017r.
Rysunek nr:		4