

woj. dolnośląskie  
pow. M. Wałbrzych  
jedn. ewid. 026501\_1, Wałbrzych  
obręb. Podzamcze Nr 47

# MAPA DO CELÓW PROJEKTOWYCH

SKALA 1:500

układ współrzędnych "2000"

poziom odniesienia "KRONSZTAD"

ID: BGK.6640.635.2016

USŁUGI GEODEZYJNO-KARTOGRAFICZNE  
Jakub Juchniewicz  
ul. Ossowskiego 2/1, 58-300 Wałbrzych  
tel: 501474872  
NIP: 886-237-41-84, R: 021837990


mgr inż. Jarosław Juchniewicz  
GEODEZA I KARTOGRAFIA  
58-300 Wałbrzych, ul. Ossowskiego 2/1  
główny nr 12400 z dnia 21.11.1990r.  
wydane przez Min. Gosp. Przem. i Budownictwa

UWAGA: nie wyklucza się występowania innych urządzeń uzbrojenia podziemnego nie wykazanych na niniejszym opracowaniu a występujących w terenie.  
Obciążenie służebnościami gruntowymi nie badano.

Mapa aktualna na dzień 10.12.2016

URZĄD MIEJSKI  
BIURO GEODEZJI, KARTOGRAFII  
I KATASTRU NIERUCHOMOŚCI  
ul. Matejki 2  
58-300 Wałbrzych

PREZYDENT MIASTA WAŁBRZYCHA  
Polecamy niniejszym załącznikem w całości w wykonaniu niniejszego projektu geodezyjno-kartograficznego, którego realizacja zapewnia zgodność technicznych warunków ewidencyjnych z aktualnym stanem faktycznym.  
2016. 844  
13-12-2016  
M. Wójcik  
Marszałek Miasta

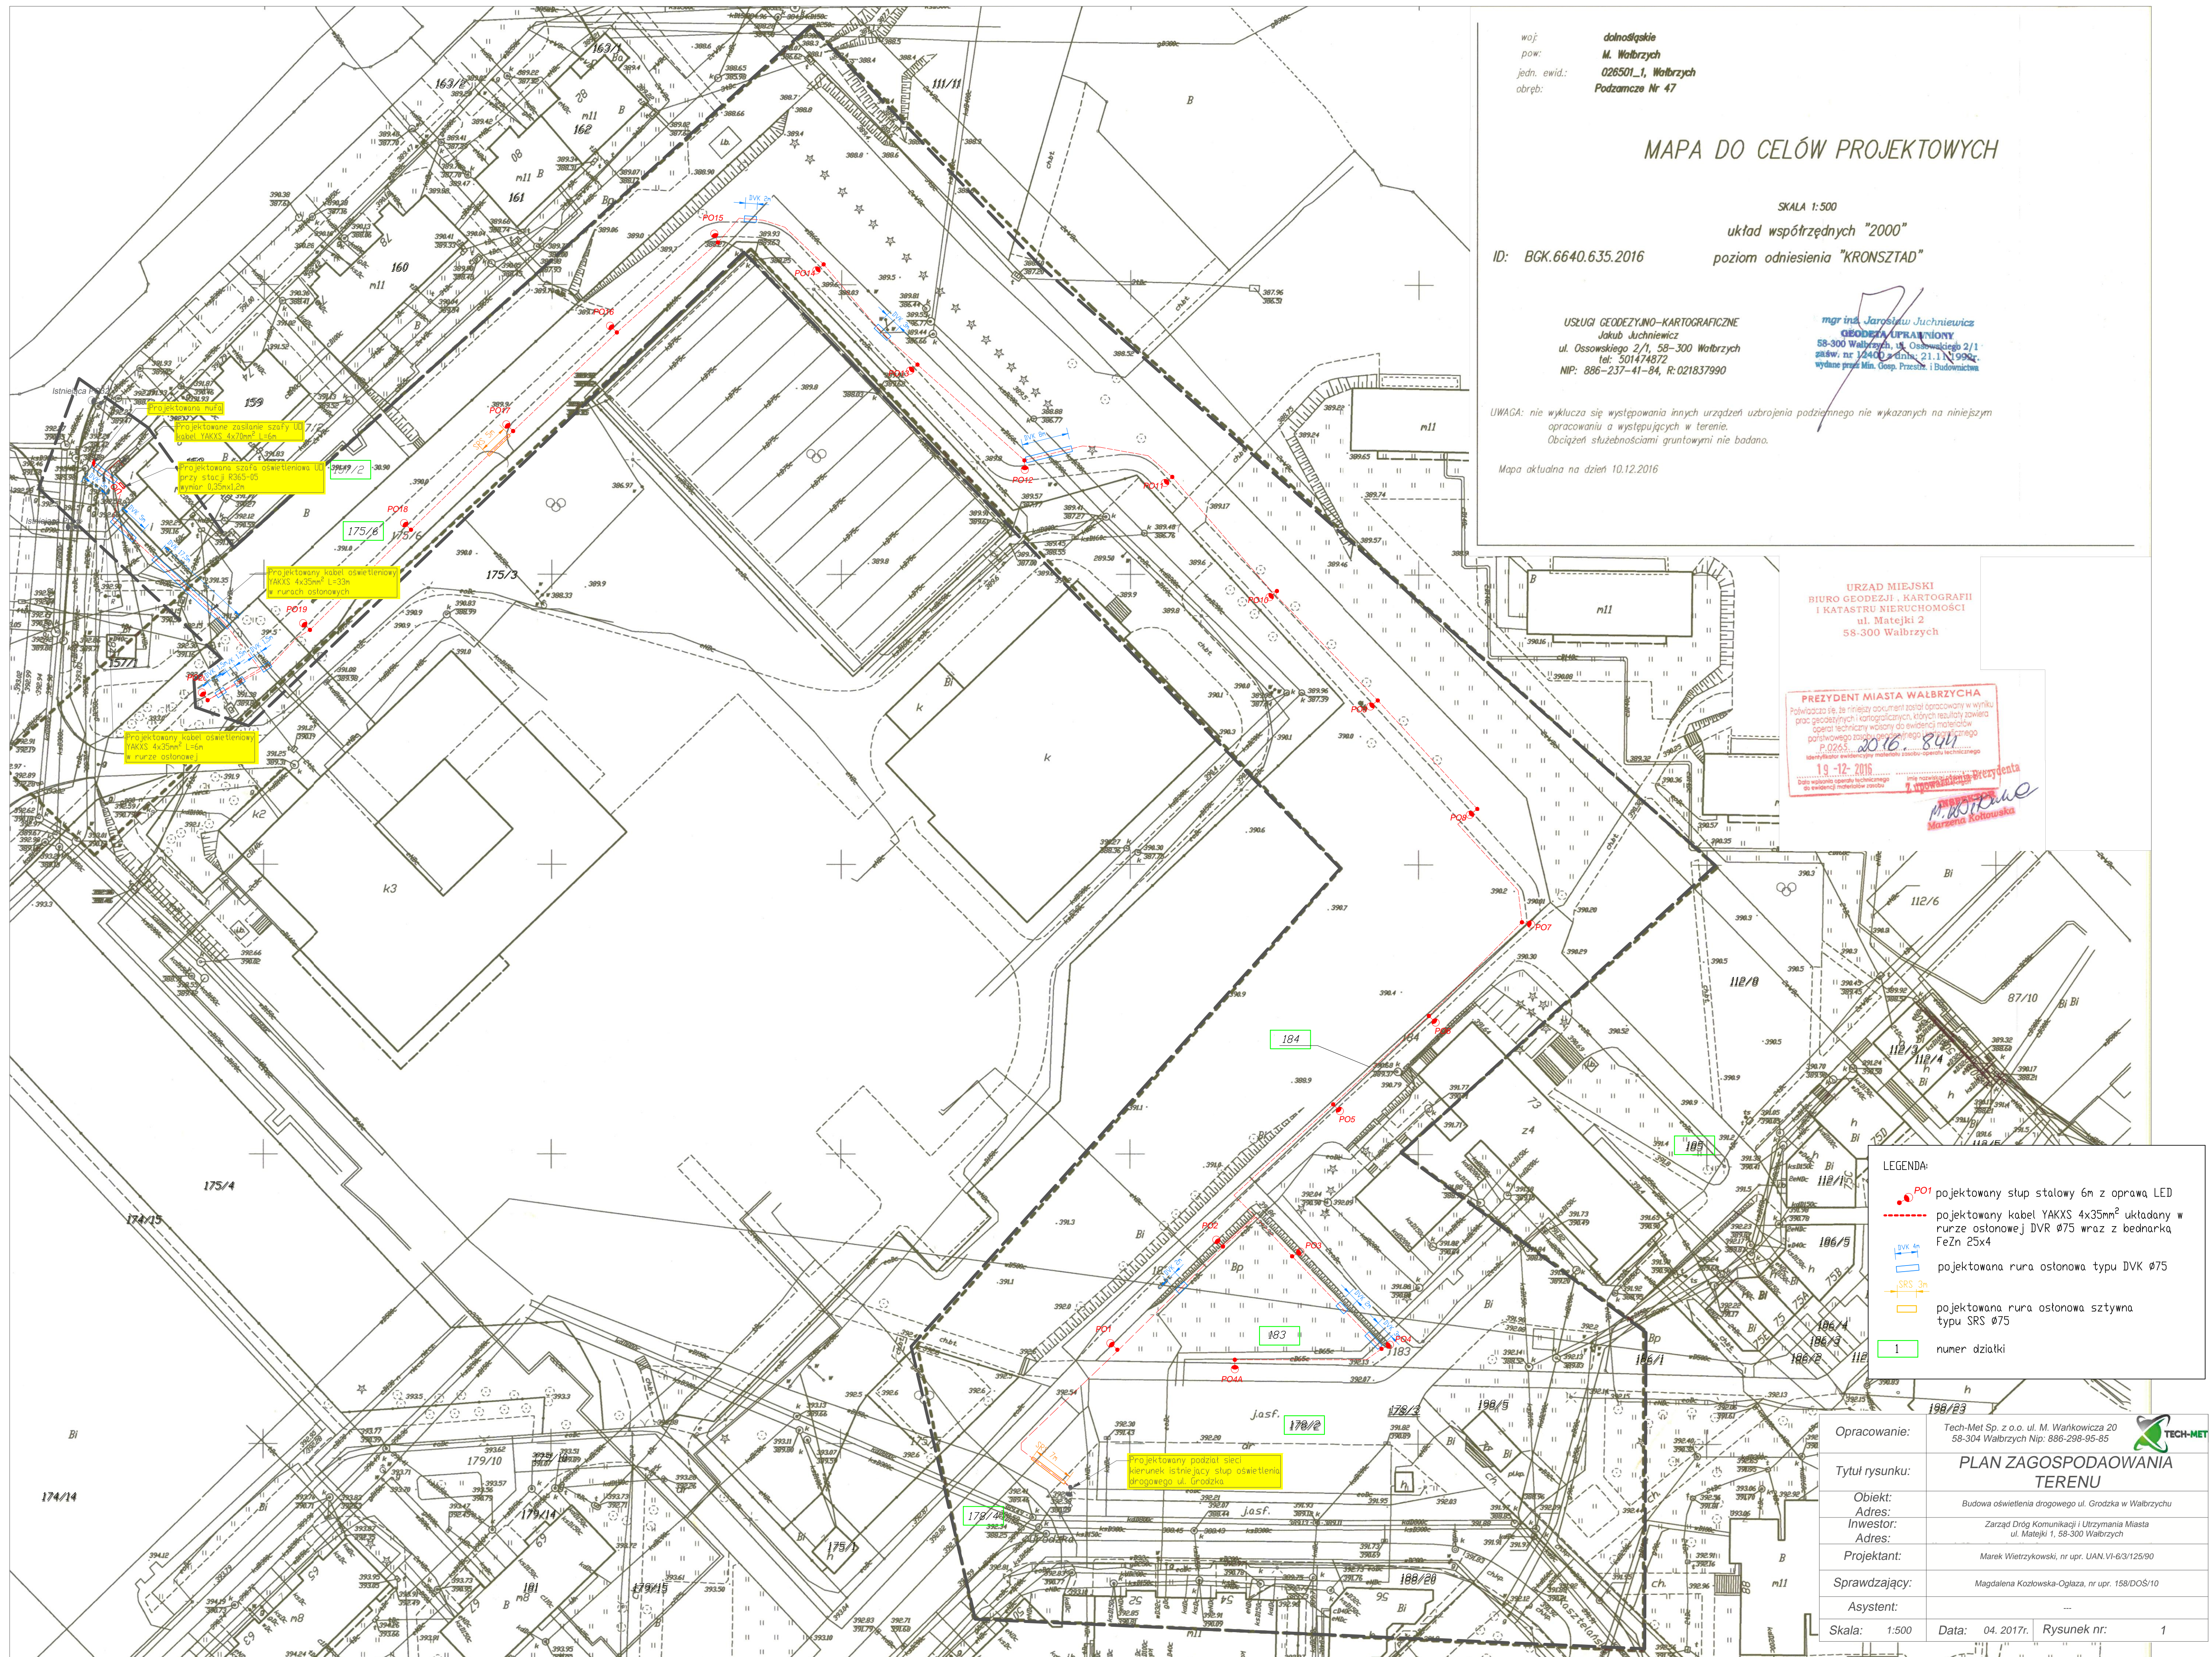

- LEGENDA:
- PO1 projektowany słup stalowy 6m z oprawa LED
  - projektowany kabel YAKXS 4x35mm<sup>2</sup> układany w rurze ostonowej DVR Ø75 wraz z bednarką FeZn 25x4
  - DVK 4n projektowana rura ostonowa typu DVK Ø75
  - SRS 3n projektowana rura ostonowa typu SRS Ø75
  - 1 numer działki

Opracowanie:	Tech-Met Sp. z o.o. ul. M. Wałkowicza 20 58-304 Wałbrzych Nip: 886-298-95-85	TECH-MET
Tytuł rysunku:	PLAN ZAGOSPODAROWANIA TERENU	
Obiekt:	Budowa oświetlenia drogowego ul. Grodzka w Wałbrzychu	
Adres:	Zarząd Dróg Komunikacji i Utrzymywania Miasta ul. Matejki 1, 58-300 Wałbrzych	
Inwestor:	Marek Wietrzykowski, nr upr. UAN.VI-6/31/25/90	
Projektant:	Magdalena Kozłowska-Ogłaza, nr upr. 158/DOS/10	
Sprawdzający:	---	
Asystent:	---	
Skala:	1:500	Data: 04. 2017r. Rysunek nr: 1