

woj: dolnośląskie
pow: M. Wałbrzych
jedn. ewid.: 026501_1, Wałbrzych
obręb: Podzamcze Nr 47

MAPA DO CELÓW PROJEKTOWYCH

SKALA 1:500
układ współrzędnych "2000"

poziom odniesienia "KRONSZTAD"

ID: BGK.6640.635.2016

USŁUGI GEODEZYJNO-KARTOGRAFICZNE
Jakub Juchniewicz
ul. Ossowskiego 2/1, 58-300 Wałbrzych
tel: 501474872
NIP: 886-237-41-84, R: 021837990


mgr inż. Jarosław Juchniewicz
GEODEZYJNO-KARTOGRAFICZNY
58-300 Wałbrzych, ul. Ossowskiego 2/1
gaw. nr 12400 z dnia 21.11.1990r.
wydane przez Min. Gosp. Przem. i Budownictwa

UWAGA: nie wyklucza się występowania innych urządzeń uzbrojenia podziemnego nie wykazanych na niniejszym opracowaniu a występujących w terenie.
Obciążenie służebnościami gruntowymi nie badano.

Mapa aktualna na dzień 10.12.2016

URZĄD MIEJSKI
BIURO GEODEZJI, KARTOGRAFII
I KATASTRU NIERUCHOMOŚCI
ul. Matejki 2
58-300 Wałbrzych

PREZYDENT MIASTA WAŁBRZYCHA
Podpisano się, że niniejszy dokument został opracowany w wyniku prac geodezyjnych, kartograficznych, których rezultatem zawiera opisanie techniczne własności do ewidencji nieruchomości państwowego zasobu geodezyjnego i katastru nieruchomości
P.0265. 2016. 844
13-12-2016
mgr inż. Jarosław Juchniewicz
M. Juchniewicz
Marta Kotowska

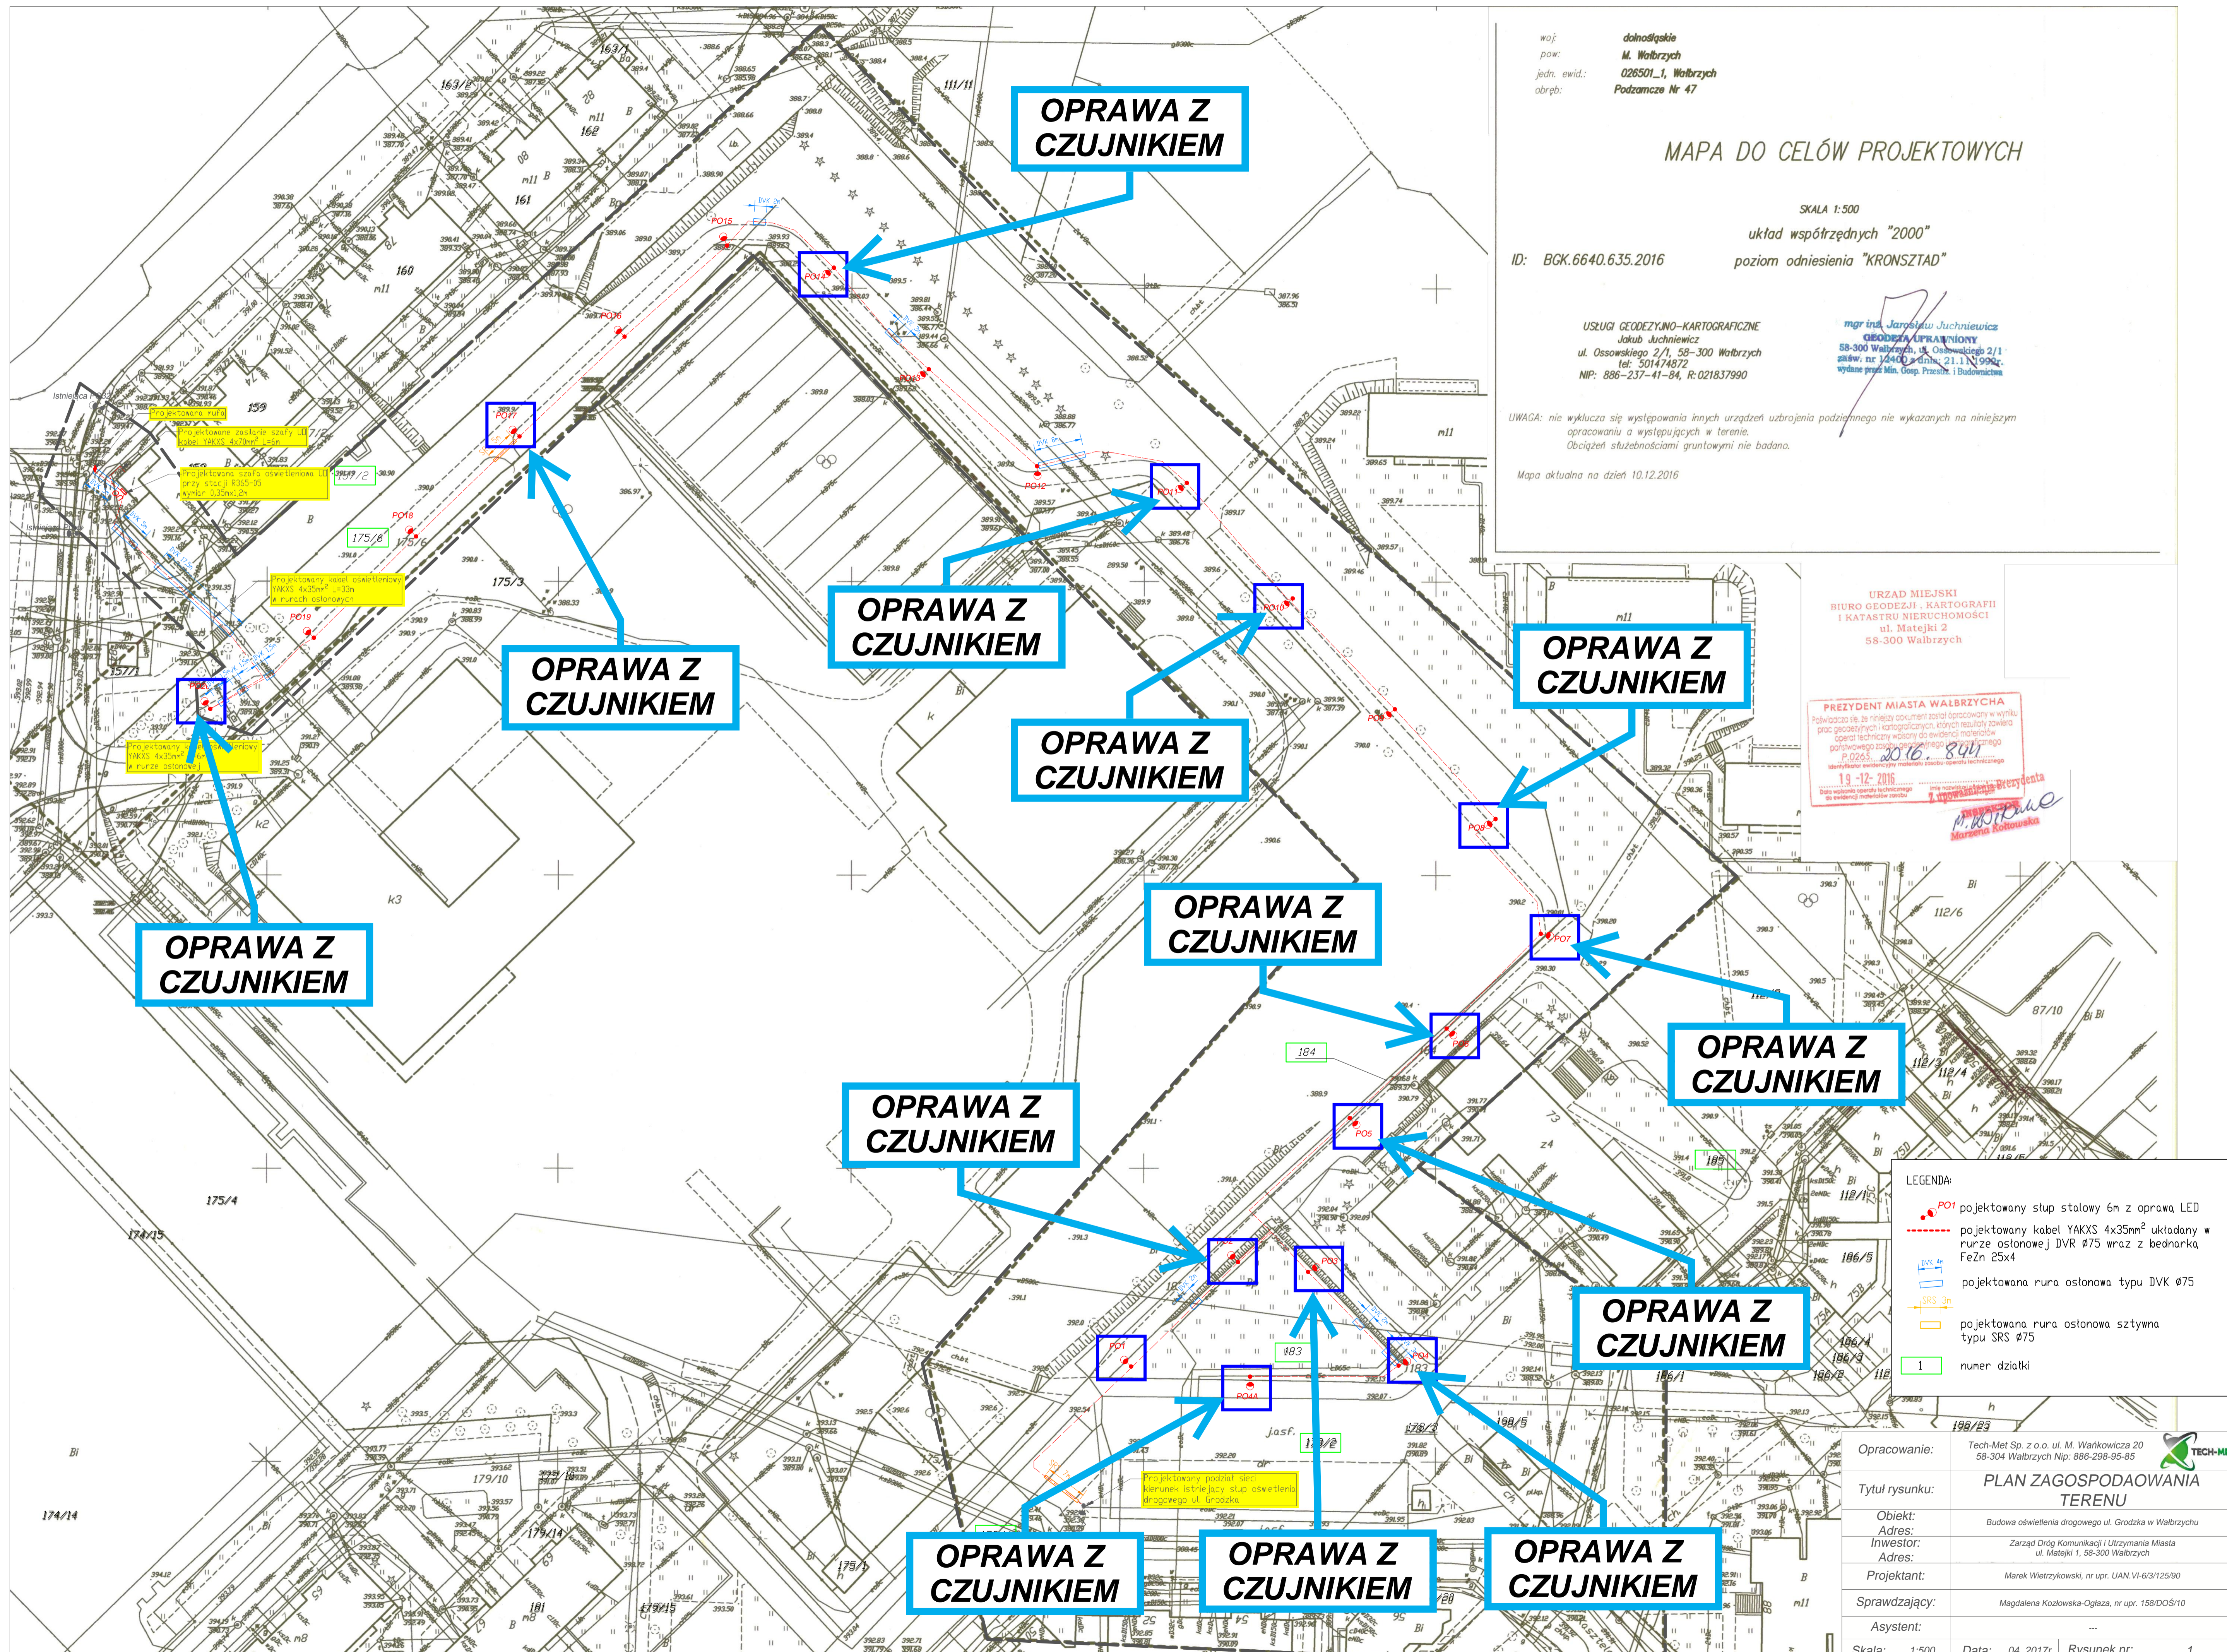

LEGENDA:

- PO1 projektowany słup stalowy 6m z oprawą LED
- projektowany kabel YAKXS 4x35mm² układany w rurze ostonowej DVR Ø75 wraz z bednarką FeZn 25x4
- DVK 4 projektowana rura ostonowa typu DVK Ø75
- SRS 3m projektowana rura ostonowa sztywna typu SRS Ø75
- 1 numer działki

Opracowanie:	Tech-Met Sp. z o.o. ul. M. Wańkowicza 20 58-304 Wałbrzych Nip: 886-298-95-85	TECH-MET
Tytuł rysunku:	PLAN ZAGOSPODAROWANIA TERENU	
Obiekt:	Budowa oświetlenia drogowego ul. Grodzka w Wałbrzychu	
Adres:	Zarząd Dróg Komunikacji i Ultrzymania Miasta ul. Matejki 1, 58-300 Wałbrzych	
Projektant:	Marek Wietrzykowski, nr upr. UAN.VI-63/125/90	
Sprawdzający:	Magdalena Kozłowska-Ogłaza, nr upr. 158/DOS/10	
Asystent:	---	
Skala:	1:500	Data: 04. 2017r. Rysunek nr: 1