

Wałbrzych, dnia 28.04.2017r.

BIN. 6853. 95. 2017. JS

Zarząd Dróg Komunikacji
i Utrzymania Miasta
ul. Matejki 1
58 – 300 Wałbrzych

dot. dysponowania nieruchomością

Po rozpatrzeniu wniosku firmy PHUP „ELKO” Instalacje Elektryczne Bogumił Kozłowski z siedzibą we Wrocławiu przy ul. Sienkiewicza 31/5, działającej w imieniu i na rzecz Zarządu Dróg Komunikacji i Utrzymania Miasta z siedzibą w Wałbrzychu przy ul. Matejki 1, Prezydent Miasta Wałbrzycha wyraża zgodę na czasowe zajęcie działek o numerach ewidencyjnych 80 i 85 obręb nr 1 Szczawienko, na wykonanie zadania inwestycyjnego pn.: „Rozbudowa oświetlenia na ul. Zakole w Wałbrzychu dz. nr 80, 85 obręb 0001 Szczawienko”

Zarząd Dróg Komunikacji i Utrzymania Miasta winien realizować zadanie inwestycyjne zgodnie z obowiązującymi przepisami ustawy z dnia 07.07.1994r. Prawo budowlane (Dz. U. z 2016r. poz. 290) i BHP.

Z upoważnienia Prezydenta
Miasta Wałbrzycha

Biuo Infrastruktury i Nieruchomości
Referat Gospodarowania Nieruchomościami
KIEROWNIK


Magdalena Król-Kwolek

Otrzymują:

1. Adresat
2. PHUP „ELKO” (+ zał. graficzny)
ul. Sienkiewicza 31/5
50-349 Wrocław
3. a/a

Sp prowadzi:
J. Subocz, tel. 74- 6655228

Sprawdził:

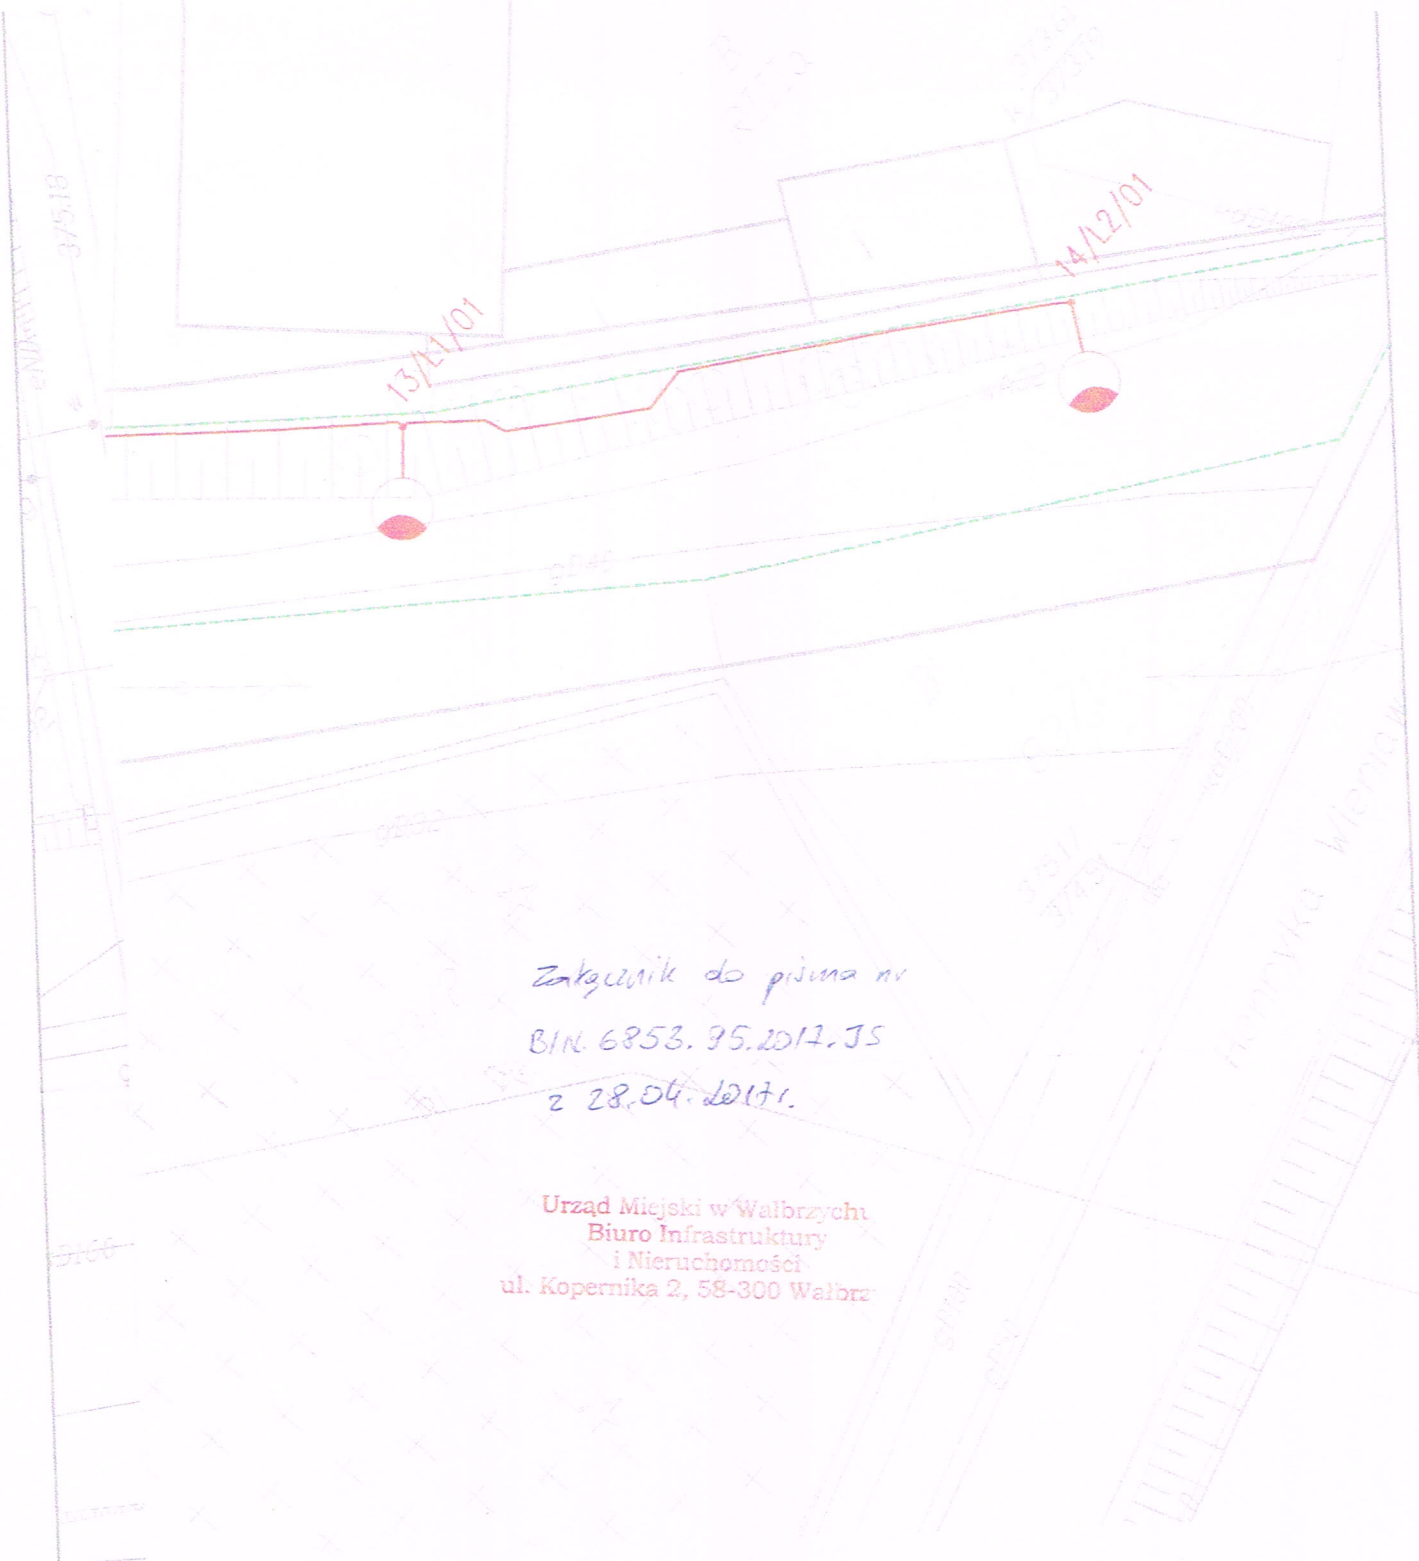

Załącznik do pisma nr
 BIN.6853.95.2017.JS
 z 28.04.2017r.

Urząd Miejski w Wałbrzychu
 Biuro Infrastruktury
 i Nieruchomości
 ul. Kopernika 2, 58-300 Wałbrz

LEGENDA:



ISTNIEJĄCA LATARNIA OŚWIETLENIA ULICZNEGO

PROJEKTOWANA LATARNIA OŚWIETLENIA ULICZNEGO

PROJEKTOWANE LINIE KABLOWE NN OŚWIETLENIA DROGOWEGO
 YAKXS4x25mm² W RURZE OCHRONNEJ SRS75/4,5

| | | | |
|---|-----------------|-----------------|----------------------|
| NAZWA I ADRES OBIEKTU: Rozbudowa oświetlenia na ul.Zakole w Wałbrzychu dz.nr 80,85 obręb 0001 Szczawienko | | | |
| INWESTOR: ZDKiUM Wałbrzych | NUMER UPRAWNIEŃ | DATA | PODPIS |
| PROJEKTANT: Magdalena Kozłowska Ogłaza | 158/DOŚ/10 | 04.2017 | |
| SPRAWDZIŁ: Bogumił Kozłowski | 137/DOŚ/01 | 04.2017 | |
| PRZEDMIOT RYSUNKU: Plan zagospodarowania terenu | | SKALA: 1:500 | NUMER RYSUNKU: E1 |

6/17