

DOLNOŚLĄSKI URZĄD WOJEWÓDZKI we WROCŁAWIU
Wydział Infrastruktury
Niniejszy Projekt Budowlany

*Budowa Obwodnicy Wąbrzyńskiej
w ciągu dr. kraj. nr 35
od km 2+350 do km 8+250*

(rodzaj inwestycji lub robót)
ZATWIERDZAM
decyzja nr 5112 z dnia 11.04.2012
znak pisma IF.143.78.20.51.2011.15
z uwagami wyszczególnionymi w treści decyzji



Z up. WOJEWODY DOLNOŚLĄSKIEGO
Jarosław Barańczak
DYREKTOR WYDZIAŁU
Infrastruktury

ul. Kusocińskiego-WI
alfa=13.1620g
A1=102.47
A2=-
R=300.00m
L=44.62m
Y(N)=5530943.7080
X(E)=3674970.9800

ul. Kusocińskiego
Klasa drogi: Z
Vp=40 km/h
Kategoria ruchu: KR3
Nawierzchnia: bitumiczna

Y(N)=5530829.6139
X(E)=3674849.6410

Y(N)=5530830.2164
X(E)=3674888.1669

Y(N)=5530786.9505
X(E)=3674882.3730

Droga krajowa DK-35
Klasa drogi: G
Vp=80 km/h, Vm=70 km/h
Kategoria ruchu: KR5
Nawierzchnia: bitumiczna

SIECI PROJEKTOWANE:

- Branża wodociągowa**
 - rura ochronna
 - sieć wodociągowa
 - studnia z zasuwną
 - likwidacja
- Branża teletechniczna**
 - sieć TP SA
 - sieć dystrybucyjna
 - sieć napowietrzna
 - studnia kablowa
 - likwidacja
- Branża gazowa**
 - sieć gazowa
 - sieć gazowa projektowana w odrębnym zadaniu
 - likwidacja
- Branża elektroenergetyczna**
 - kable średniego napięcia
 - kable niskiego napięcia
 - przewody linii napowietrznej niskiego napięcia
 - przewody linii napowietrznej średniego napięcia
 - słup z oprawką oświetlenia
 - słupy linii napowietrznej
 - oprawa liniowa 70W
- Kanalizacja deszczowa i sanitarna**
 - kanalizacja deszczowa
 - kanalizacja deszczowa DN700
 - kanalizacja deszczowa tłoczna
 - kanalizacja sanitarna
 - rehabilitacja istniejącej kanalizacji
 - studnia wopodowa
 - osadnik i separator substancji ropopochodnych
 - likwidacja
- Branża hydrologiczna**
 - sieć hydrologiczna
- Branża PKP**
 - trakcja kolejowa
 - linia energetyczna/SBK
 - telekomunikacja kolejowa

Sygnalizacja świetlna


- kanalizacja sygnalizacji świetlnej
- studzienki
- konstrukcja podporowa przeznaczona do montażu tablic drogowych

Zieleń

- projektowane drzewa
- projektowane krzewy
- projektowane grusze

Legenda:

- linia rozgraniczająca teren
- linia czasowego zajęcia
- granica działki
- numer działki
- ekran dźwiękowy
- os. geometryczna/klometraż drogi
- krawężnik świetlny
- krawężnik uliczny
- krawężnik dzielący
- chodnik
- budynek do wyburzenia
- bariera stalowa
- wyodrębnienie dla pieszych
- bariera betonowa
- ogrodzenie
- zjazd sz. 3.0m, dł. 2.0m
- zjazd
- przepust
- wpust kanalizacji deszczowej
- ściek przebiegający
- ściek wódki
- ściek wódki/kanalizacja
- ujęcie wody
- row drogowy
- row drogowy
- row drogowy

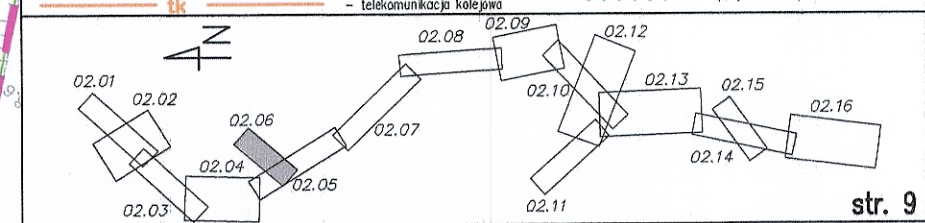

INWESTOR GENERALNA DYREKCJA DRÓG KRAJOWYCH I AUTOSTRAD Oddział we Wrocławiu 53-139 WROCŁAW ul. Powstańców Śl. 186			
JEDNOSTKA PROJEKTOWA TRAKT sp. z o.o. sp. k. 40-159 Katowice, ul. Jesionowa 15 tel. (0-32) 228-22-70, fax: (0-32) 228-70-04 trak@trak.pl			
ZADANIE Budowa obwodnicy m. Wąbrzyń w ciągu drogi krajowej nr 35 od km 2+350 do km 8+250			
NAZWA OPRACOWANIA PROJEKT BUDOWLANY TOM I CZĘŚĆ 1/2			
TYTUŁ RYSUNKU PLAN ZAGOSPODAROWANIA TERENU ul. Kusocińskiego			
FUNKCJA	IMIĘ I NAZWISKO	BRANŻA/NUMER UPRAWNIENI	PODPIS
GŁÓWNY PROJEKTANT	dr inż. Grzegorz Nowaczyk	drogowa UW-579/89	
SPRAWDZAJĄCY	mgr inż. Romuald Jezewski	drogowa KBU1a-2126/945/86	
NR. LICENCYJNY GDDKiA 01WR 86/PN/U/R-2/2008 (PR-558/06)	SKALA 1:500	DATA WRZESIEŃ 2010	STADIUM PB
BRANŻA wielobranżowa			NR RYS. 02.06/1-2-D-01