


PLAN SYTUACYJNY

1:500

Projektowany obiekt ES/Z/5
km 3+061.83

ul. Topolowa

Kategoria ruchu: KR3
Nawierzchnia: bitumiczna

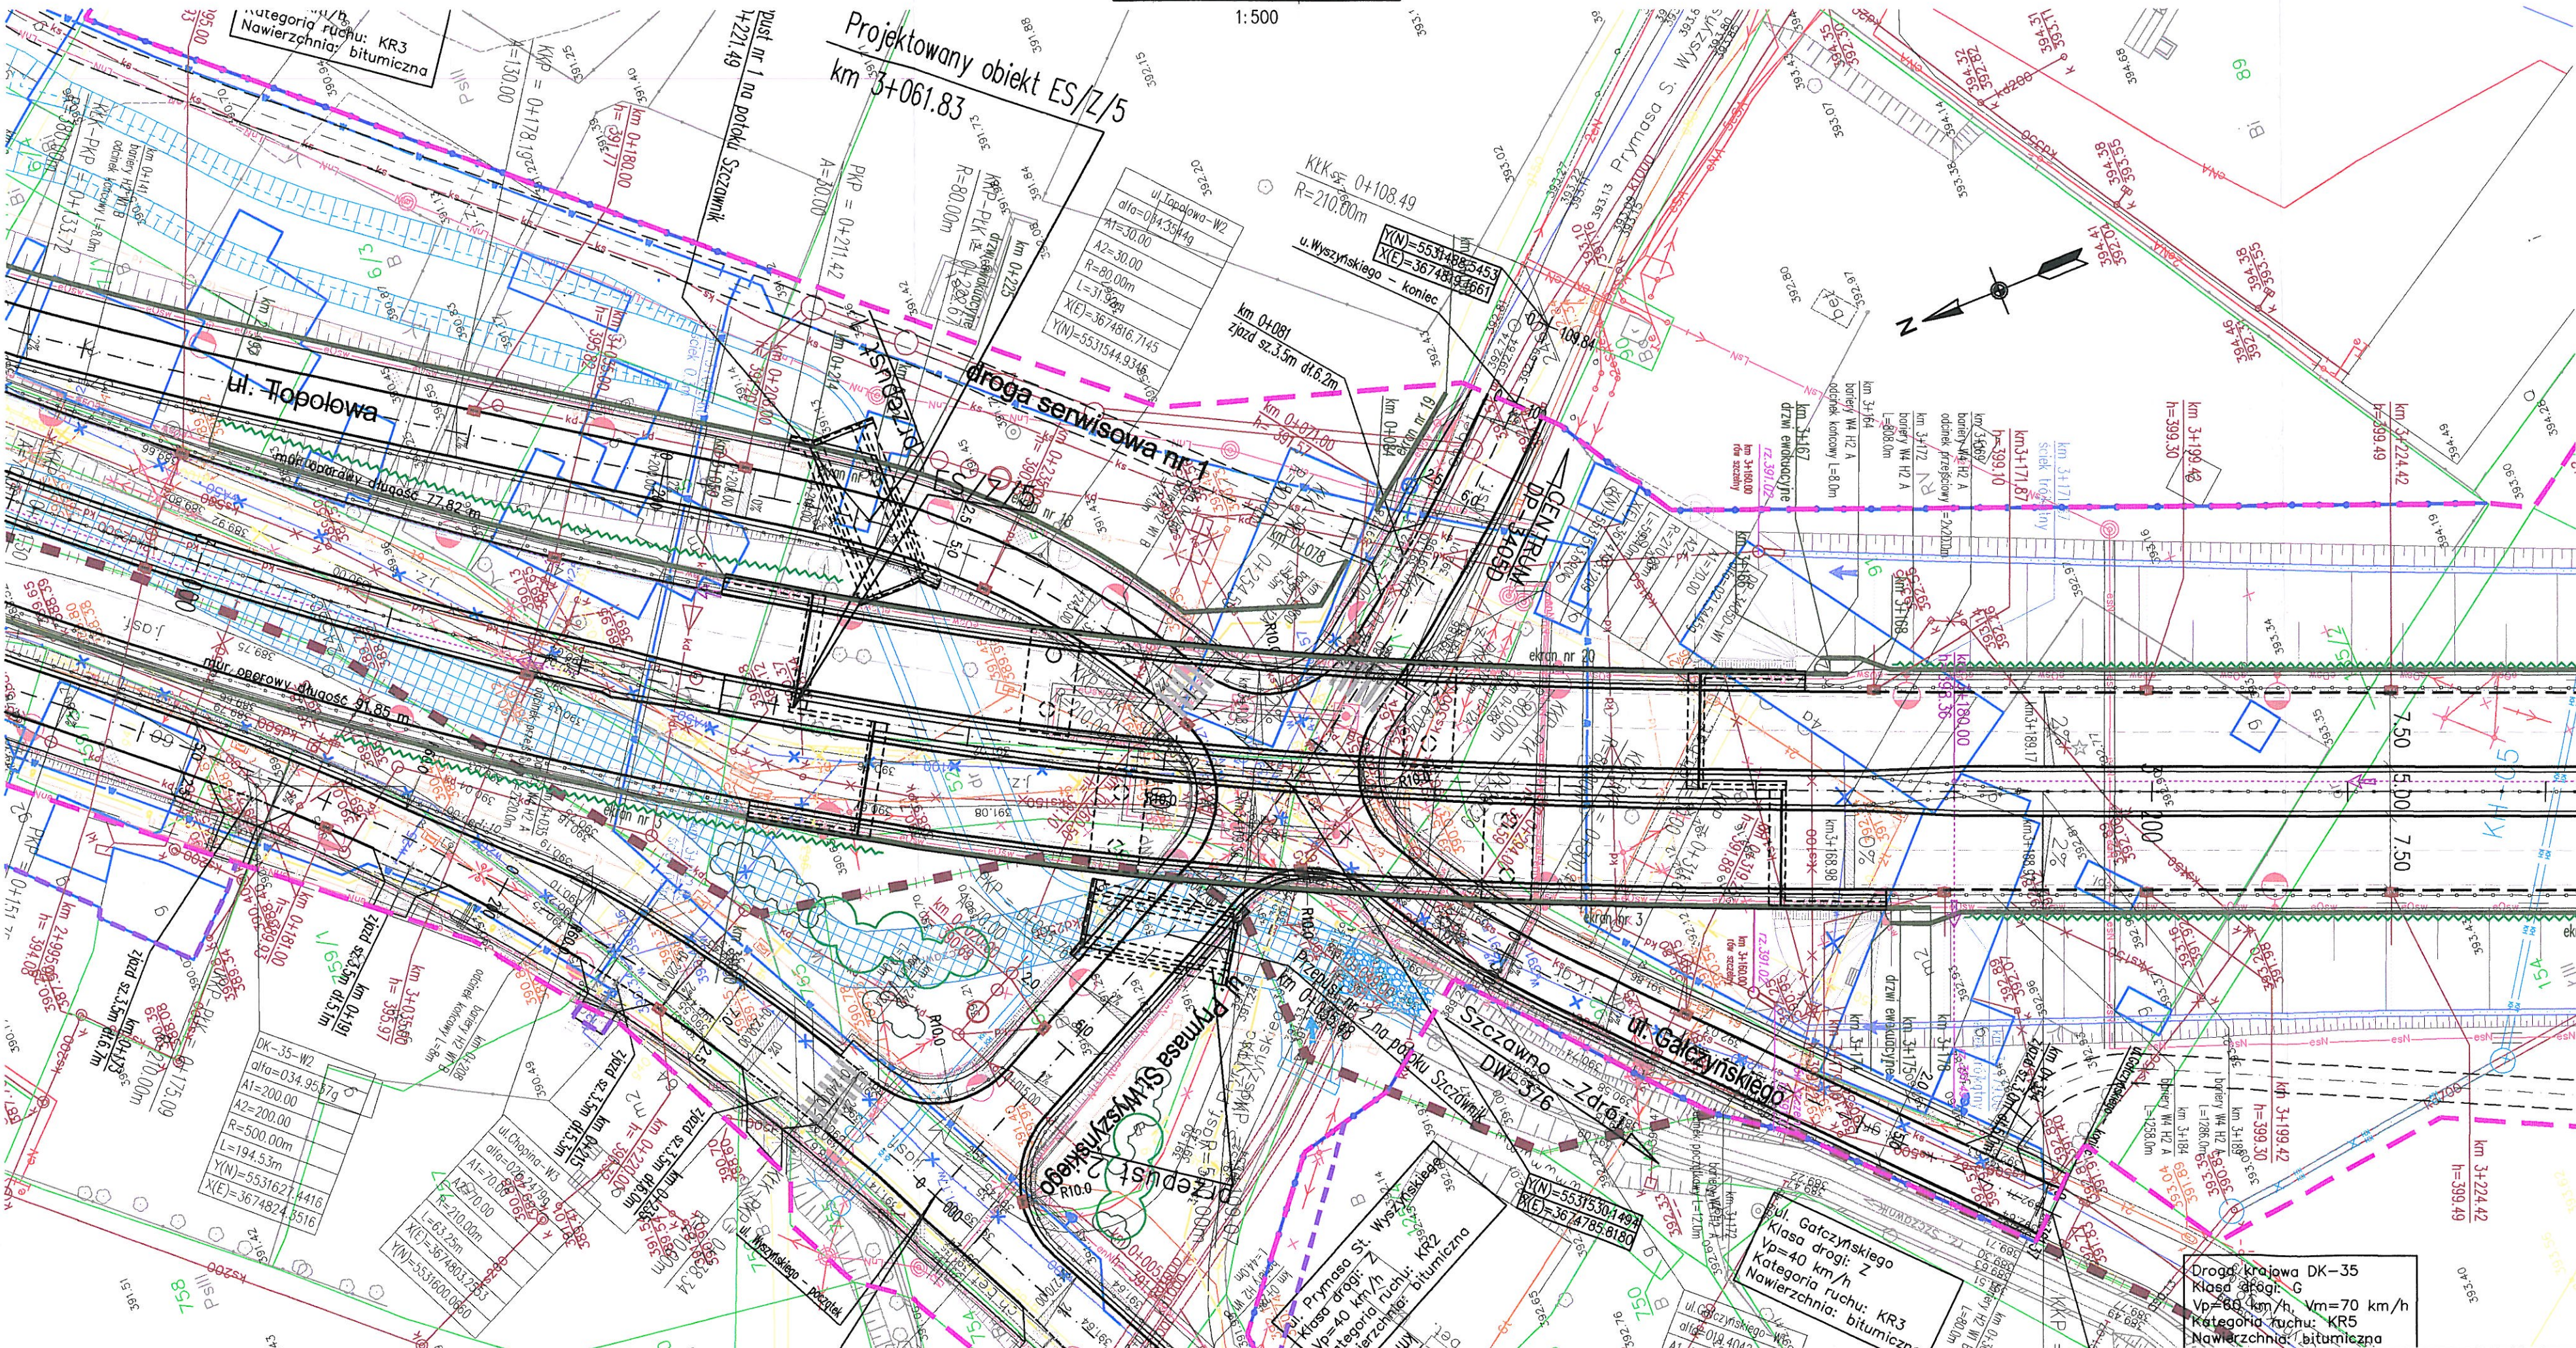

LEGENDA:

SIĘCI PROJEKTOWANE:

- linia rozgraniczająca teren
- linia czasowego zajęcia
- granicza działki
- numer działki
- budynki do wyburzenia
- ekran akustyczny
- os. geometryczna/ kilometr drogi
- krawężnik nawierzchni
- krawężnik uliczny
- krawężnik obniżony
- chodnik
- bariera stalowa
- wygrozdzenie dla pieszych
- kilometr zajęcia
- zjazd
- przepusty
- wpust kanalizacji deszczowej
- rów drogowy
- kierunek spływu wody
- sygnalizacja świetlna
- kanalizacja sygnalizacji świetlnej
- studzienki
- konstrukcja wsporcza przeznaczona do montażu tablic drogowo-sygnałowych

Branża wodociągowa

- sięć wodociągowa
- studnia z zasuwą
- likwidacja

Branża teletechniczna

- sięć TP S.A.
- sięć Dialog
- sięć napowietrzna
- złącze kablowe
- likwidacja

Branża gazowa

- sięć gazowa
- likwidacja

Branża elektroenergetyczna

- kable średniego napięcia
- kable obwodów oświetlenia
- kable niskiego napięcia
- przewody linii napowietrznej niskiego napięcia
- przewody linii napowietrznej średniego napięcia
- stopy linii napowietrznej
- złącza kablowe nN
- likwidacja

Kanalizacja deszczowa i sanitarna

- kd
- kdT
- ks
- studnia kanalizacyjna
- likwidacja

Branża hydrologiczna

- biłotki retencyjne
- cieki naturalne
- rowy melioracyjne
- likwidacja

str. 24

INWESTOR GENERALNA DYREKCJA DRÓG KRAJOWYCH I AUTOSTRAD 53-139 WROCŁAW ul. Powstańców Śl. 186			
JEDNOSTKA PROJEKTOWA TRAKT sp. z o.o. sp.k. 40-159 Katowice, ul. Jesionowa 15 tel: (0-32) 228-12-70, fax: (0-32) 220-70-04 trak@trak.pl			
ZADANIE Budowa obwodnicy m. Wałbrzych w ciągu drogi krajowej nr 35 od km 2+350 do km 8+250			
NAZWA OPRACOWANIA PROJEKT ARCHITEKTONICZNO-BUDOWLANY CZĘŚĆ III/1 OBIEKT ES/Z/5			
TYTUŁ RYSUNKU RYSUNKI OGÓLNE Plan sytuacyjny			
FUNKCJA	IMIĘ I NAZWISKO	BRANŻA/NUMER UPRAWNIENI	PODPIS
PROJEKTANT	mgr inż. Bogdan Burcek	mosty konstr.-bud. 109/98 BB	
SPRAWDZAJĄCY	mgr inż. Leszek Dąbrowski	mosty mostowa 89/84	
OPRACOWAŁ	mgr inż. Paweł Stefański		
NR LICYTOWY 01/01/11/1-2/2010 (P-55/09)	SKALA 1:500	DATA WRZESIEŃ 2010	STADIUM PB
BRANŻA mostowa		NR RYS. OG.02/III-1-ES/Z/5-01	