


PLAN SYTUACYJNY

1:500

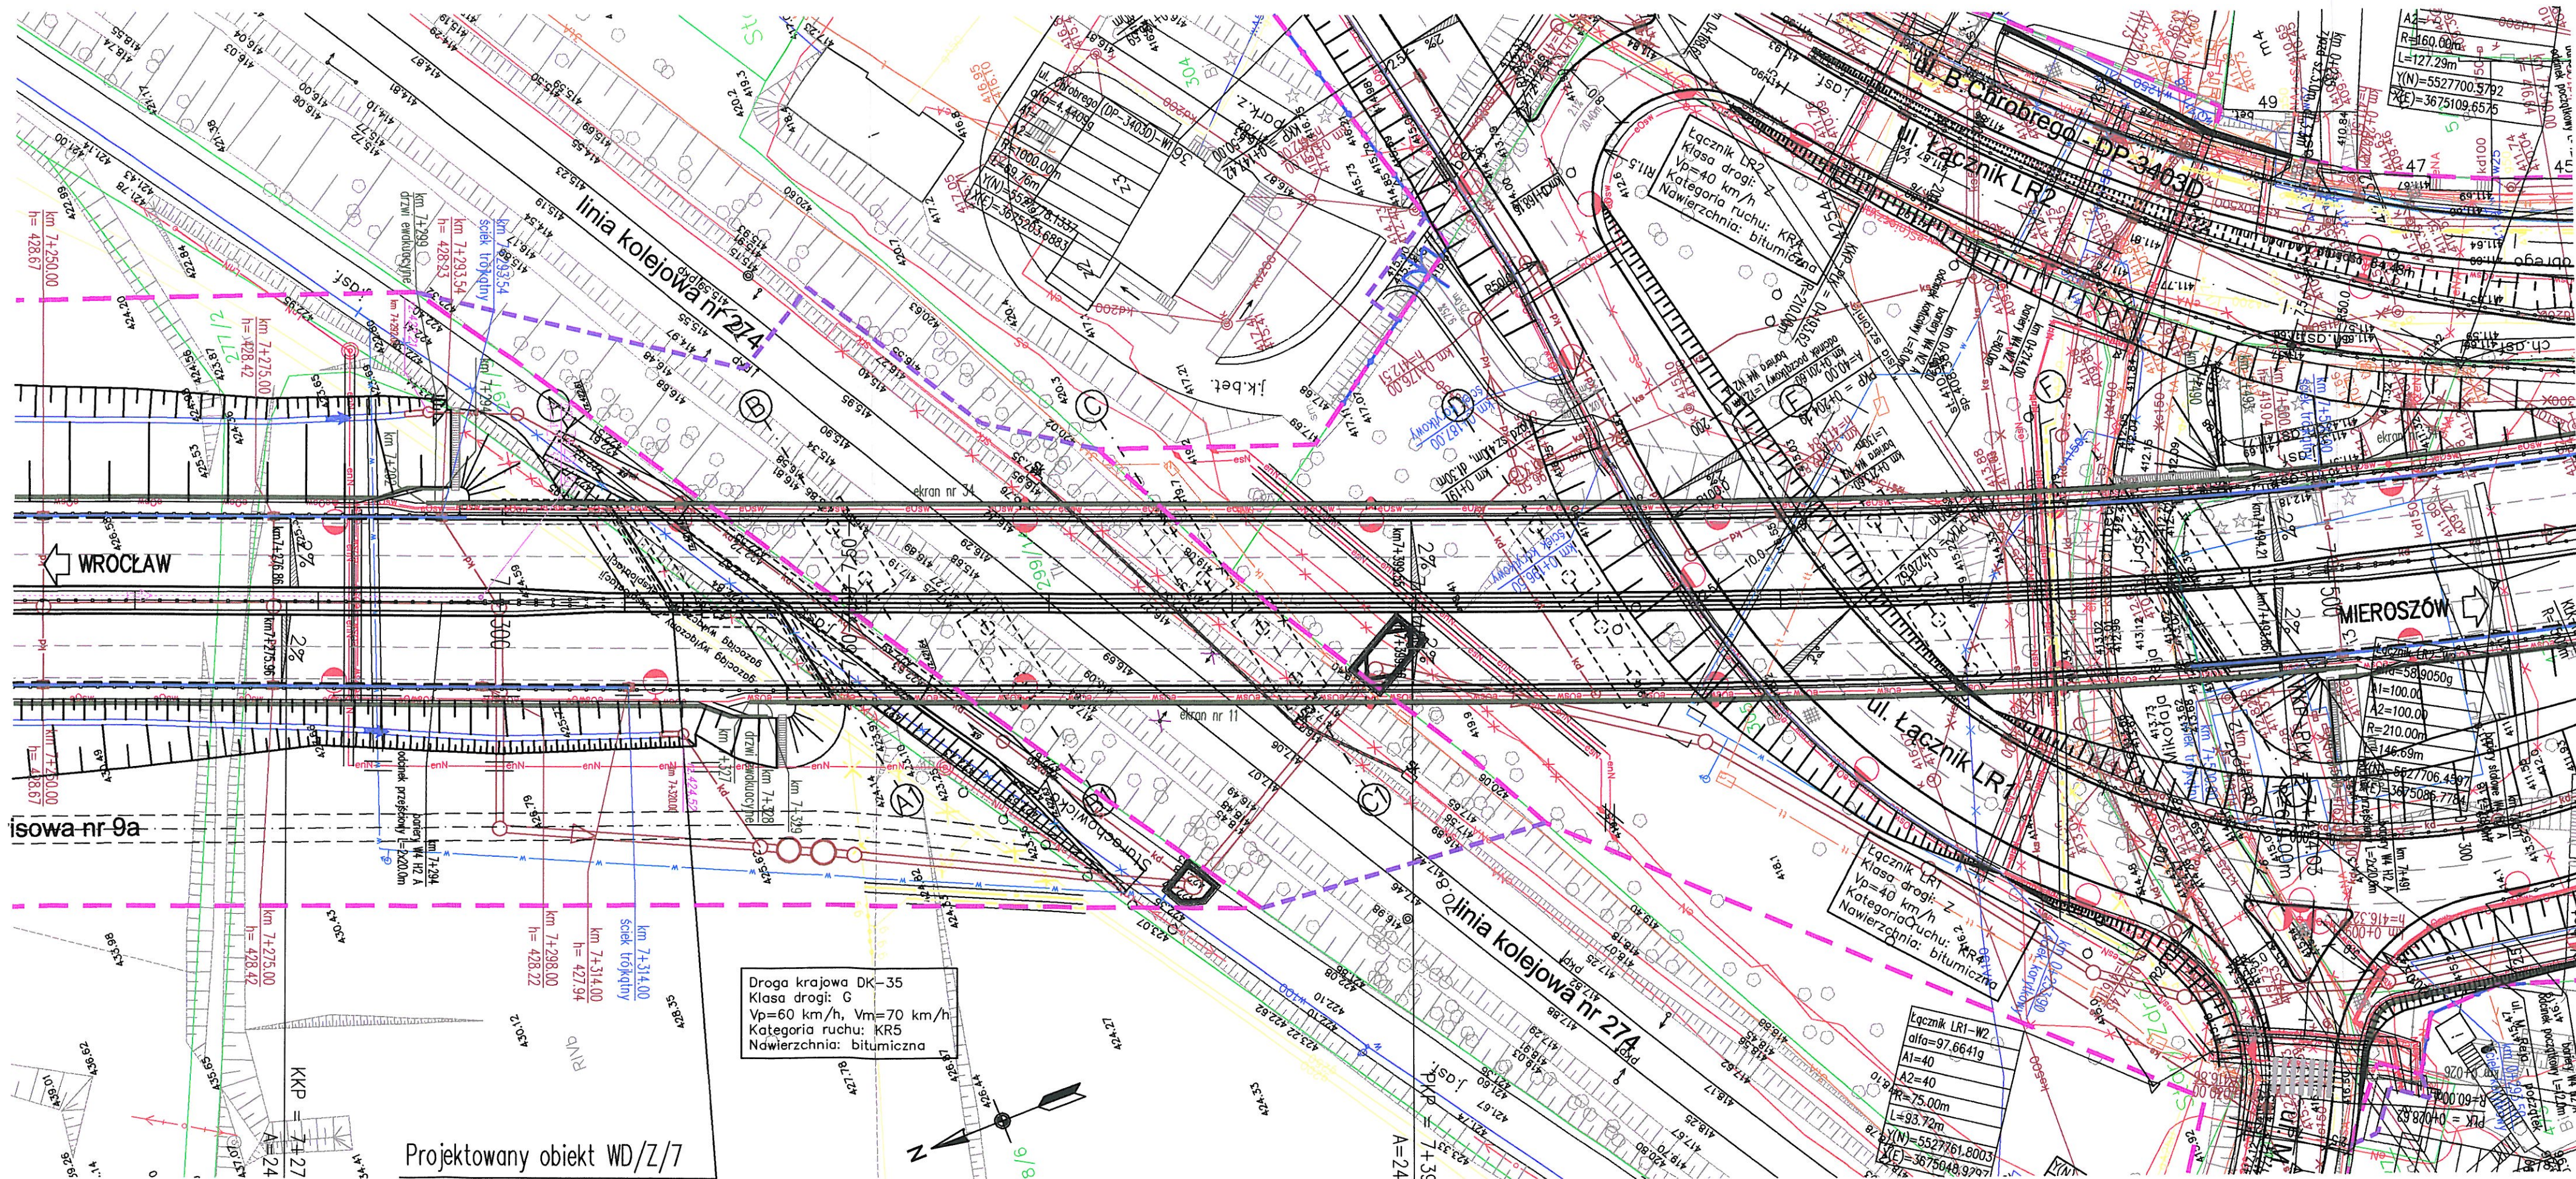

LEGENDA:

SIĘCI PROJEKTOWANE:

- Branża wodociągowa:**
 - nura ochronna
 - sieć wodociągowa
 - studnia z zasuwną
 - ilakacja
- Branża teletechniczna:**
 - sieć TP S.A.
 - sieć Dialog
 - sieć napowietrzna
 - przewody kablowe
 - ilakacja
- Branża gazowa:**
 - sieć gazowa
 - ilakacja
- Branża elektroenergetyczna:**
 - kable średniego napięcia
 - kable obwodów oświetlenia
 - kable niskiego napięcia
 - przewody linii napowietrznej niskiego napięcia
 - przewody linii napowietrznej średniego napięcia
 - słupy linii napowietrznej
 - słup z oprawką oświetlenia
 - złącza kablowe nN
 - ilakacja
- Kanalizacja deszczowa i sanitarna:**
 - kanalizacja deszczowa
 - kanalizacja deszczowa DN200
 - kanalizacja deszczowa tłoczna
 - kanalizacja sanitarna
 - rehabilitacja istniejącej kanalizacji
 - studnia wpadowa
 - osadnik i separator substancji ropopochodnych
 - ilakacja
- Branża hydrologiczna:**
 - sieć hydrotechniczna
 - zbiorniki retencyjne
 - ciek naturalne
 - rowy melioracyjne
 - ilakacja

Symbolizacja:

- linia rozgraniczająca teren
- linia czasowego zajęcia
- granica działki
- numer działki
- budynki do wyburzenia
- ekran akustyczny
- os. geometryczna/kilometr drogi
- krawężnik noworzeczni
- krawężnik uliczny
- krawężnik obitozony
- chodnik
- bariera stalowa
- wygroźdzenie dla pieszych
- kilometr staży
- zjazd
- przepusty
- wpust kanalizacji deszczowej
- rów drogowy
- kierunek spływu wody
- sygnalizacja świetlna
- kanalizacja sygnalizacji świetlnej
- studzienki
- konstrukcja podporządkowana przeznaczona do montażu tablic drogowo-sygnałowych

INWESTOR

GENERALNA DYREKCJA DRÓG KRAJOWYCH I AUTOSTRAD
53-139 WROCLAW ul. Powstańców Śl. 186

GDDKIA

JEDNOSTKA PROJEKTOWA



TRAKT. sp. z o.o. sp.k.
40-159 Katowice, ul. Jesionowa 15
tel: (0-32) 228-12-70, fax: (0-32) 220-70-04
trak@trak.pl

ZADANIE

Budowa obwodnicy m. Wałbrzych
w ciągu drogi krajowej nr 35
od km 2+350 do km 8+250

NAZWA OPRACOWANIA

PROJEKT ARCHITEKTONICZNO-BUDOWLANY
CZĘŚĆ III/3 OBIEKT WD/Z/7 w km 7+318.82

TYTUŁ RYSUNKU

RYSUNKI OGÓLNE
PLAN SYTUACYJNY

FUNKCJA	IMIE I NAZWISKO	BRANŻA/NUMER UPRAWNIENI	PODPIS
PROJEKTANT	mgr inż. Bogdan Burcek	mosty konstr.-bud. 109/98 BB	
SPRAWDZAJĄCY	mgr inż. Leszek Dąbrowski	mosty mostowa 89/84	
OPRACOWAŁ	mgr inż. Bartłomiej Mystek		

NR UMOWY GDDKIA 0/WR 66/PI/II/R-2/2008 100-420/07	SKALA 1:500	DATA WRZESIEŃ 2010	STADIUM PB	BRANŻA mostowa	NR RYS. 06.02/III-3-WD/Z/7-
--	----------------	--------------------------	---------------	-------------------	--------------------------------