


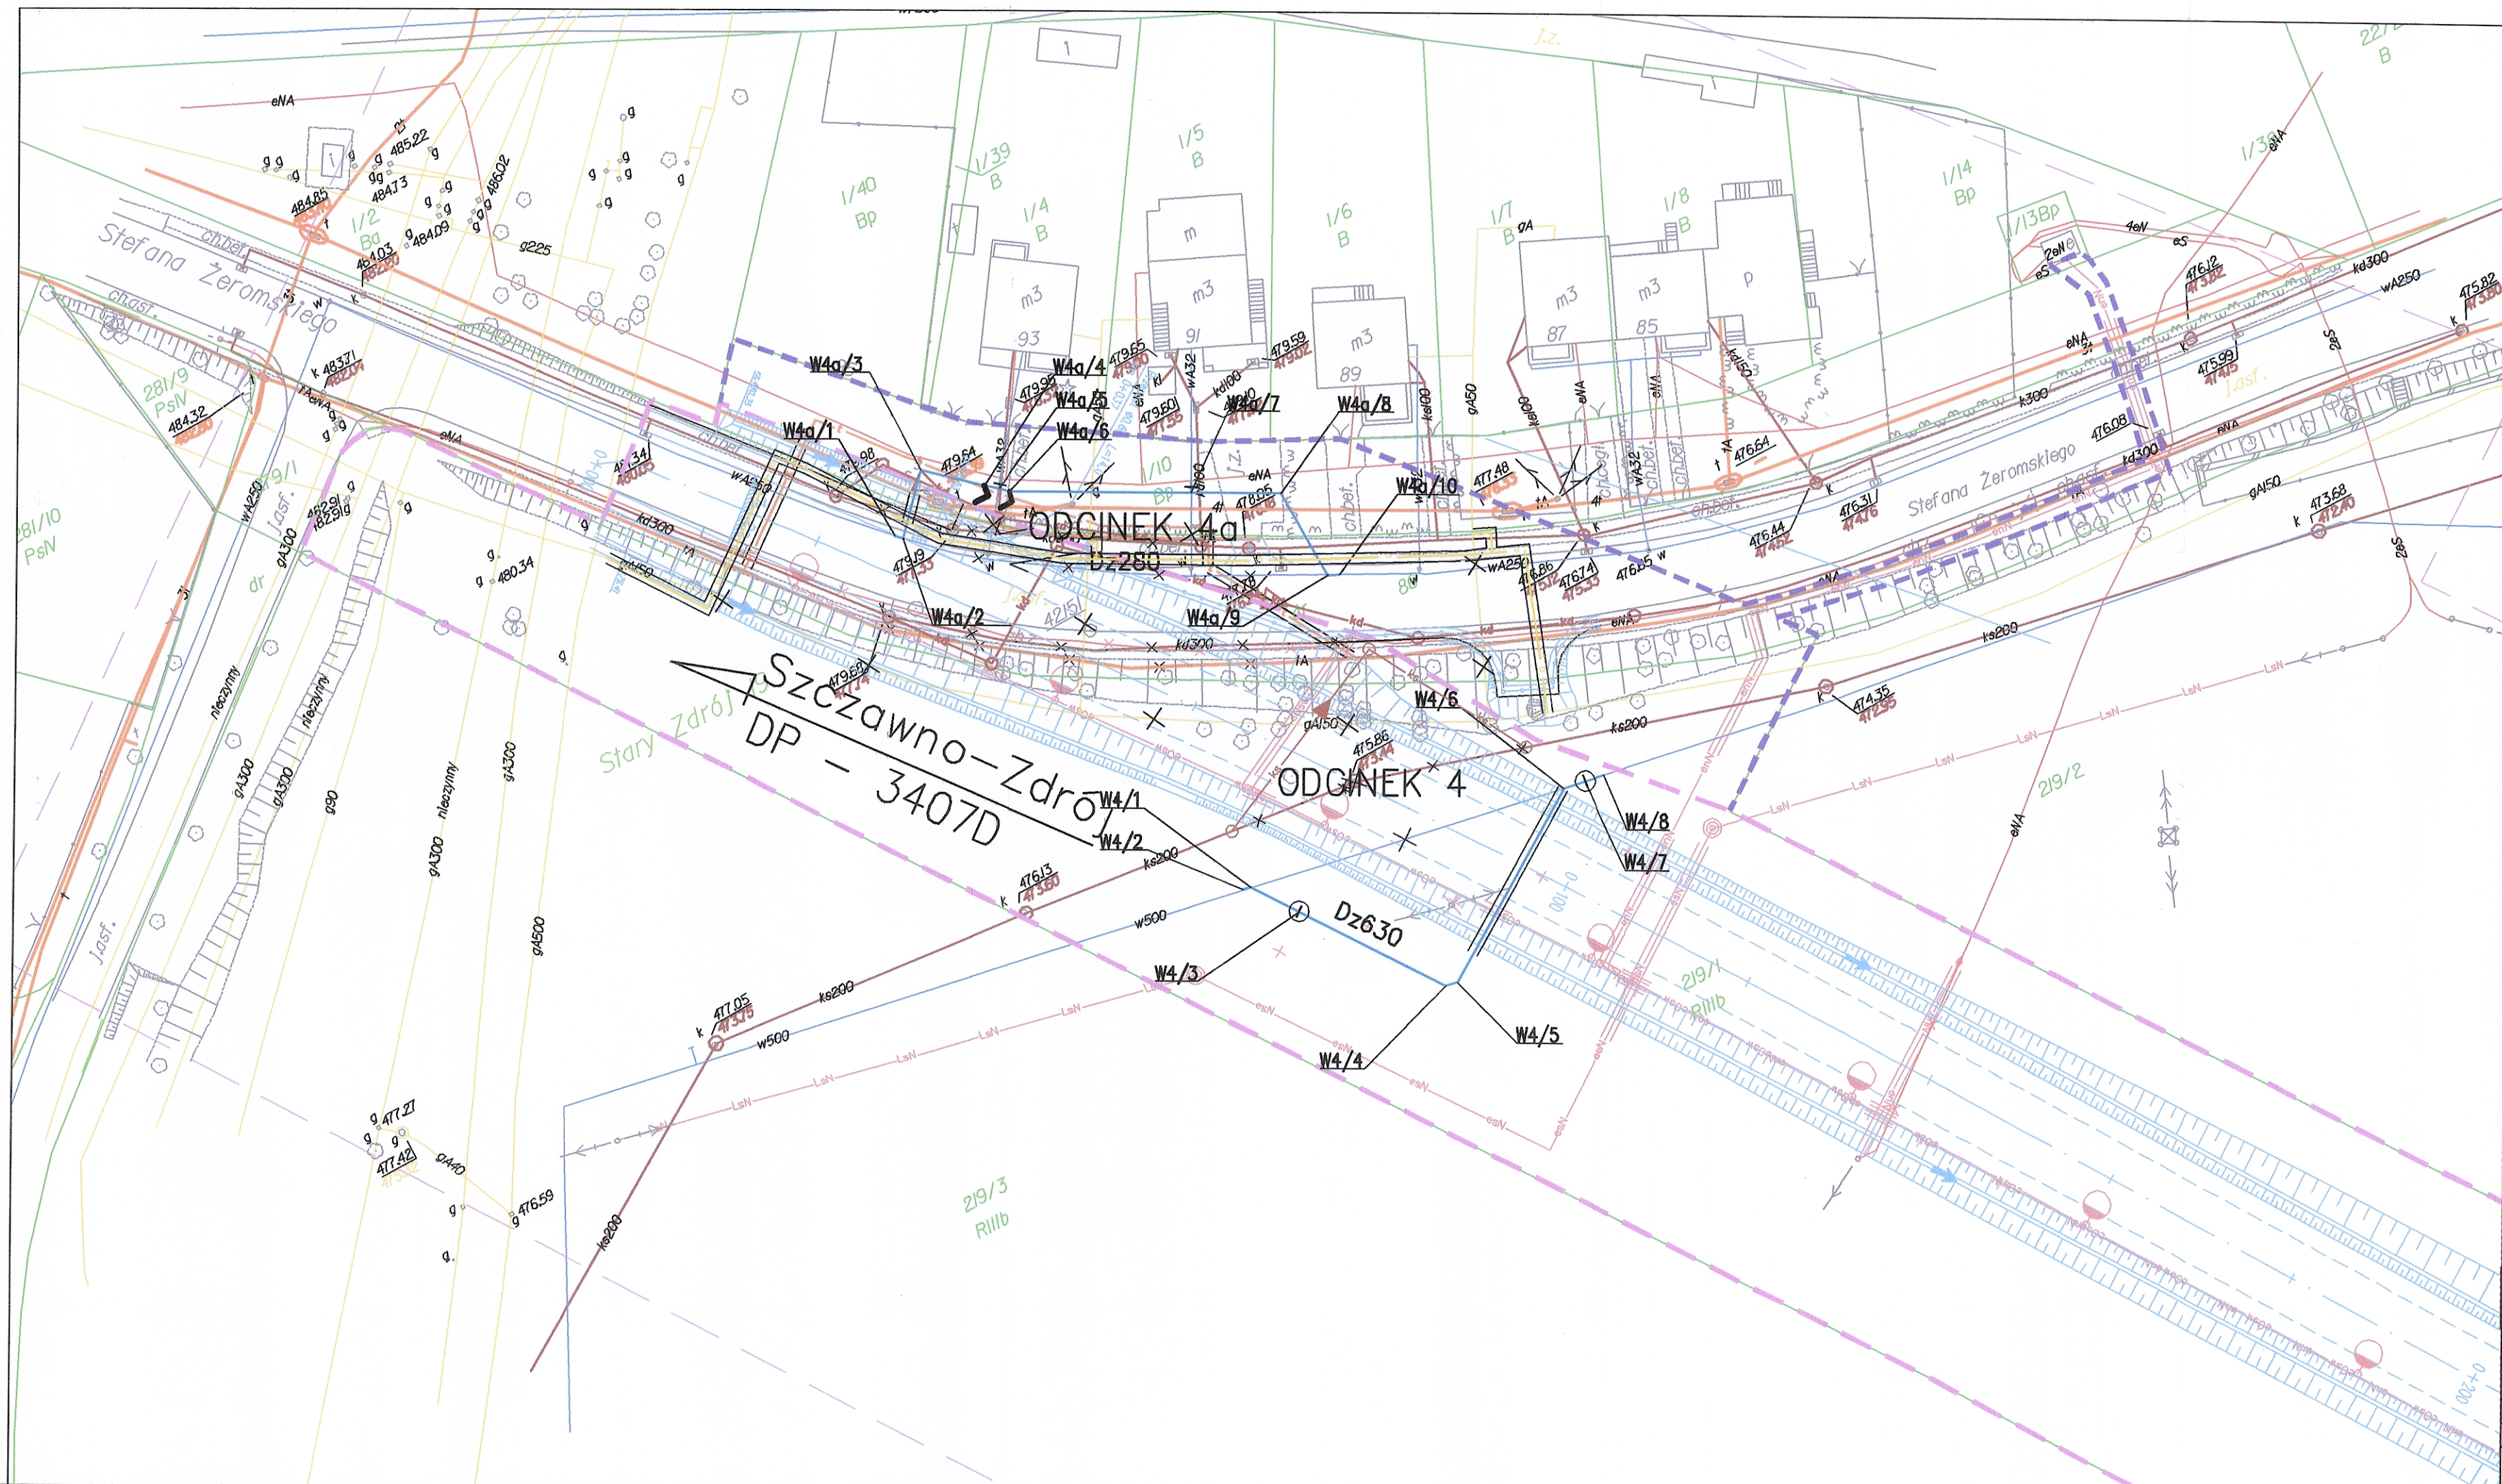

LEGENDA:

— linia rozgraniczająca teren
— linia czasowego zajęcia
— granica działki
— numer działki

SIĘCI PROJEKTOWANE:

Branża wodociągowa

- sieć wodociągowa
- studnia z zasuwą Dn250
- studnia

Kanalizacja deszczowa

- kanalizacja deszczowa
- kanalizacja deszczowa Dn600
- kanalizacja deszczowa tłoczna
- kanalizacja deszczowa do retencji

Branża teletechniczna

- sieć TP S.A.
- sieć Dialog
- sieć napowietrzna
- studnia kablowa
- przewody kablowe
- ikwidacja

Branża gazowa

- sieć gazowa
- ikwidacja

Branża elektroenergetyczna

- esN — esN
- esw — esw
- enN — enN
- LnN — LnN
- LnN — LnN
- skup z oprawy oświetlenia

Kanalizacja sanitarna

- kanalizacja sanitarna
- studnia kanalizacyjna
- ikwidacja

Branża hydrologiczna

- sieć hydrologiczna
- zbiorniki retencyjne

— rzeka naturalna
— rowy melioracyjne
— ikwidacja
— rura ochronna

INWESTOR
GENERALNA DYREKCJA DRÓG KRAJOWYCH I AUTOSTRAD
53-139 WROCŁAW ul. Powstańców Śl. 186

JEDNOSTKA PROJEKTOWA
TRAKT SP. Z O.O. SP. K.
40-159 Katowice, ul. Jesionowa 15
tel. (0-32) 228-12-70, fax (0-32) 228-70-04
trakto@trak.pl

ZADANIE
**Budowa obwodnicy m. Walbrzych
w ciągu drogi krajowej nr 35
od km 2+350 do km 8+250**

NAZWA OPRACOWANIA
**PROJEKT BUDOWLANY
TOM VI CZĘŚĆ VI/4**

TYTUŁ RYSUNKU
**PLAN SYTUACYJNY
ODCINEK 4, 4a**

FUNKCJA	IMIE I NAZWISKO	BRANŻA/NUMER UPRAWNIEN	PODPIS
PROJEKTANT	inż. Barbara Talaga	wod-kan 833/82	
SPRAWDZAJĄCY	mgr inż. Maria Hanak	wod-kan 541/94	
OPRACOWAŁ	mgr inż. Katarzyna Mazur		
OPRACOWAŁ	Małgorzata Dziabala		

NR UMOWY GDDKiA O/NR 58/PN/A/R-2/2009 (PR-558/09)	SKALA 1:500	DATA WRZESIEŃ 2010	STADIUM PB	BRANŻA wod-kan	NR RYS. 2.03 /M-4-W-01
--	----------------	--------------------------	---------------	-------------------	---------------------------