


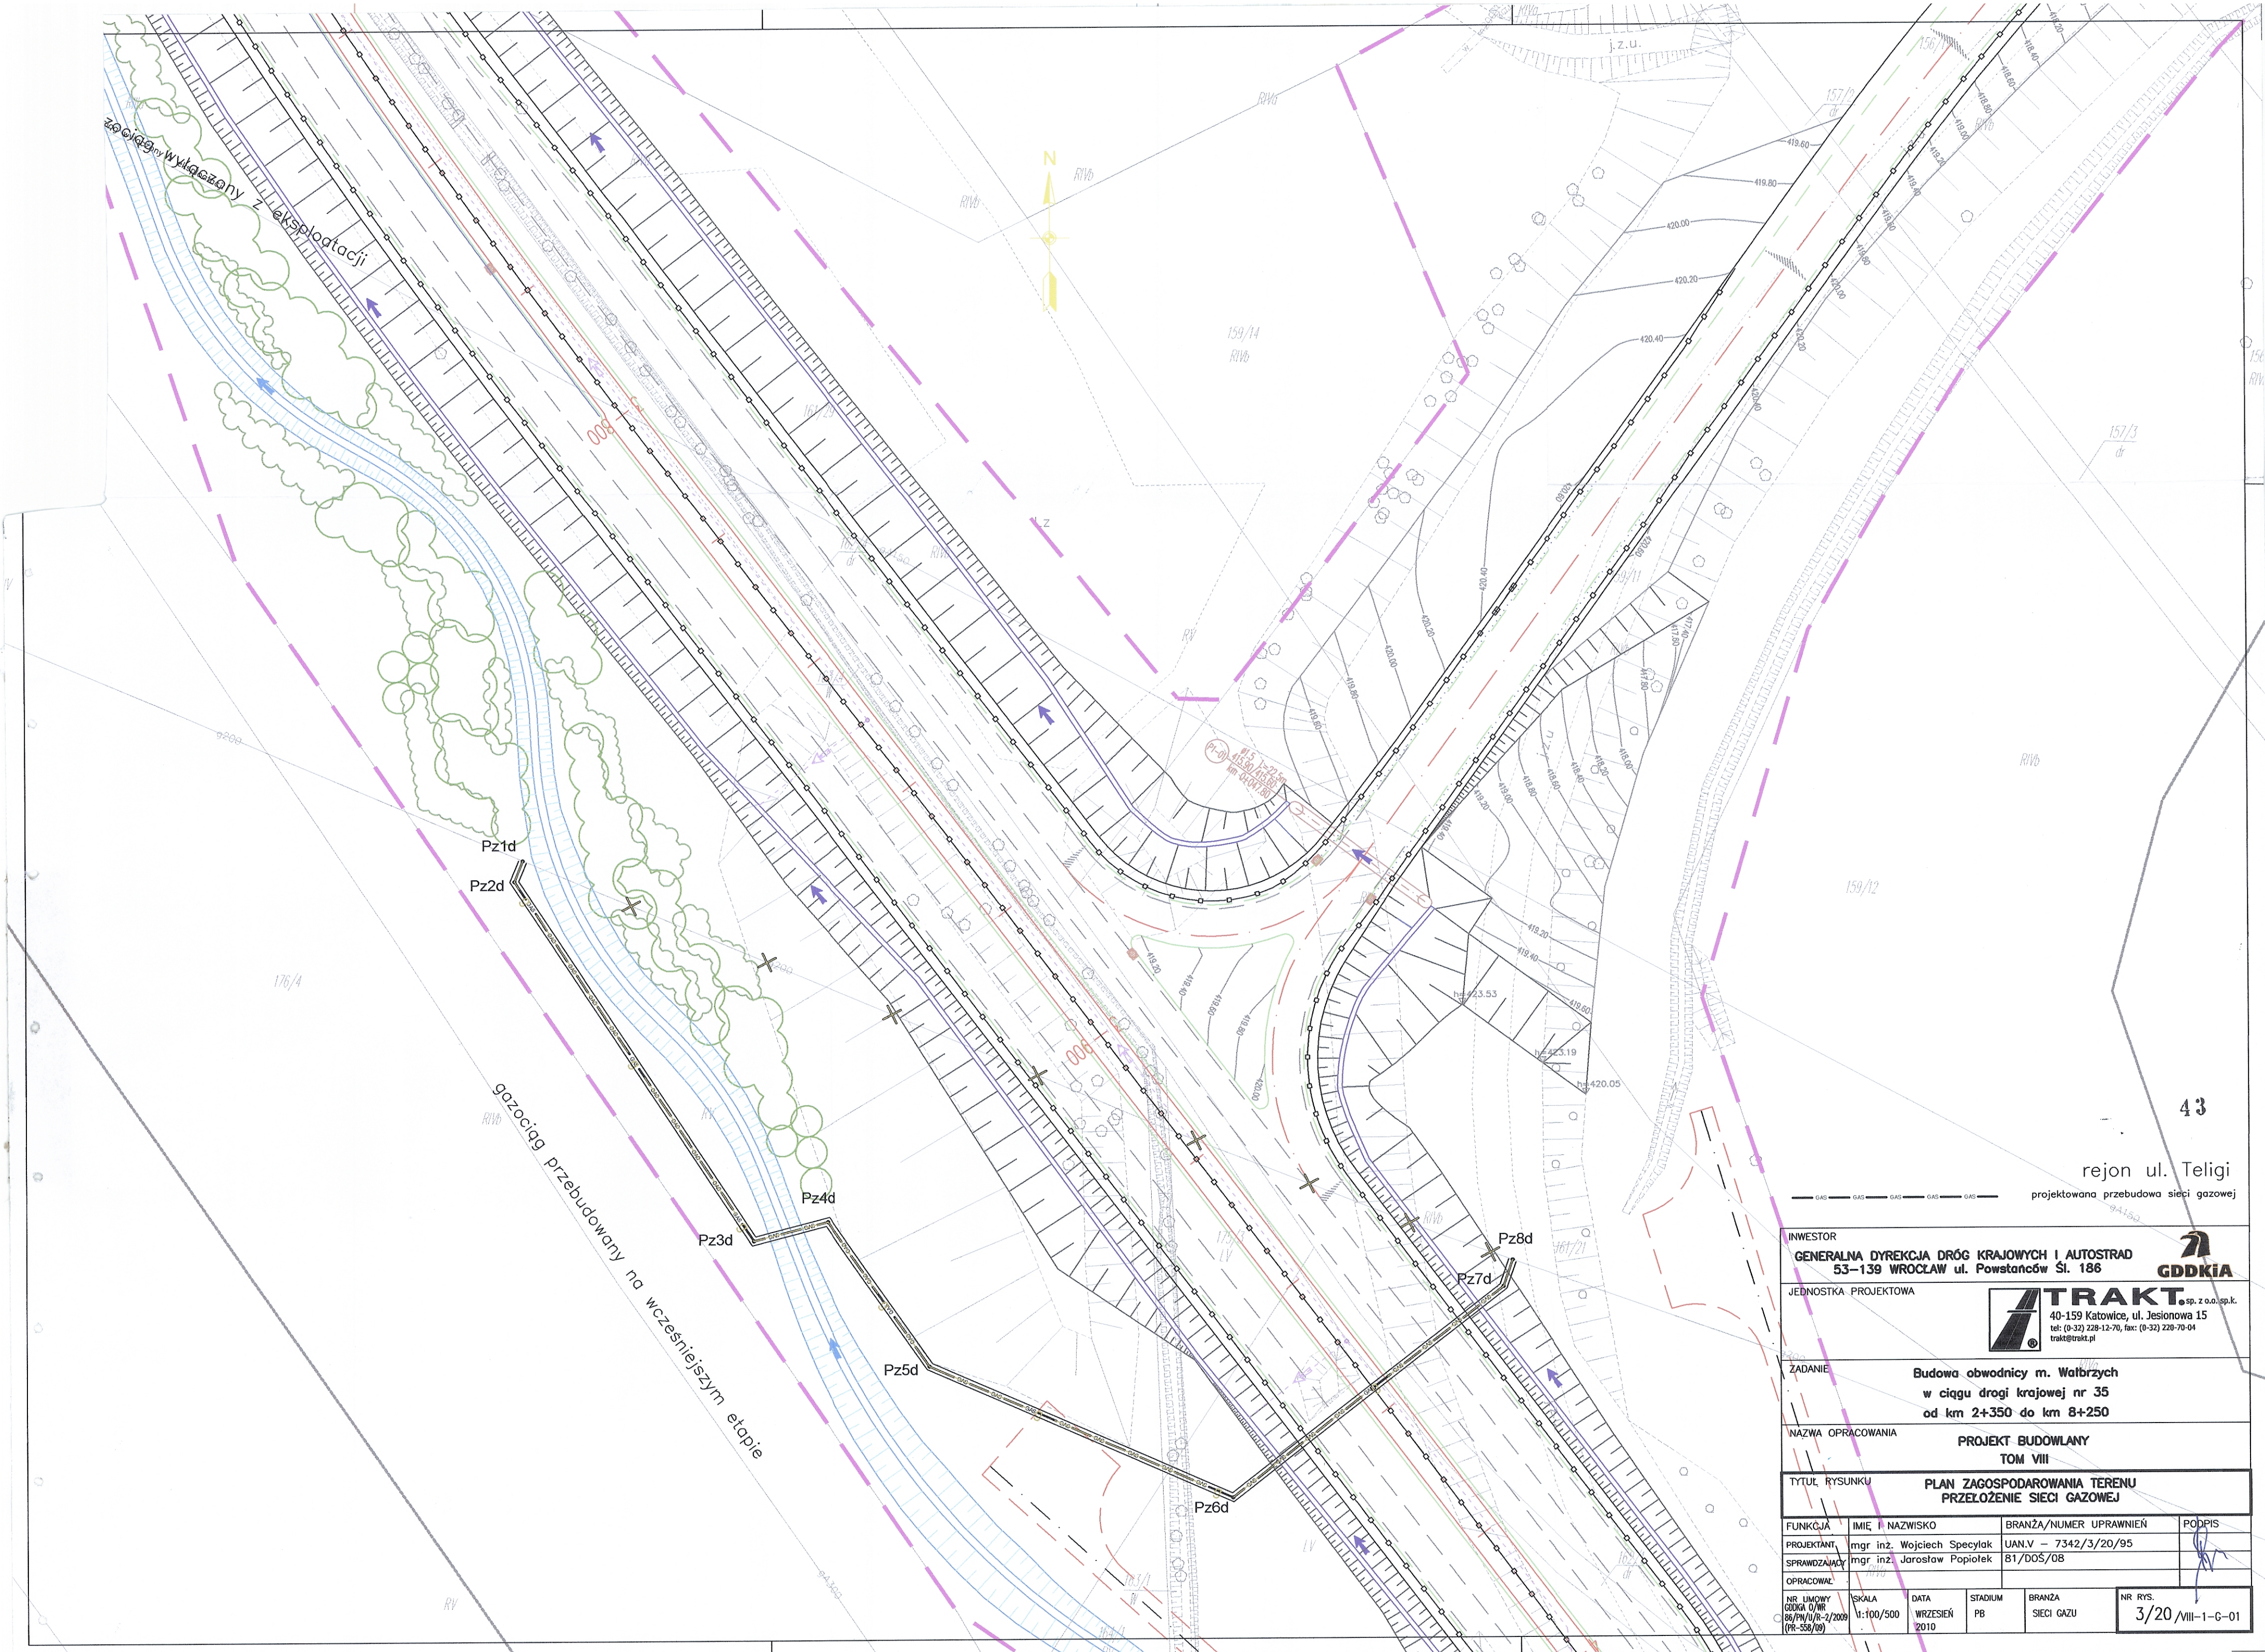

rejon ul. Teligi
projektowana przebudowa sieci gazowej

INWESTOR GENERALNA DYREKCJA DRÓG KRAJOWYCH I AUTOSTRAD 53-139 WROCŁAW ul. Powstańców Śl. 186			
JEDNOSTKA PROJEKTOWA		 TRAKT sp. z o.o. sp.k. 40-159 Katowice, ul. Jesionowa 15 tel: (0-32) 228-12-70, fax: (0-32) 228-70-04 trakt@trakt.pl	
ZADANIE Budowa obwodnicy m. Wałbrzych w ciągu drogi krajowej nr 35 od km 2+350 do km 8+250			
NAZWA OPRACOWANIA PROJEKT BUDOWLANY TOM VIII			
TYTUŁ RYSUNKU PLAN ZAGOSPODAROWANIA TERENU PRZEŁOŻENIE SIECI GAZOWEJ			
FUNKCJA	IMIĘ I NAZWISKO	BRANŻA/NUMER UPRAWNIENI	PODPIS
PROJEKTANT	mgr inż. Wojciech Specylak	UAN.V - 7342/3/20/95	
SPRAWDZAJĄCY	mgr inż. Jarosław Popiolek	81/005/08	
OPRACOWAŁ			
NR UMOWY GDDKiA U/WR 86/PN/I/R-2/2009 (PR-358/09)	SKALA 1:100/500	DATA WRZESIEŃ 2010	STADIUM PB
BRANŻA SIECI GAZU		NR RYS. 3/20/VIII-1-G-01	