


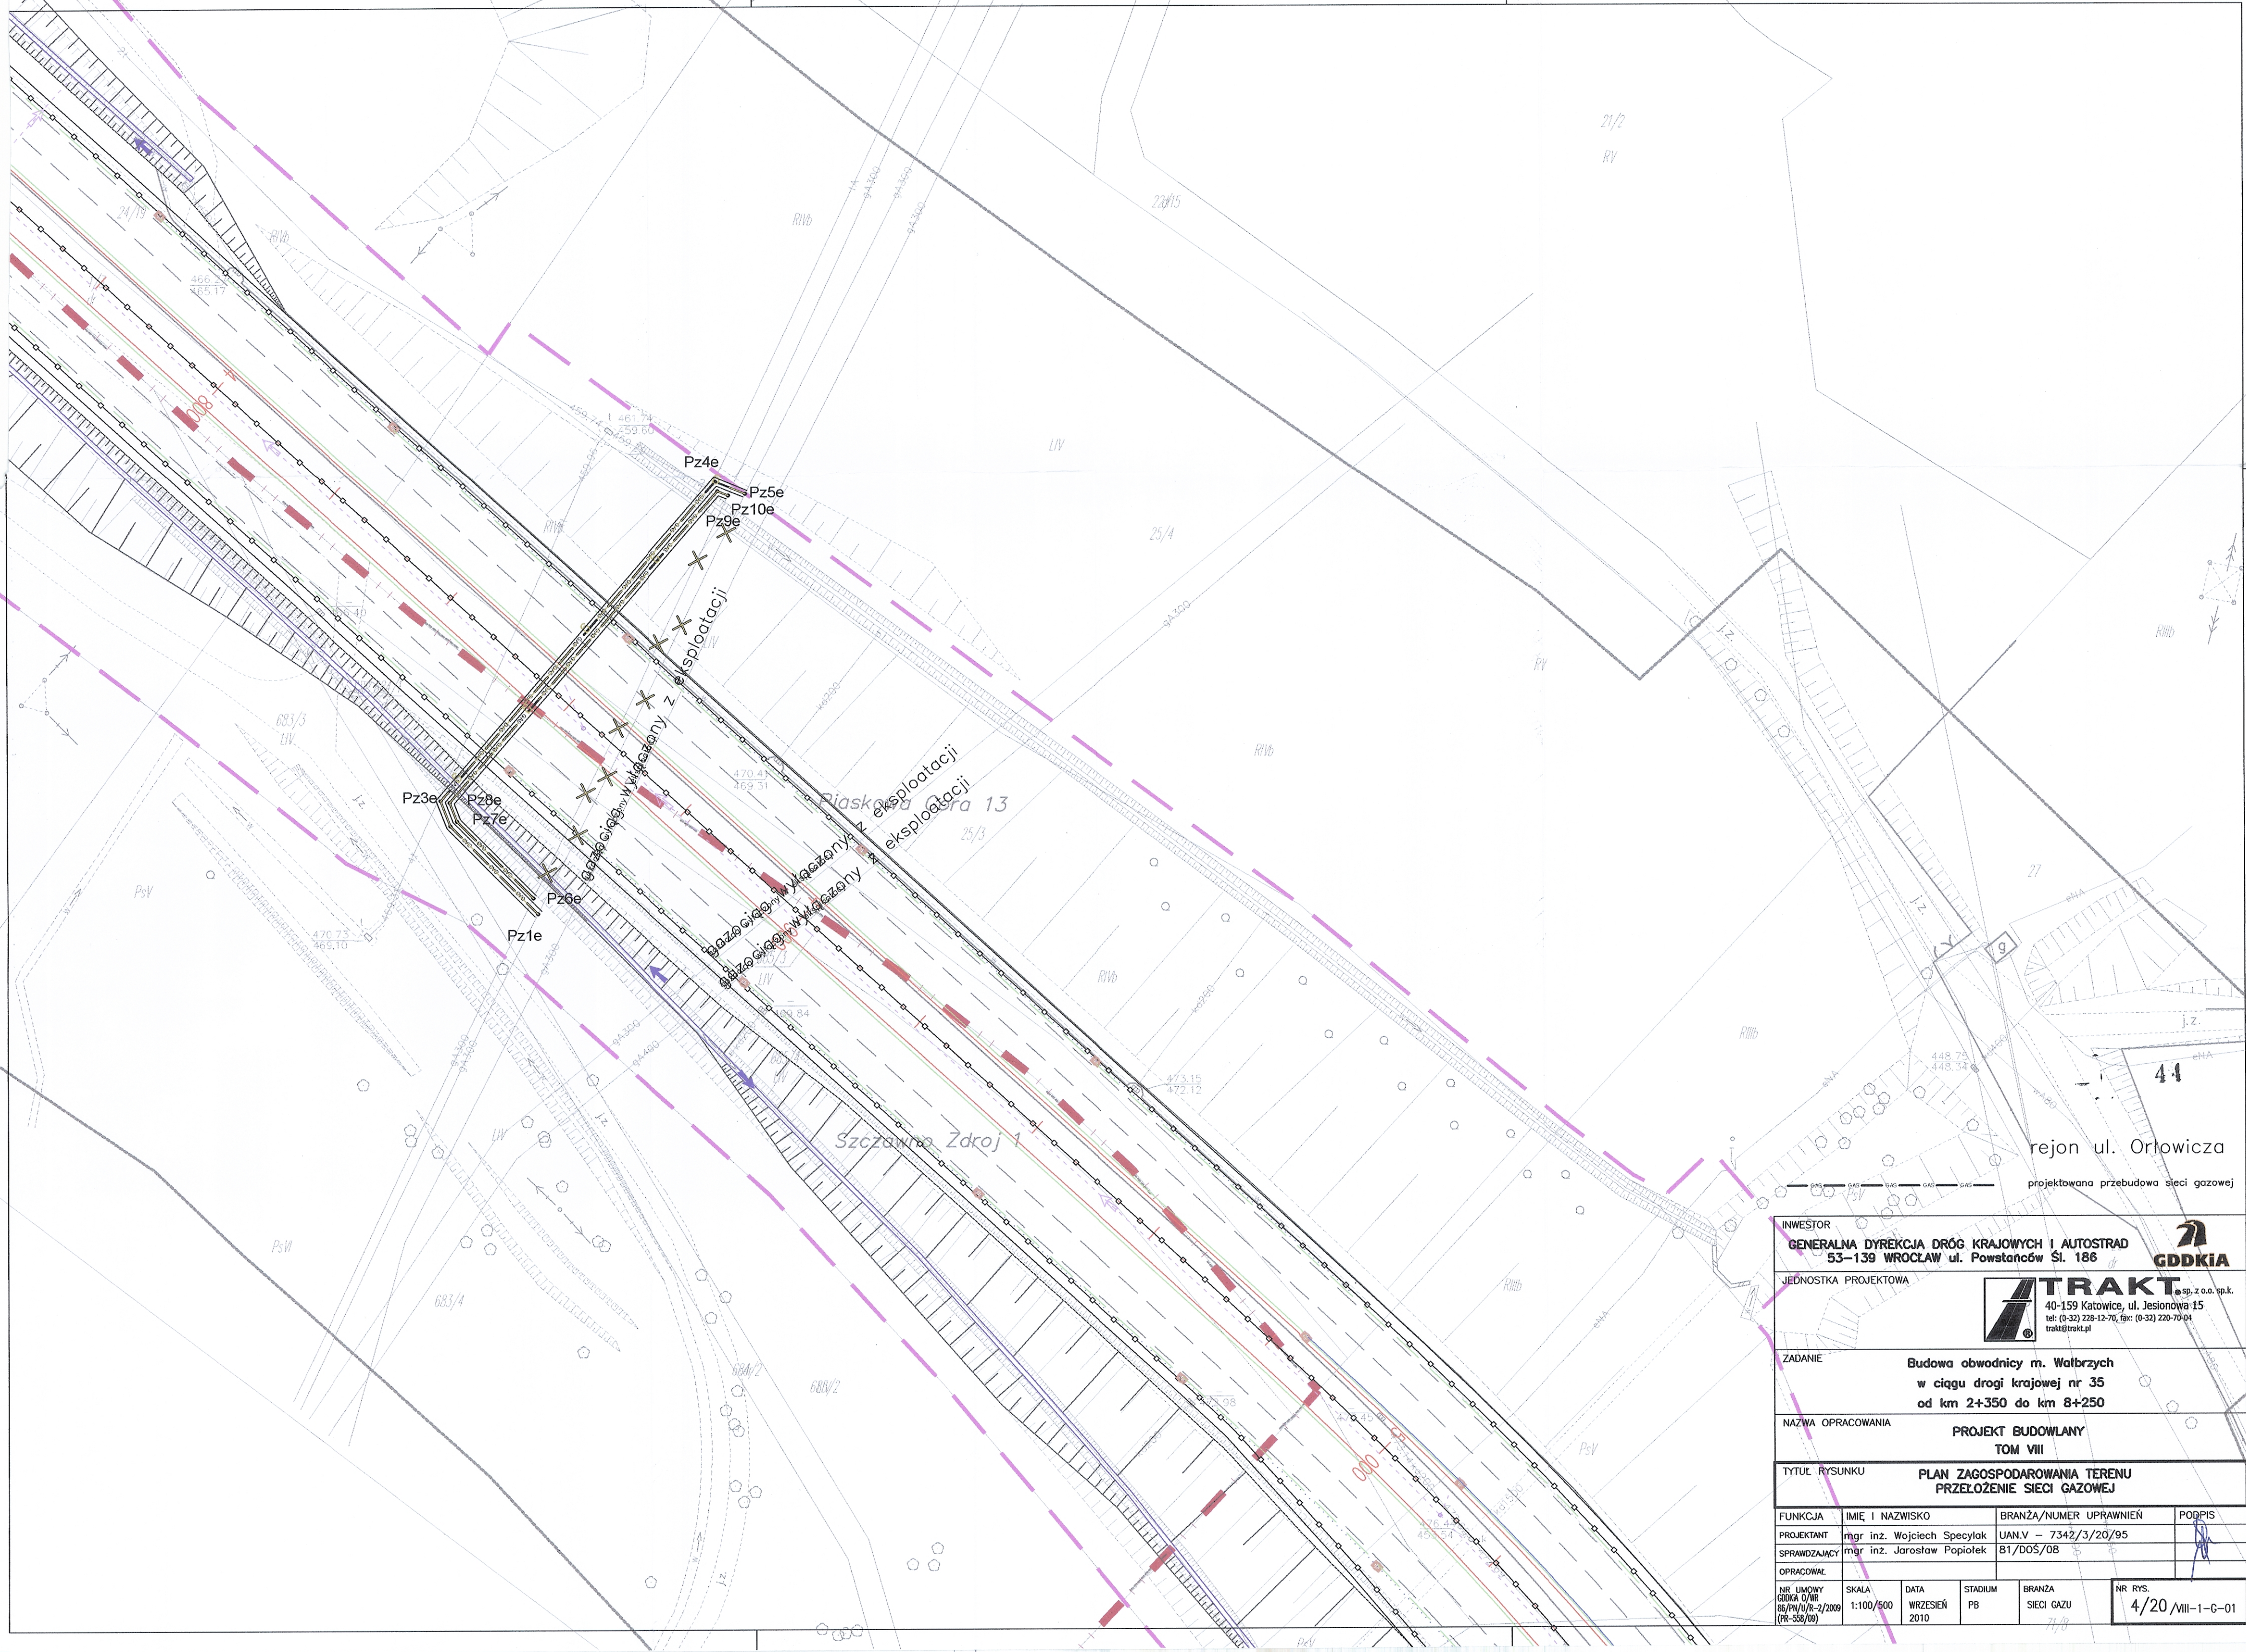

rejon ul. Orłowicza
projektowana przebudowa sieci gazowej

INWESTOR GENERALNA DYREKCJA DRÓG KRAJOWYCH I AUTOSTRAD 53-139 WROCŁAW ul. Powstańców Śl. 186					
JEDNOSTKA PROJEKTOWA					
ZADANIE				Budowa obwodnicy m. Wałbrzych w ciągu drogi krajowej nr 35 od km 2+350 do km 8+250	
NAZWA OPRACOWANIA				PROJEKT BUDOWLANY TOM VIII	
TYTUŁ RYSUNKU				PLAN ZAGOSPODAROWANIA TERENU PRZEŁOŻENIE SIECI GAZOWEJ	
FUNKCJA	IMIĘ I NAZWISKO	BRANŻA/NUMER UPRAWNIEN	PODPIS		
PROJEKTANT	mgr inż. Wojciech Specylak	UAN.V - 7342/3/20/95	[Signature]		
SPRAWDZAJĄCY	mgr inż. Jarosław Popielek	81/DOS/08	[Signature]		
OPRACOWAŁ					
NR UMOWY GDDKiA U/WR 86/PN/U/R-2/2009 (PR-558/09)	SKALA 1:100/500	DATA WRZESIEŃ 2010	STADIUM PB	BRANŻA SIECI GAZU	NR RYS. 4/20/VIII-1-G-01