
 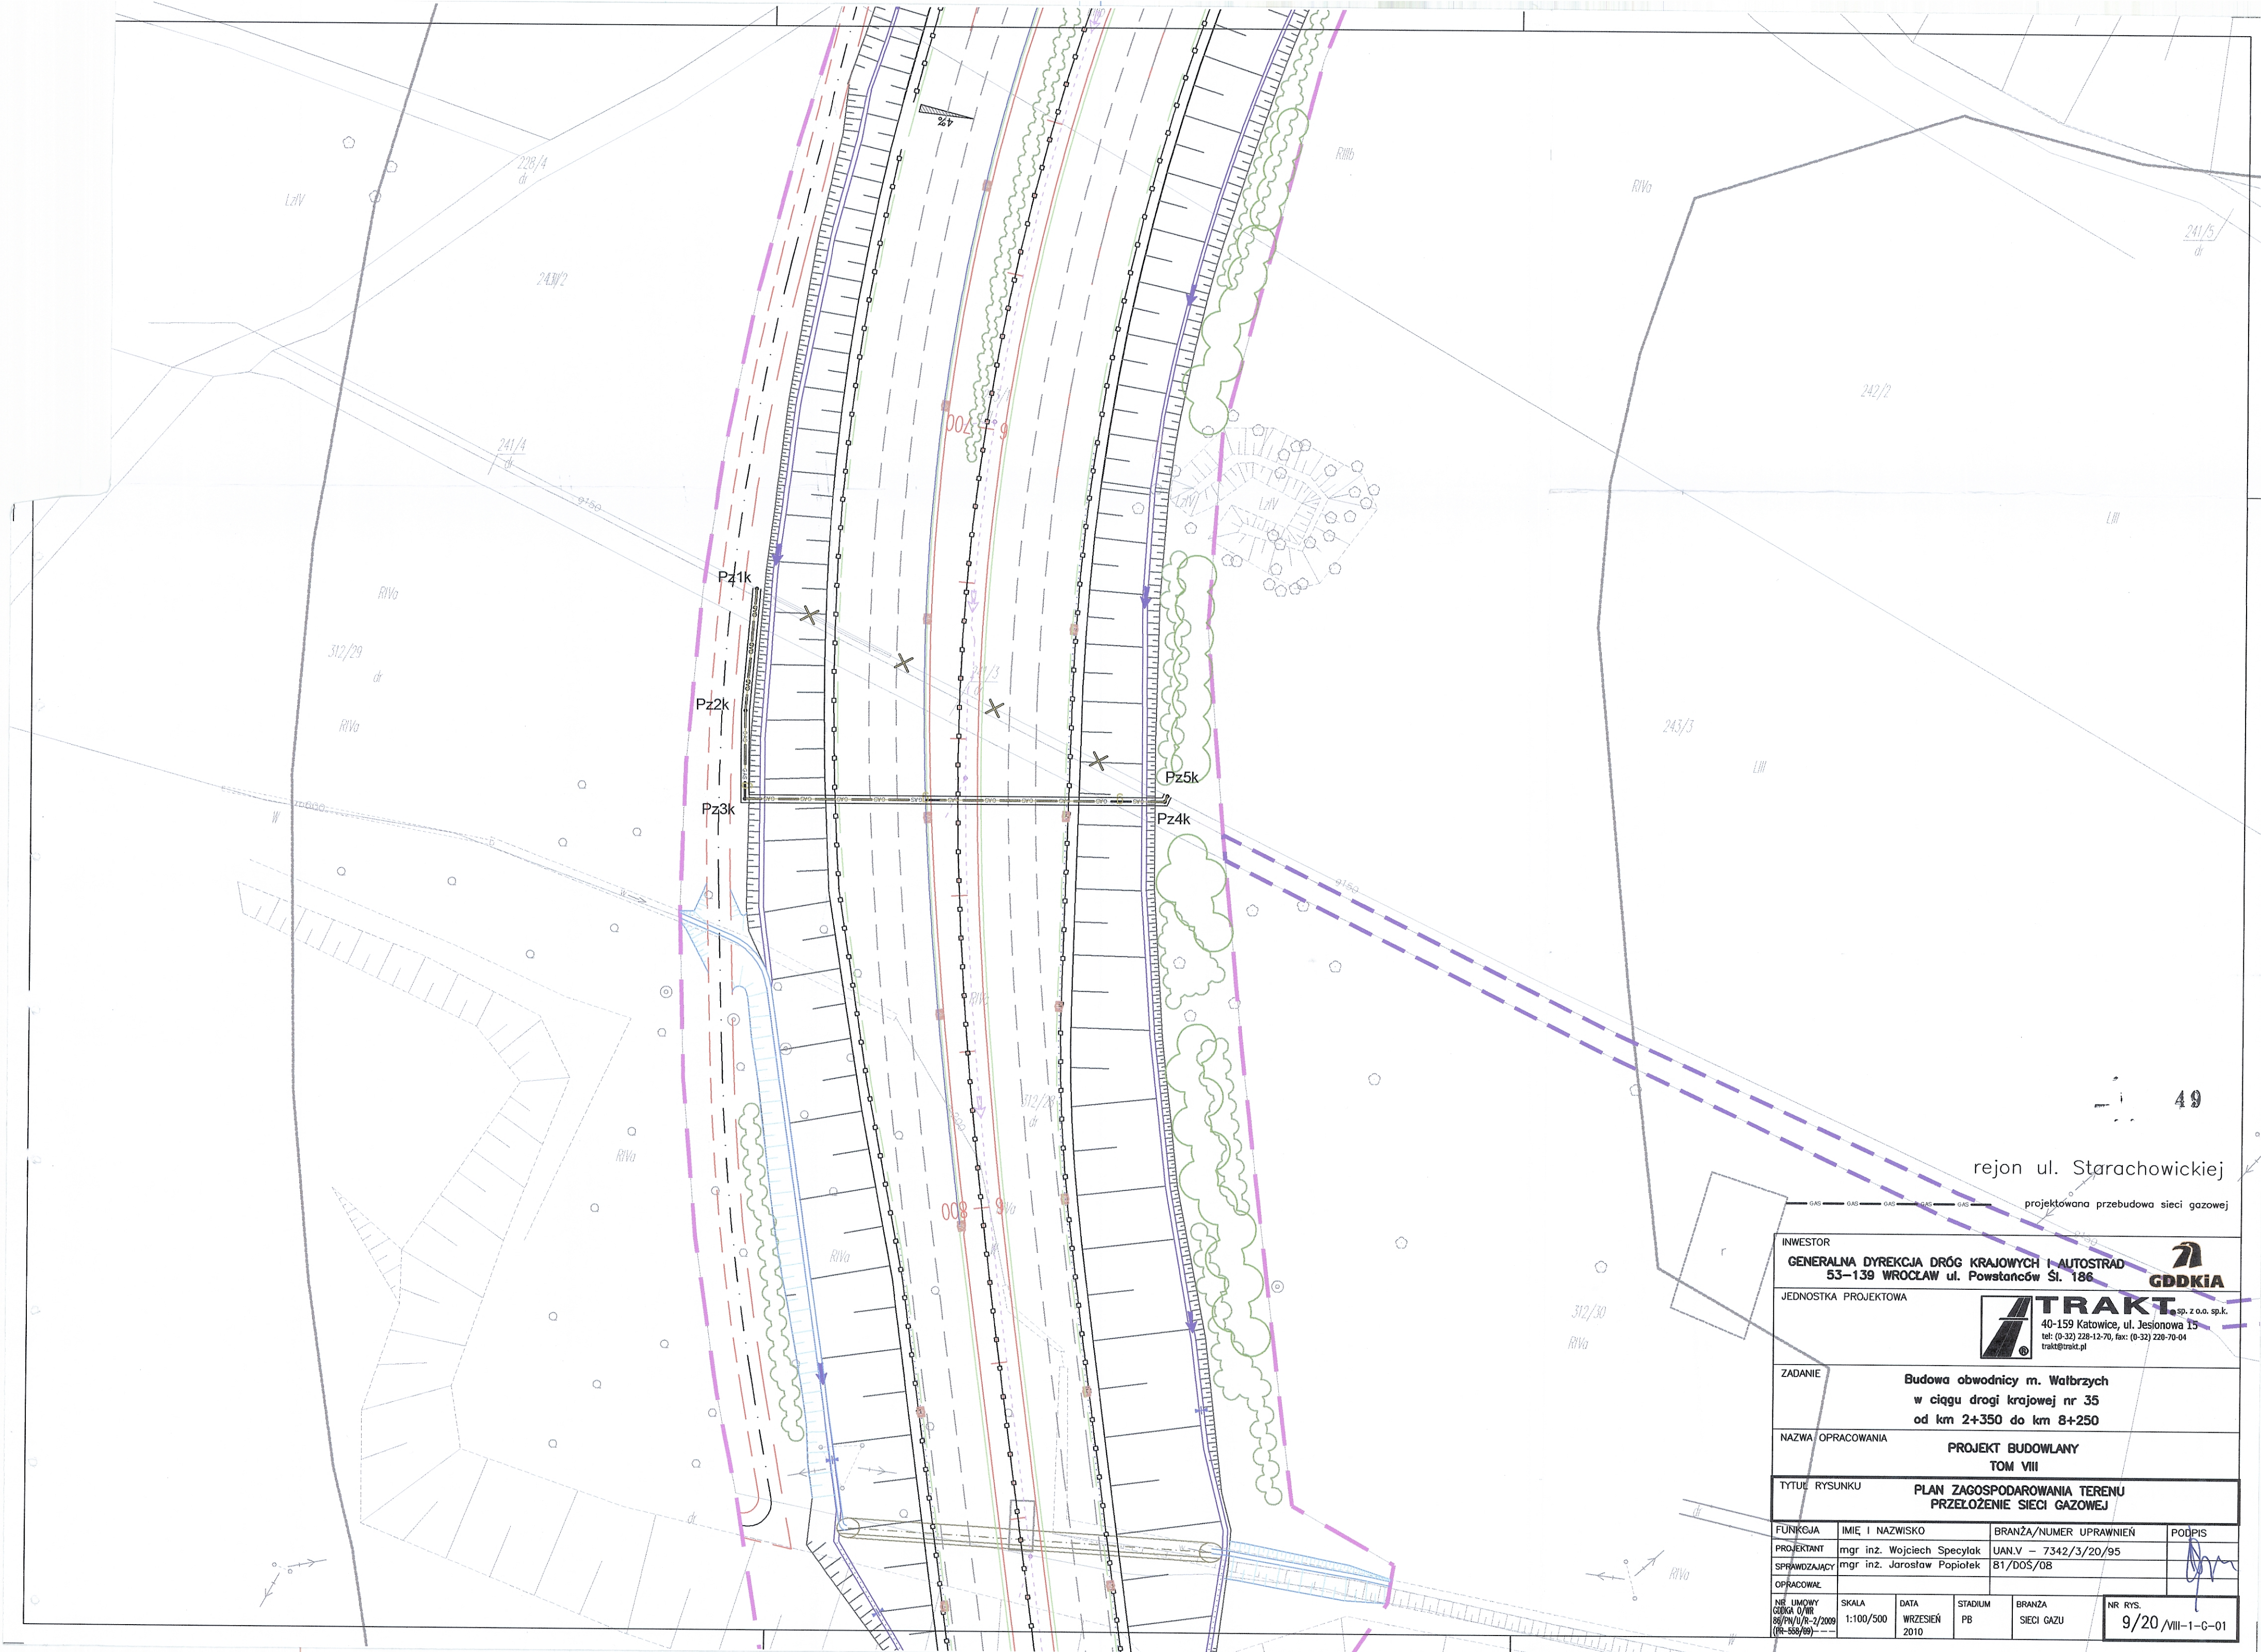




rejon ul. Starachowickiej

projektowana przebudowa sieci gazowej

INWESTOR GENERALNA DYREKCJA DRÓG KRAJOWYCH I AUTOSTRAD 53-139 WROCŁAW ul. Powstańców Śl. 186						
JEDNOSTKA PROJEKTOWA						
ZADANIE		Budowa obwodnicy m. Wałbrzych w ciągu drogi krajowej nr 35 od km 2+350 do km 8+250				
NAZWA OPRACOWANIA		PROJEKT BUDOWLANY TOM VIII				
TYTUŁ RYSUNKU PLAN ZAGOSPODAROWANIA TERENU PRZEŁOŻENIE SIECI GAZOWEJ						
FUNKCJA	IMIĘ I NAZWISKO	BRANŻA/NUMER UPRAWNIENI	PODPIS			
PROJEKTANT	mgr inż. Wojciech Specylak	UAN.V - 7342/3/20/95				
SPRAWDZAJĄCY	mgr inż. Jarosław Popiołek	81/DOŚ/08				
OPRACOWAŁ	NR UMOWY CENNIK O/R 86/PN/U/R-2/2009 (P-558/09)	SKALA 1:100/500	DATA WRZESIEŃ 2010	STADIUM PB	BRANŻA SIECI GAZU	NR RYS. 9/20/VIII-1-G-01