


PLAN SYTUACYJNY

1:500

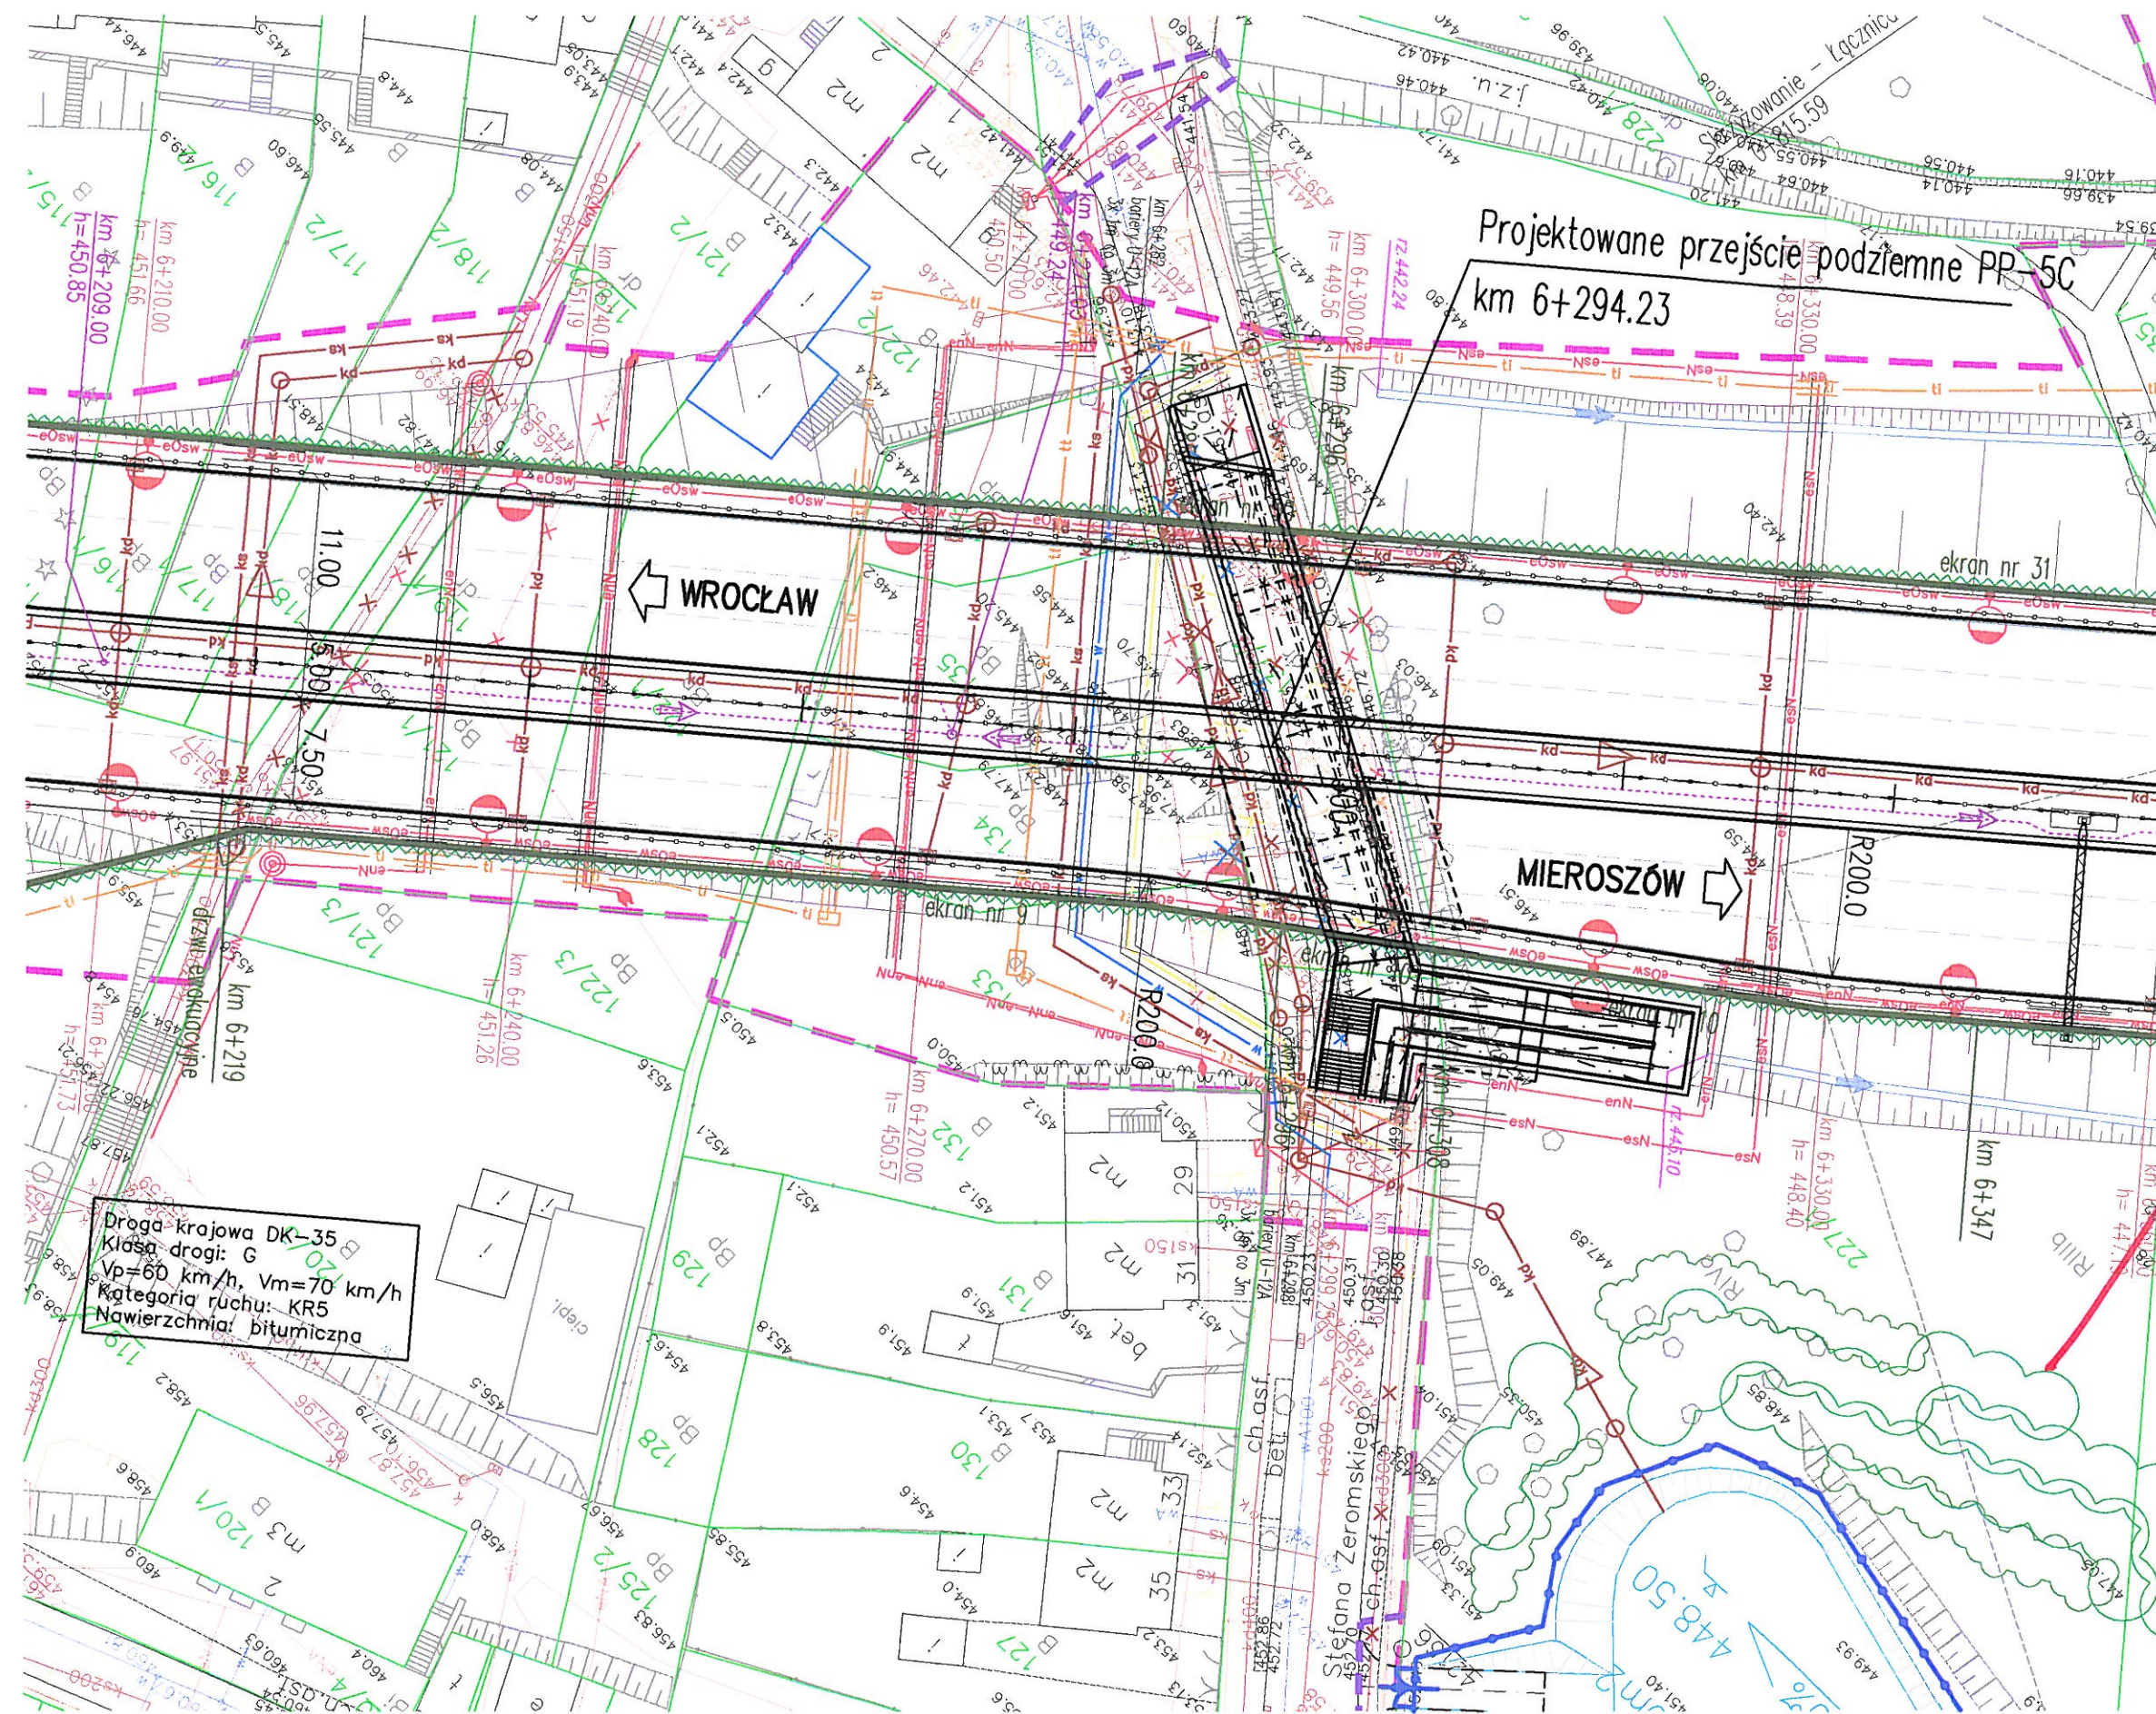

LEGENDA:

SIECI PROJEKTOWANE:	— linia rozgraniczająca teren
Branża wodociągowa	— linia czasowego zajęcia
— rura ochronna	— granica działki
— sieć wodociągowa	— numer działki
— studnia z zosumę	— budynek do wyburzenia
— likwidacja	— ekran akustyczny
Branża teletechniczna	— oś geometryczna/kilometr drogi
— sieć TP S.A.	— krawężnik nawierzchni
— sieć Dialog	— krawężnik uliczny
— sieć napowietrzna	— krawężnik obniżony
— złącze kablowe	
— likwidacja	
Branża gazowa	
— sieć gazowa	
— likwidacja	
Branża elektroenergetyczna	
— esN	— kable średniego napięcia
— eOsw	— kable obwodów oświetlenia
— enN	— kable niskiego napięcia
— LnN	— przewody linii napowietrznej niskiego napięcia
— LsN	— przewody linii napowietrznej średniego napięcia
— słup z oprawką oświetlenia	— słupy linii napowietrznej
	— złącza kablowe nN
	— likwidacja
Kanalizacja deszczowa i sanitarna	
— kd	— kanalizacja deszczowa
— kdT	— kanalizacja deszczowa DN=200
— ka	— kanalizacja deszczowa łączna
— studnia kanalizacyjna	— kanalizacja sanitarna
	— renowacja istniejącej kanalizacji
	— studnia wpadowa
	— osadnik i separator substancji ropopochodnych
	— likwidacja
Branża hydrologiczna	
— zbiorniki retencyjne	— sieć hydrotechniczna
	— rzeki naturalne
	— rowy melioracyjne
	— likwidacja
	— przepusty
	— wpust kanalizacji deszczowej
	— rów drogowy
	— kierunek spływu wody
	Sygnalizacja świetlna
	— kanalizacja sygnalizacji świetlnej
	— studzienki
	— konstrukcja wsporcza przeznaczona do montażu tablic drogowych

str. 19

INWESTOR			
GENERALNA DYREKCJA DRÓG KRAJOWYCH I AUTOSTRAD 53-139 WROCŁAW ul. Powstańców Śl. 186			
JEDNOSTKA PROJEKTOWA			
			
ZADANIE			
Budowa obwodnicy m. Wałbrzych w ciągu drogi krajowej nr 35 od km 2+350 do km 8+250			
NAZWA OPRACOWANIA			
PROJEKT ARCHITEKTONICZNO-BUDOWLANY CZĘŚĆ III/5 PRZEJŚCIE PODZIEMNE PP-5C w km 6+294.23			
TYTUŁ RYSUNKU			
RYSUNKI OGÓLNE PLAN SYTUACYJNY			
FUNKCJA	IMIĘ I NAZWISKO	BRANŻA/NUMER UPRAWNIENI	PODPIS
PROJEKTANT	mgr inż. Bogdan Burcek	mosty konstr.-bud. 109/98 BB	
SPRAWDZAJĄCY	mgr inż. Leszek Dąbrowski	mosty mostowa 89/84	
OPRACOWAŁ	mgr inż. Łukasz Smolicki		
NR UMOWY GDDKA O/WR 86/PN/U/R-2/2009 (PR-558/09)	SKALA 1:500	DATA WRZESIEŃ 2010	STADIUM PB
		BRANŻA MOSTOWA	NR RYS. 06.02/III-5-PP-5C-01

Rys. zrealizowany we formie opracowania