


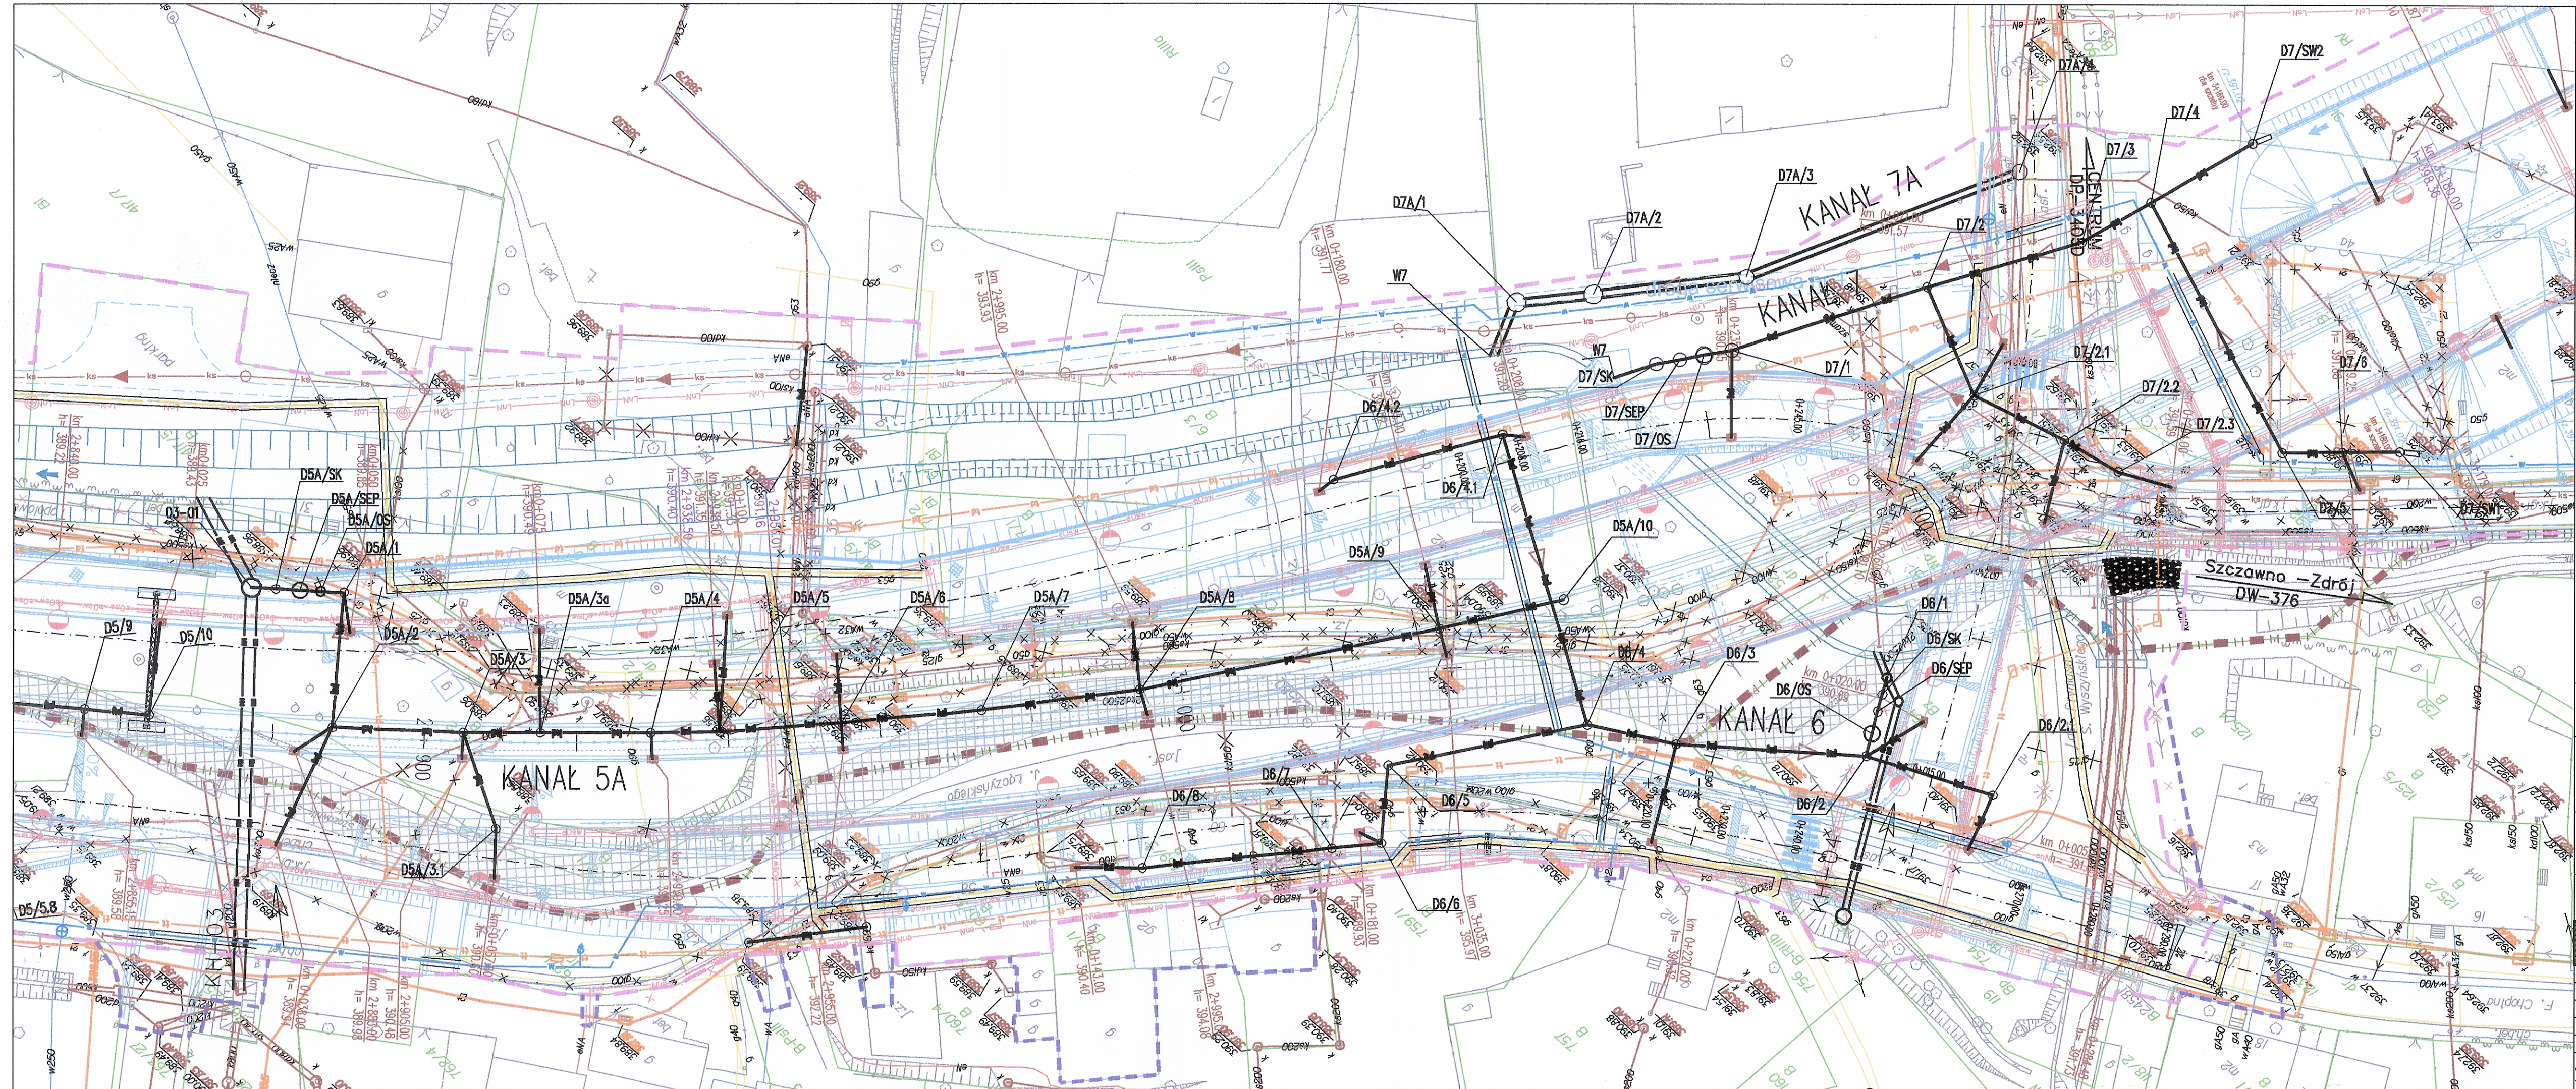

LEGENDA:

- linia rozgraniczająca teren
- linia oszacowania zapięcia
- granice działki
- numer działki

SEKCJE PROJEKTOWANE:

Kanalizacja deszczowa

- kanalizacja deszczowa
- kanalizacja deszczowa DN=700
- kanalizacja deszczowa Utopana
- kanalizacja deszczowa do renowacji
- osadnik i separator substancji rozpuszczonych
- studnia kontrolna
- osadnik i separator substancji rozpuszczonych
- filtracja

Brzoza wodociągowa

- sieć wodociągowa
- studnia z zasobnikiem DN=250
- filtracja

Brzoza telekomunikacyjna

- sieć TP S.A.
- sieć Dialog
- sieć napowietrzna
- złącze kablowe
- filtracja

Brzoza gazowa

- sieć gazowa
- filtracja

Brzoza elektroenergetyczna

- kablo średniego napięcia
- kablo niskiego napięcia
- przewody linii napowietrznej niskiego napięcia
- przewody linii napowietrznej średniego napięcia
- słup z oprawką oświetlenia
- słup linii napowietrznej
- złącze kablowe nN
- filtracja

Kanalizacja sanitarna

- kanalizacja sanitarna
- studnia kontrolna
- filtracja

Brzoza hydrologiczna

- sieć hydrologiczna
- zbiorniki retencyjne
- ciek naturalny
- rura ochronna

INWESTOR
GENERALNA DYREKCJA DRÓG KRAJOWYCH I AUTOSTRAD
53-139 WROCŁAW ul. Powstańców Śl. 186

JEDNOSTKA PROJEKTOWA
TRAKT sp. z o.o. sp. k.
40-159 Katowice, ul. Jesionowa 15
tel: (0-32) 228-12-70, fax: (0-32) 228-70-04
trak@trak.pl

ZADANIE
**Budowa obwodnicy m. Walbrzych
w ciągu drogi krajowej nr 35
od km 2+350 do km 8+250**

NAZWA OPRACOWANIA
**PROJEKT BUDOWLANY
TOM VI, CZĘŚĆ VI/1**

TYTUL RYSUNKU
**PLAN SYTUACYJNY
KANAL 5A, 6, 7A**

FUNKCJA	IMIĘ I NAZWISKO	BRANŻA/NUMER UPRAWNIEN	PODPIS
PROJEKTANT	inż. Barbara Talaga	wod-kan 833/82	
SPRAWDZAJĄCY	mgr inż. Maria Hanak	wod-kan 541/94	
OPRACOWAŁ	mgr inż. Katarzyna Mazur		
OPRACOWAŁ	Małgorzata Dziabała		

NR UMOWY GDDKiA O/WR 86/PN/11/R-2/2008 (PR-558/08)	SKALA 1:500	DATA WRZESIEŃ 2010	STADIUM PB	BRANŻA wod-kan	NR RYS. 2.03 M-1-KD-01
---	----------------	--------------------------	---------------	-------------------	----------------------------------