


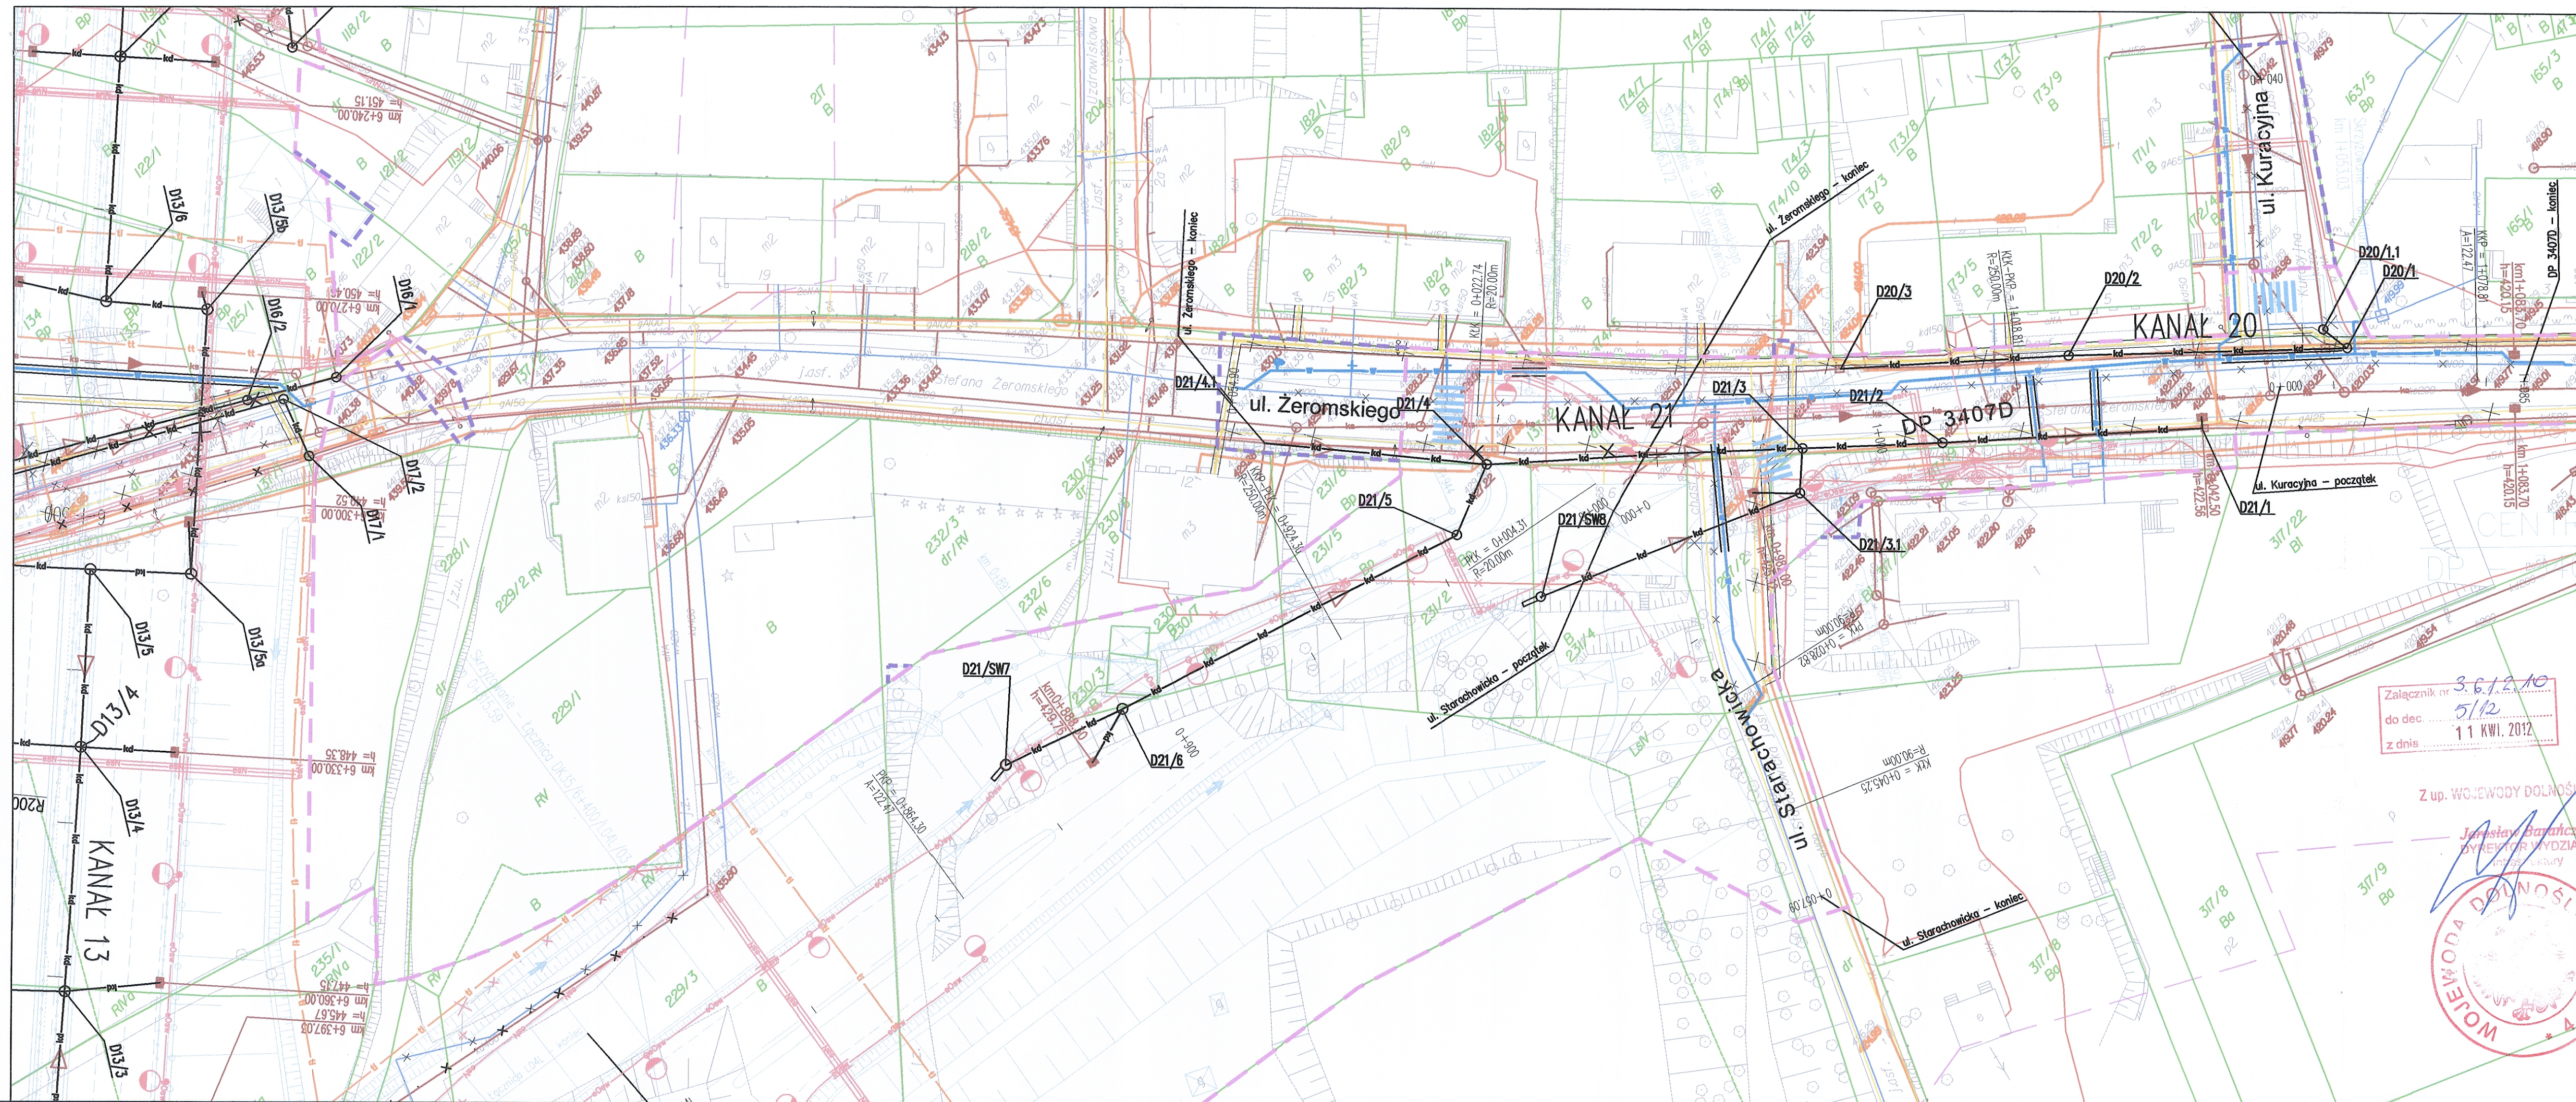

LEGENDA:

- linia rozgraniczająca teren
- linia czasowego zajęcia
- granica działki
- numer działki

SIECI PROJEKTOWANE:

Kanalizacja deszczowa

- kanalizacja deszczowa
- kanalizacja deszczowa D10-700
- kanalizacja deszczowa 110mm
- kanalizacja deszczowa do renowacji
- osadnik i separator substancji ropopochodnych
- studnia kontrolna
- osadnik i separator substancji ropopochodnych
- likwidacja

Branża wodociągowa

- sieć wodociągowa
- studnia z zasuwą Dn250
- likwidacja

Branża teletechniczna

- sieć TP S.A.
- sieć Dialog
- sieć napowietrzna
- zgłęzanie kablowe
- likwidacja

Branża gazowa

- sieć gazowa
- likwidacja

Branża elektroenergetyczna

- kable średniego napięcia
- kable obwodów oświetlenia
- kable niskiego napięcia
- przewody linii napowietrznej niskiego napięcia
- przewody linii napowietrznej średniego napięcia
- słup z oprawką oświetlenia
- słup linii napowietrznej
- zgłęzanie kablowe nN
- likwidacja

Kanalizacja sanitarna

- kanalizacja sanitarna
- studnia kanalizacyjna
- likwidacja

Branża hydrologiczna

- sieć hydrologiczna
- zbiorniki retencyjne

inne

- ciekł naturalne
- rowy melioracyjne
- likwidacja
- rura ochronna

INWESTOR
GENERALNA DYREKCJA DRÓG KRAJOWYCH I AUTOSTRAD
53-139 WROCŁAW ul. Powstańców Śl. 186

JEDNOSTKA PROJEKTOWA
TRAKT sp. z o.o. sp.k.
40-159 Katowice, ul. Jesionowa 15
tel: (0-32) 228-12-70, fax: (0-32) 228-70-04
trak@trak.pl

ZADANIE
Budowa obwodnicy m. Wałbrzych
w ciągu drogi krajowej nr 35
od km 2+350 do km 8+250

NAZWA OPRACOWANIA
PROJEKT BUDOWLANY
TOM VI CZĘŚĆ VI/1

TYTUŁ RYSUNKU
PLAN SYTUACYJNY
KANAL 20, 21

FUNKCJA	IMIĘ I NAZWISKO	BRANŻA/NUMER UPRAWNIENI	PODPIS
PROJEKTANT	inż. Barbara Talaga	wod-kan 833/82	
SPRAWDZAJĄCY	mgr inż. Maria Hanak	wod-kan 541/94	
OPRACOWAŁ	mgr inż. Katarzyna Mazur		
OPRACOWAŁ	Małgorzata Dziabala		

NR UMOWY
GDDK 0/118
06/PN/10/1-2/2009
(PZ-53/09)

SKALA
1:500

DATA
WRZESIEŃ
2010

STADIUM
PB

BRANŻA
wod-kan

NR RYS.
2.10/VI-1-KD-01