


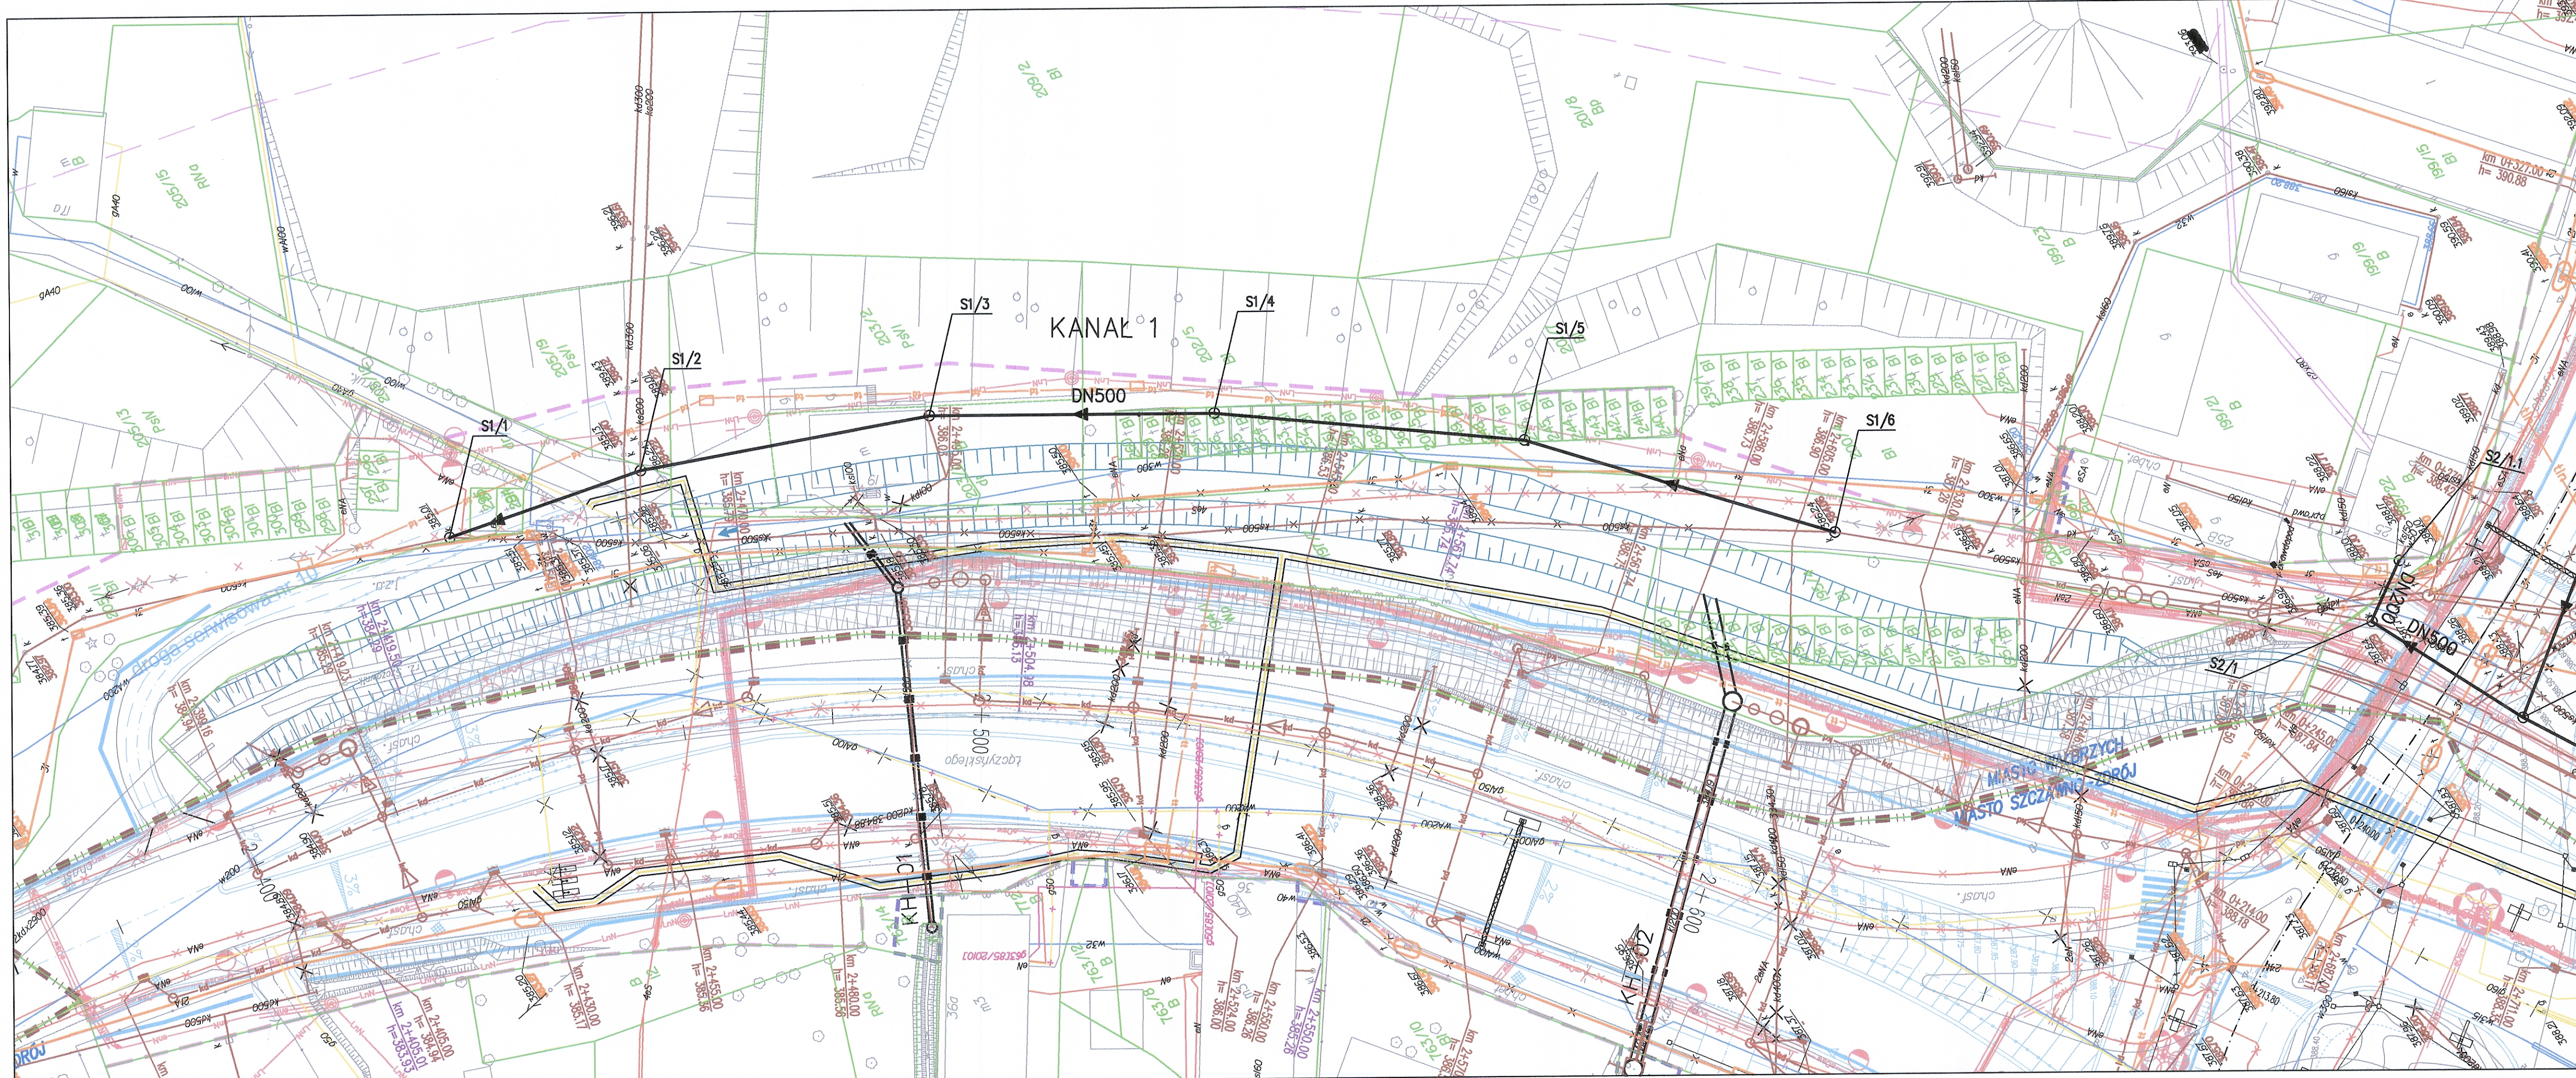

LEGENDA:

- linia rozgraniczająca teren
- linia czasowego zajęcia
- granica działki
- numer działki

SECI PROJEKTOWANE:

Kanalizacja sanitarne

- kanalizacja sanitarne
- rehabilitacja kanalizacji sanitarnej
- studnia kanalizacyjna
- likwidacja

Kanalizacja deszczowa

- kanalizacja deszczowa
- kanalizacja deszczowa DN300
- kanalizacja deszczowa tłoczna
- kanalizacja deszczowa do renowacji
- osadnik i separator subelastyczny rozporządnych
- osadnik i separator subelastyczny rozporządnych
- osadnik i separator subelastyczny rozporządnych
- likwidacja

OS SEP

- studnia kanalizacyjna
- studnia wypadowa
- studnia kontrolna
- studnia kontrolna
- osadnik i separator subelastyczny rozporządnych
- likwidacja

BRANŻA TELETECHNICZNA

- sieć TP S.A.
- sieć Dialog
- sieć napowietrzna
- studnia kablowa
- złącza kablowe
- likwidacja

BRANŻA GAZOWA

- sieć gazowa
- likwidacja

BRANŻA ELEKTROENERGETYCZNA

- kabel średniego napięcia
- kabel obwodów oświetlenia
- kabel niskiego napięcia
- przewody linii napowietrznej niskiego napięcia
- przewody linii napowietrznej średniego napięcia
- słupy linii napowietrznej
- złącza kablowe nN
- likwidacja

BRANŻA WODOCIĄGOWA

- sieć wodociągowa
- studnia z zasuwą DN250
- likwidacja

BRANŻA HYDROLOGICZNA

- sieć hydrologiczna
- zbiorniki retencyjne
- cieki naturalne
- rowy melioracyjne
- likwidacja
- rura ochronna

INWESTOR
GENERALNA DYREKCJA DRÓG KRAJOWYCH I AUTOSTRAD
53-139 WROCLAW ul. Powstańców Śl. 186

JEDNOSTKA PROJEKTOWA
TRAKT sp. z o.o. sp. k.
40-159 Katowice, ul. Jesionowa 15
tel: (0-32) 228-12-70, fax: (0-32) 220-70-04
trakt@trakt.pl

ZADANIE
Budowa obwodnicy m. Wałbrzych
w ciągu drogi krajowej nr 35
od km 2+350 do km 8+250

NAZWA OPRACOWANIA
PROJEKT BUDOWLANY
TOM VI CZĘŚĆ VI/3

TYTUL RYSUNKU
PLAN SYTUACYJNY
KANAL 1

FUNKCJA	IMIĘ I NAZWISKO	BRANŻA/NUMER UPRAWNIENI	PODPIS
PROJEKTANT	inż. Barbara Talaga	wod-kan 833/82	
SPRAWDZAJĄCY	mgr inż. Maria Hanak	wod-kan 541/94	
OPRACOWAŁ	mgr inż. Katarzyna Mazur		
OPRACOWAŁ	Małgorzata Dziabala		

NR UMOWY
GDDKiA O NR
85/PN/U/18-2/2009
(P-558/09)

SKALA
1:500

DATA
WRZESIEŃ
2010

STADIUM
PB

BRANŻA
wod-kan

NR RYS.
2.01
VI-3-KS-01