


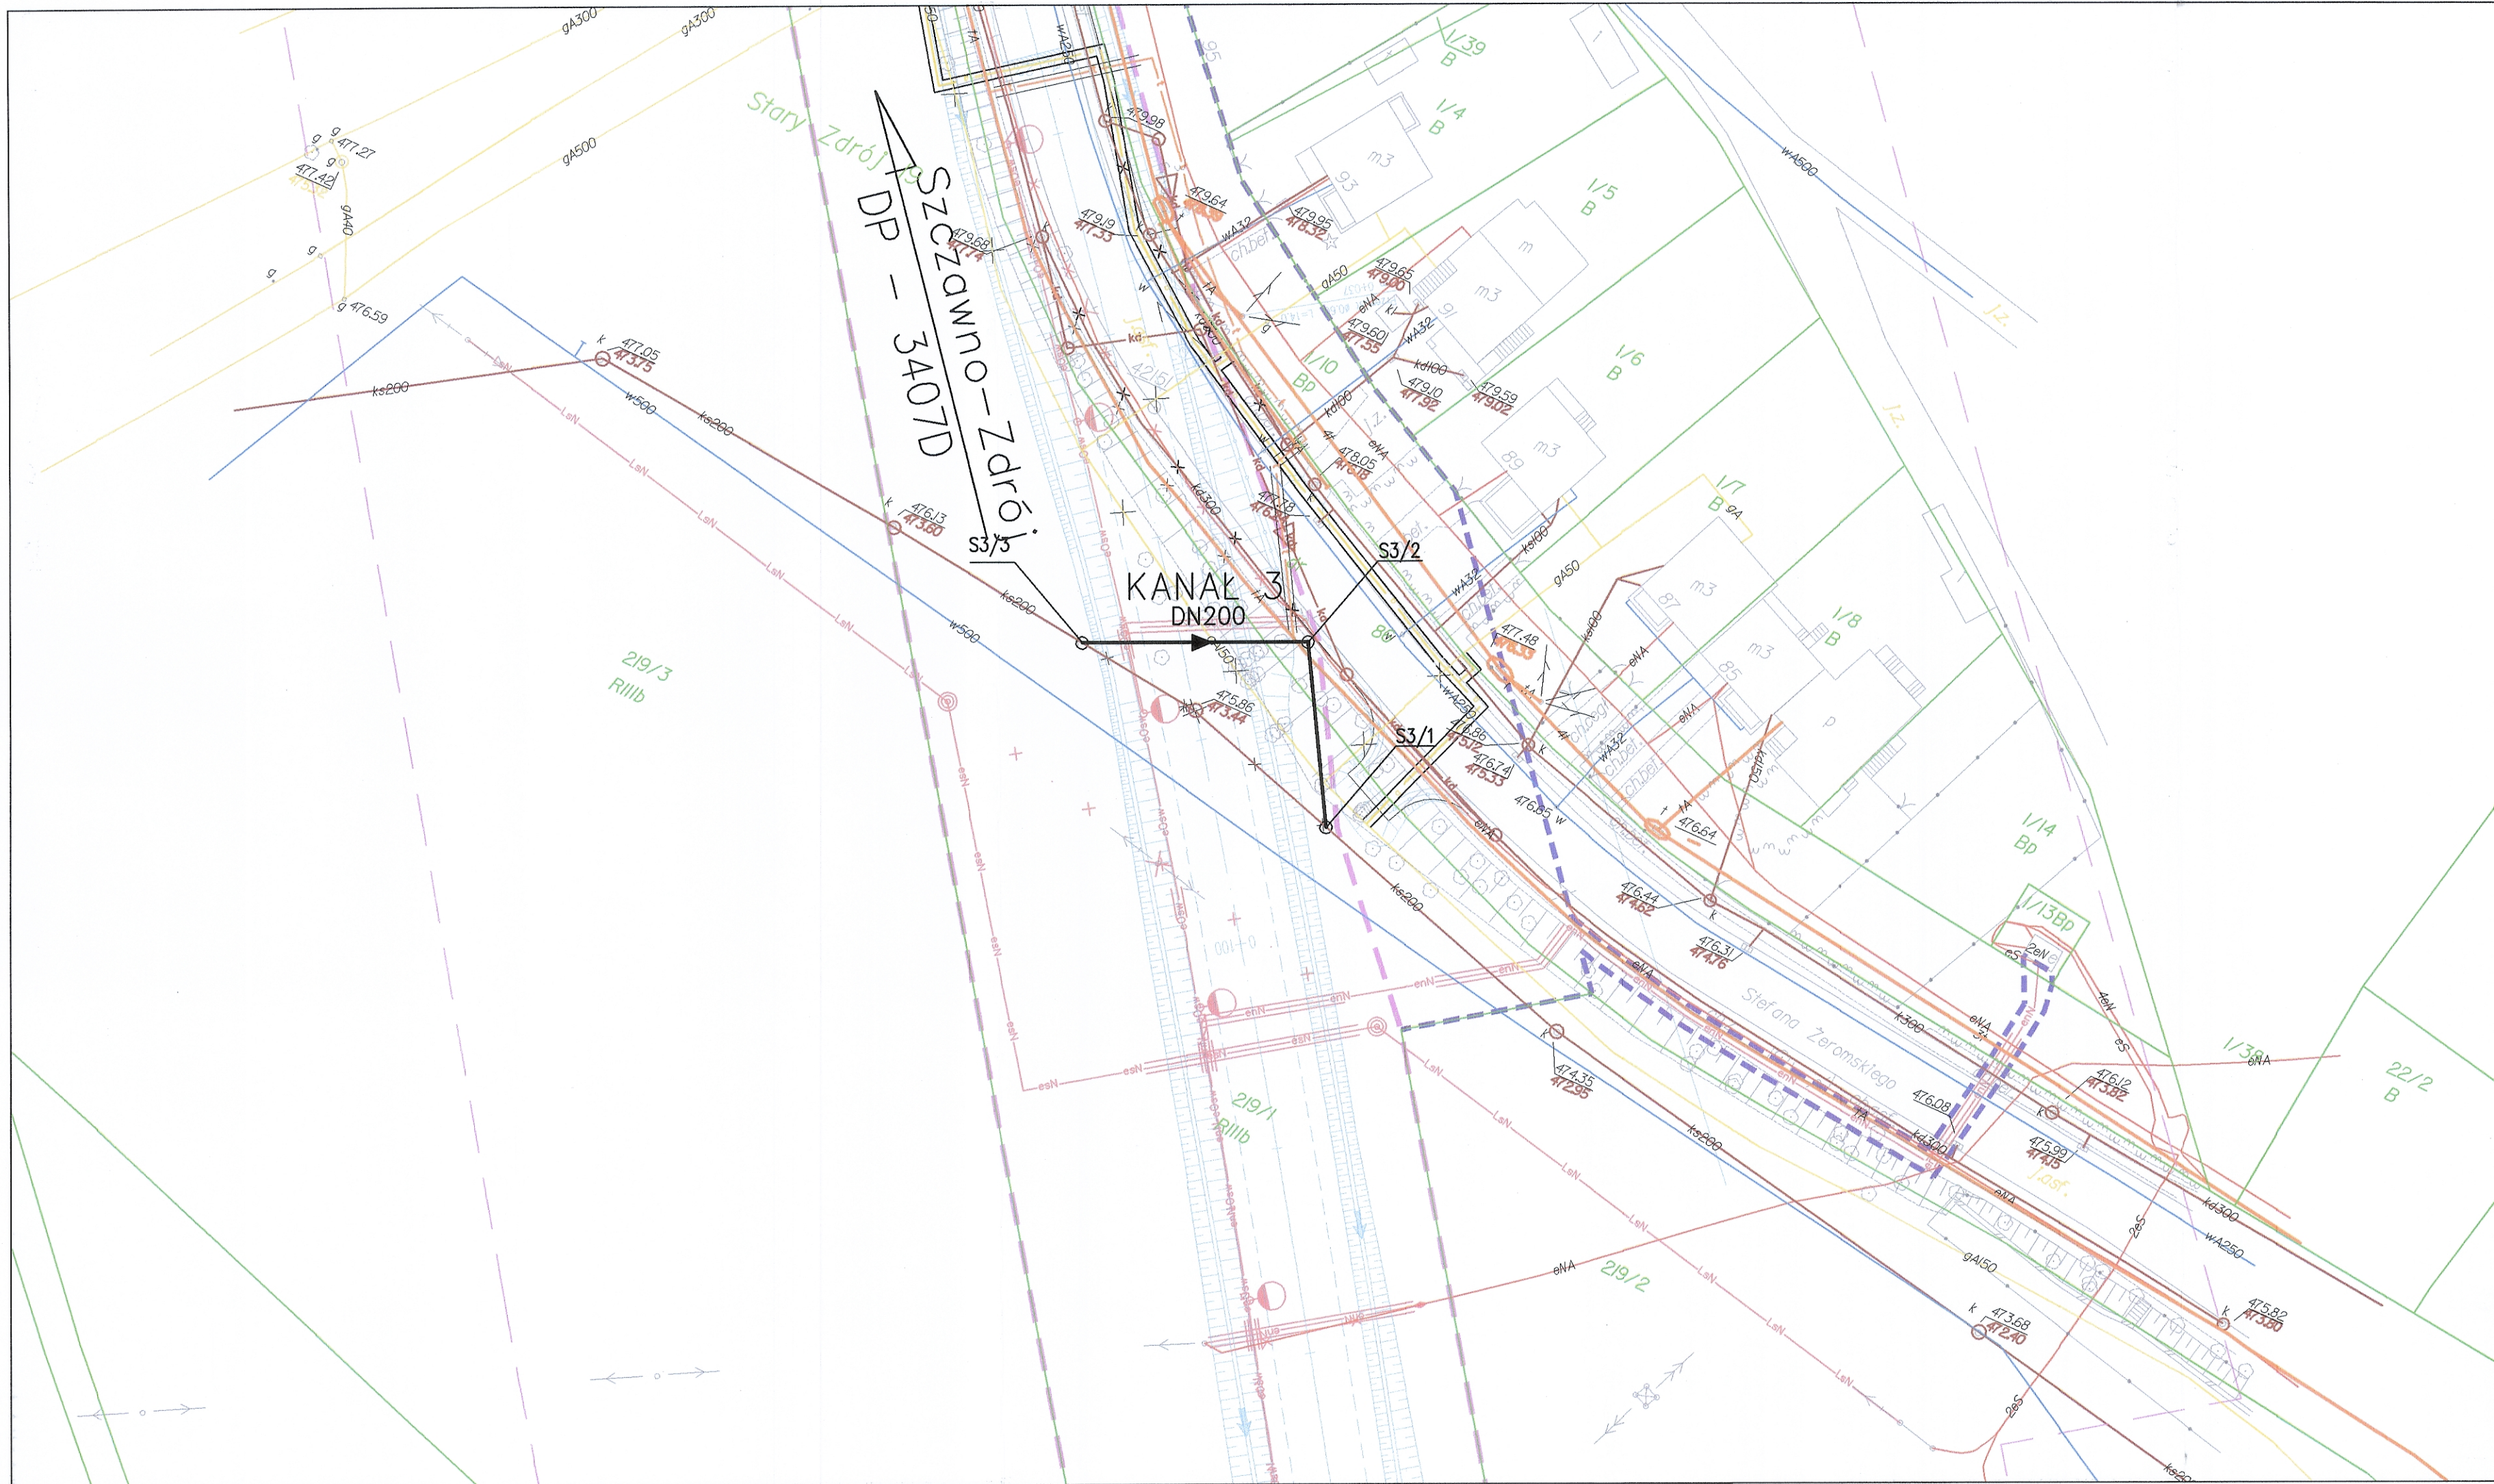

LEGENDA:

- linia rozgraniczająca teren
- linia czasowego zajęcia
- granica działki
- numer działki
- 137/2
- SIECI PROJEKTOWANE:
Kanalizacja sanitarna
 - kanalizacja sanitarna
 - rehabilitacja kanalizacji sanitarnej
 - studnia kanalizacyjna
 - likwidacja
- Kanalizacja deszczowa
 - kanalizacja deszczowa
 - kanalizacja deszczowa DN>700
 - kanalizacja deszczowa tłoczna
 - kanalizacja deszczowa do renowacji
- studnia kanalizacyjna
- studnia wpadowa
- studnia kontrolna
- osadnik i separator substancji ropopochodnych
- osadnik i separator substancji ropopochodnych
- likwidacja
- Branża teletechniczna
 - sieć TP S.A.
 - sieć Dialog
 - sieć napowietrzna
 - studnia kablowa
 - złącze kablowe
 - likwidacja
- Branża gazowa
 - sieć gazowa
 - likwidacja
- Branża elektroenergetyczna
 - kable średniego napięcia
 - kable obwodów oświetlenia
 - kable niskiego napięcia
 - przewody linii napowietrznej niskiego napięcia
 - przewody linii napowietrznej średniego napięcia
- słup z oprawą oświetlenia
- słup linii napowietrznej
- złącze kablowe nN
- likwidacja
- Branża wodociągowa
 - sieć wodociągowa
 - studnia z zasuwą DN>250
 - likwidacja
- Branża hydrologiczna
 - sieć hydrotechniczna
 - zbiorniki retencyjne
- ciek naturalne
- rowy melioracyjne
- likwidacja
- rura ochronna

18

INWESTOR
GENERALNA DYREKCJA DRÓG KRAJOWYCH I AUTOSTRAD
53-139 WROCŁAW ul. Powstańców Śl. 186



JEDNOSTKA PROJEKTOWA
TRAKT sp. z o.o., sp.k.
40-159 Katowice, ul. Jesionowa 15
tel: (0-32) 228-12-70, fax: (0-32) 220-70-04
trakt@trakt.pl

ZADANIE
**Budowa obwodnicy m. Wałbrzych
w ciągu drogi krajowej nr 35
od km 2+350 do km 8+250**

NAZWA OPRACOWANIA
PROJEKT BUDOWLANY
TOM VI CZĘŚĆ VI/3

TYTUŁ RYSUNKU
PLAN SYTUACYJNY
KANAL 3

FUNKCJA	IMIĘ I NAZWISKO	BRANŻA/NUMER UPRAWNIENI	PODPIS
PROJEKTANT	inż. Barbara Talaga	wod-kan 833/82	
SPRAWDZAJĄCY	mgr inż. Maria Hanak	wod-kan 541/94	
OPRACOWAŁ	mgr inż. Katarzyna Mazur		
OPRACOWAŁ	Małgorzata Dziabala		

NR UMOWY GDDKIA 0/WR 86/PN/U/R-2/2009 (PR-556/09)	SKALA 1:500	DATA WRZESIEŃ 2010	STADIUM PB	BRANŻA wod-kan	NR RYS. 2.03 /VI-3-KS-01
--	----------------	--------------------------	---------------	-------------------	------------------------------------