




3.6.3.2-04
5/12
1 1 KWI. 2012
z dnia

Z up. WOJEWODY DOLNOŚLĄSKIEGO
Jarosław Barańczak
DYREKTOR WYDZIAŁU
INFRASTRUKTURY

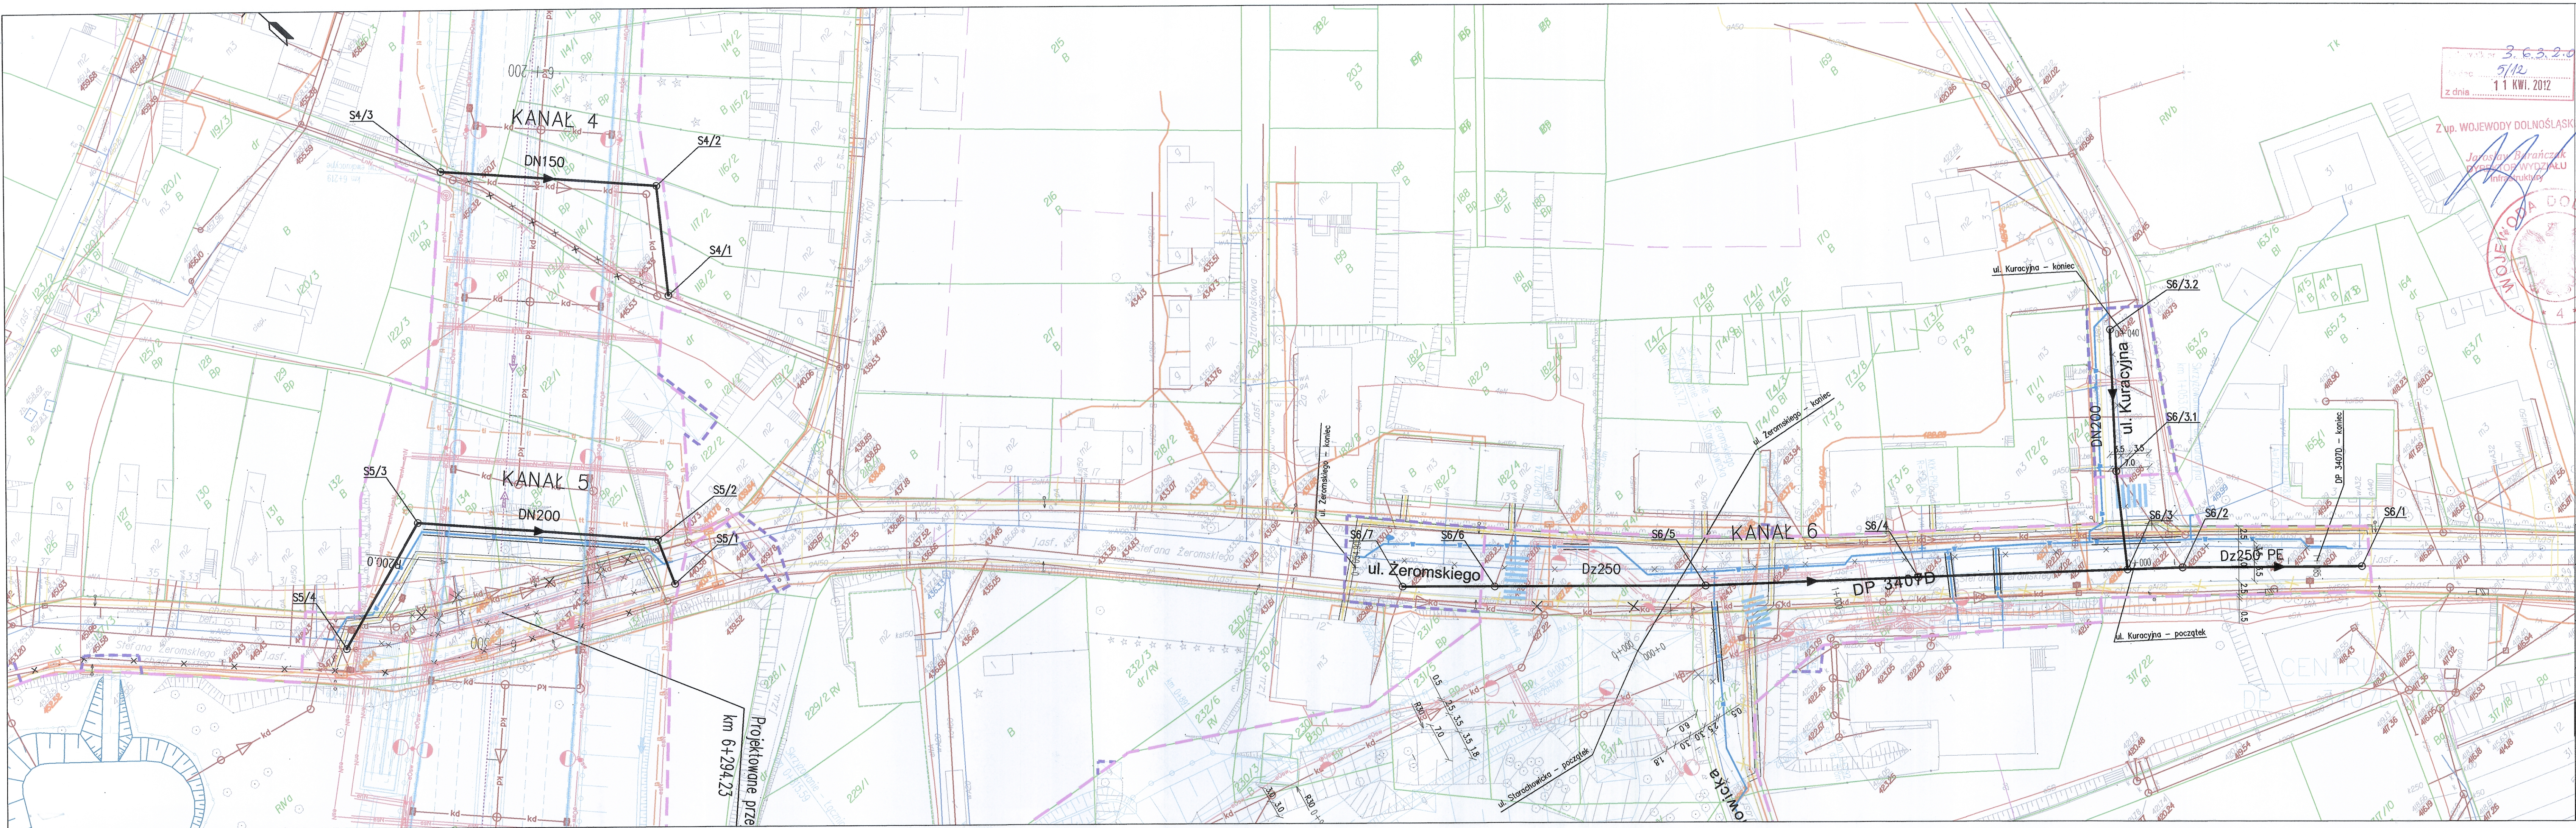

LEGENDA:

- linia rozgraniczająca teren
- linia czasowego zajęcia
- granica działki
- numer działki

SIĘCI PROJEKTOWANE:

Kanalizacja sanitarna

- kanalizacja sanitarna
- rehabilitacja kanalizacji sanitarnej
- studnia kanalizacyjna

Kanalizacja deszczowa

- kanalizacja deszczowa
- kanalizacja deszczowa DN200
- kanalizacja deszczowa do rowu
- kanalizacja deszczowa do rowu

OS SEP

- studnia kanalizacyjna
- studnia wpadowa
- studnia kontrolna
- osadnik i separator substancji ropopochodnych
- osadnik i separator substancji ropopochodnych
- likwidacja

Brzoza teletechniczna

- sieć IP S.A.
- sieć Dialog
- sieć napowietrzna
- złącze kablowe
- studnia kablowa
- likwidacja

Brzoza gazowa

- sieć gazowa
- likwidacja

Brzoza elektroenergetyczna

- kable średniego napięcia
- kable obwodów oświetlenia
- kable niskiego napięcia
- przewody linii napowietrznej niskiego napięcia
- przewody linii napowietrznej średniego napięcia
- słup z oporą oświetlenia
- złącze kablowe nN
- likwidacja

Brzoza wodociągowa

- sieć wodociągowa
- studnia z zasuwą Dn250
- likwidacja

Brzoza hydrologiczna

- sieć hydrologiczna
- zbiorniki retencyjne

inne

- ciek naturalny
- rowy melioracyjne
- likwidacja
- rura ochronna

INWESTOR			
GENERALNA DYREKCJA DRÓG KRAJOWYCH I AUTOSTRAD 53-139 WROCŁAW ul. Powstańców Śl. 186			
JEDNOSTKA PROJEKTOWA			
TRAKT sp. z o.o. sp.k. 40-159 Katowice, ul. Jesionowa 15 tel: (0-32) 228-12-70, fax: (0-32) 220-70-04 trak@trak.pl			
ZADANIE			
Budowa obwodnicy m. Wałbrzych w ciągu drogi krajowej nr 35 od km 2+350 do km 8+250			
NAZWA OPRACOWANIA			
PROJEKT BUDOWLANY TOM VI CZĘŚĆ VI/3			
TYTUŁ RYSUNKU			
PLAN SYTUACYJNY KANAL 4, 5, 6			
FUNKCJA	IMIĘ I NAZWISKO	BRANŻA/NUMER UPRAWNIENI	PODPIS
PROJEKTANT	inż. Barbara Talaga	wod-kan 833/82	
SPRAWDZAJĄCY	mgr inż. Maria Hanak	wod-kan 541/94	
OPRACOWAŁ	mgr inż. Katarzyna Mazur		
NR UNIKOWY GDDKiA O/RN 86/PN/II/8-2/2009 (PR-538/09)	SKALA 1:500	DATA WRZESIEŃ 2010	STADIUM PB
BRANŻA wod-kan			NR RYS. 2.04/VI-3-KS-01