


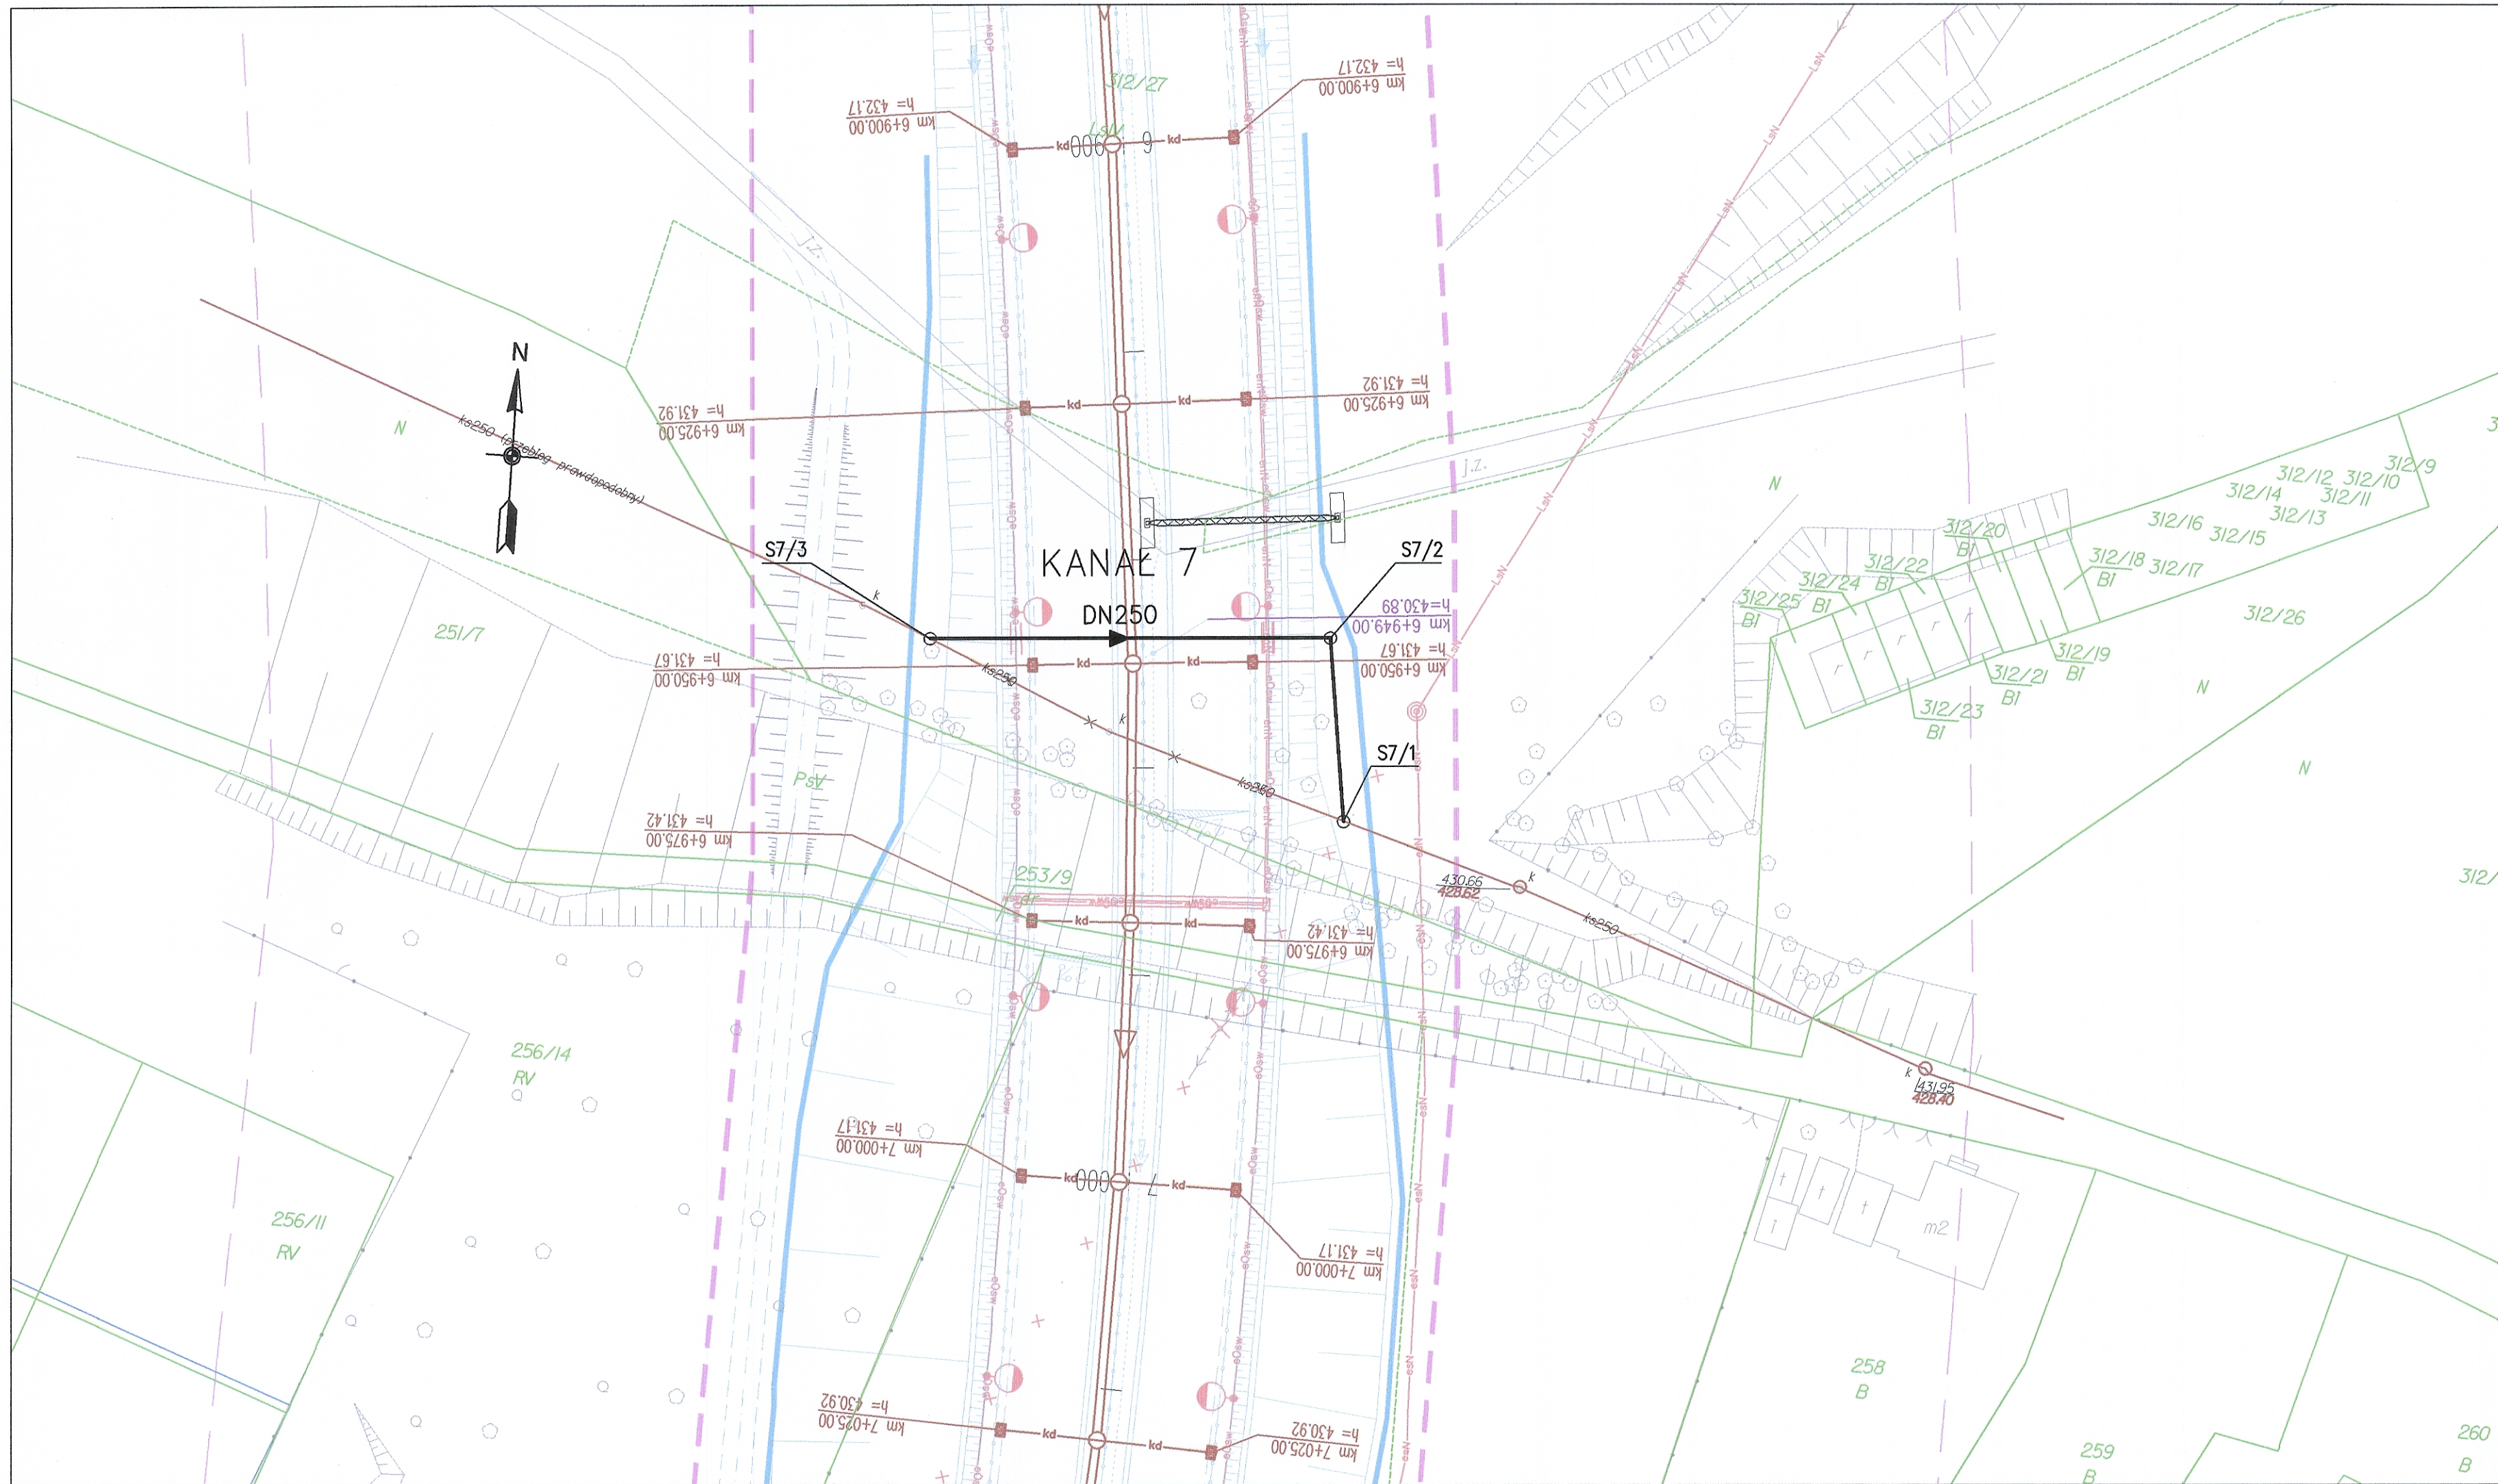

LEGENDA:

- linia rozgraniczająca teren
- linia czasowego zajęcia
- granica działki
- 137/2 --- numer działki

SIECI PROJEKTOWANE:

Kanalizacja sanitarne

- kanalizacja sanitarne
- rehabilitacja kanalizacji sanitarnej
- studnia kanalizacyjna
- likwidacja

Kanalizacja deszczowa

- kanalizacja deszczowa
- kanalizacja deszczowa DN>700
- kanalizacja deszczowa tłoczna
- kanalizacja deszczowa do retencji

OS SEP

- studnia kanalizacyjna
- studnia wpadowa
- studnia kontrolna
- studnia i separator substancji ropopochodnych
- likwidacja

BRANZA TELETECHNICZNA

- sieć TP S.A.
- sieć Dialog
- sieć napowietrzne
- złącze kablowe
- likwidacja

BRANZA GAZOWA

- sieć gazowa
- likwidacja

BRANZA ELEKTROENERGETYCZNA

- esN --- sieć średniego napięcia
- eOsw --- sieć obwodów oświetlenia
- enN --- sieć niskiego napięcia
- LnN --- przewody linii napowietrznej średniego napięcia
- LsN --- przewody linii napowietrznej
- słup z oprawą oświetlenia
- złącza kablowe nN
- likwidacja

BRANZA WODOCIĄGOWA

- sieć wodociągowa
- studnia z zasuwą DN>250
- likwidacja

BRANZA HYDROLOGICZNA

- sieć hydrotechniczna
- zbiorniki retencyjne

CIĘKI NATURALNE

- ciek naturalny
- rowy melioracyjne
- likwidacja
- rura ochronna

INWESTOR
GENERALNA DYREKCJA DRÓG KRAJOWYCH I AUTOSTRAD
53-139 WROCŁAW ul. Powstańców Śl. 186

JEDNOSTKA PROJEKTOWA
TRAKT. sp. z o.o. sp.k.
40-159 Katowice, ul. Jesionowa 15
tel: (0-32) 228-12-70, fax: (0-32) 220-70-04
trakt@trakt.pl

ZADANIE
**Budowa obwodnicy m. Wałbrzych
w ciągu drogi krajowej nr 35
od km 2+350 do km 8+250**

NAZWA OPRACOWANIA
PROJEKT BUDOWLANY
TOM VI CZĘŚĆ VI/3

TYTUŁ RYSUNKU
PLAN SYTUACYJNY
KANAL 7

FUNKCJA	IMIĘ I NAZWISKO	BRANŻA/NUMER UPRAWNIENI	PODPIS
PROJEKTANT	inż. Barbara Talaga	wod-kan 833/82	
SPRAWDZAJĄCY	mgr inż. Maria Hanak	wod-kan 541/94	
OPRACOWAŁ	mgr inż. Katarzyna Mazur		
OPRACOWAŁ	Małgorzata Dziabala		

NR UMOWY GDDKA O/NR 86/PN/U/R-2/2009 (PR-558/09)	SKALA 1:500	DATA WRZESIEŃ 2010	STADIUM PB	BRANŻA wod-kan	NR RYS. 2.05 /VI-3-KS-01
---	----------------	--------------------------	---------------	-------------------	-----------------------------