
 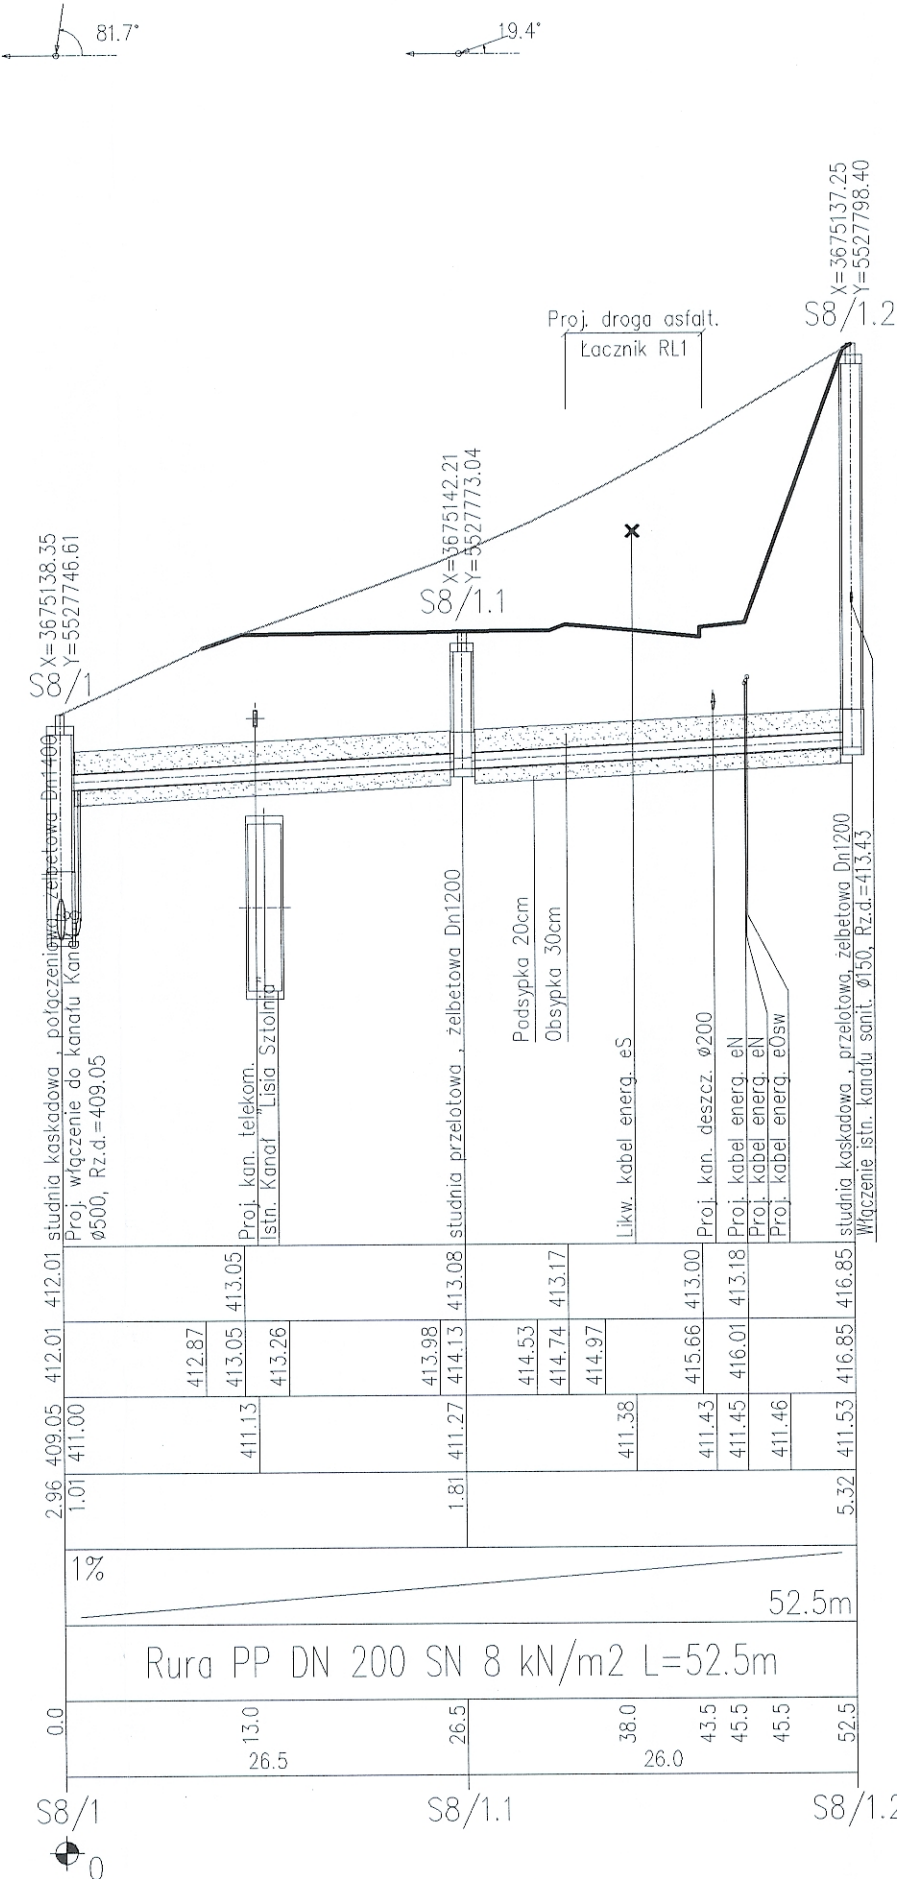




- 1) Przed przystąpieniem do robót budowlano – montażowych należy określić rzędne posadowienia uzbrojenia istniejącego na trasie proj. kanalizacji;
- 2) W miejscach włączeń do istn. kanalizacji należy wykonać przekopy kontrolne w celu ustalenia rzędnej posadowienia kanałów
- 3) Istniejące uzbrojenie na trasie wykonywanej kanalizacji należy zabezpieczyć zgodnie z wytycznymi gestorów sieci.
- 4) W miejscach skrzyżowań z uzbrojeniem podziemnym roboty wykonać ręcznie pod nadzorem zainteresowanych służb;
- 5) Rzędne włązów studzienek kanalizacyjnych należy dostosować do istniejącego terenu lub zgodnego z projektowanym zagospodarowaniem terenu;

INWESTOR		GENERALNA DYREKCJA DRÓG KRAJOWYCH I AUTOSTRAD 53-139 WROCŁAW ul. Powstańców Śl. 186		 GDDKIA	
JEDNOSTKA PROJEKTOWA				TRAKT .sp. z o.o. sp.k. 40-159 Katowice, ul. Jesionowa 15 tel: (0-32) 222-12-70, fax: (0-32) 222-70-94 trakt@trakt.pl	
ZADANIE		Budowa obwodnicy m. Wałbrzych w ciągu drogi krajowej nr 35 od km 2+350 do km 8+250			
NAZWA OPRACOWANIA		PROJEKT BUDOWLANY TOM VI CZĘŚĆ VI/3			
TYTUŁ RYSUNKU		PROFIL PODŁUŻNY KANAL 8, 9			
FUNKCJA	IMIE I NAZWISKO	BRANŻA/NUMER UPRAWNIENI		PODPIS	
PROJEKTANT	inż. Barbara Talaga	wod-kan 833/82			
SPRAWDZAJĄCY	mgr inż. Maria Hanak	wod-kan 541/94			
OPRACOWAŁ	mgr inż. Katarzyna Mazur				
NR UMOWY GDDKIA 0/WR 86/794/08-2/2009 (PI-558/09)	SKALA 1:100/500	DATA WRZESIEŃ 2010	STADIUM PB	BRANŻA wod-kan	NR RYS. 3.05 /VI-3-KS-01