
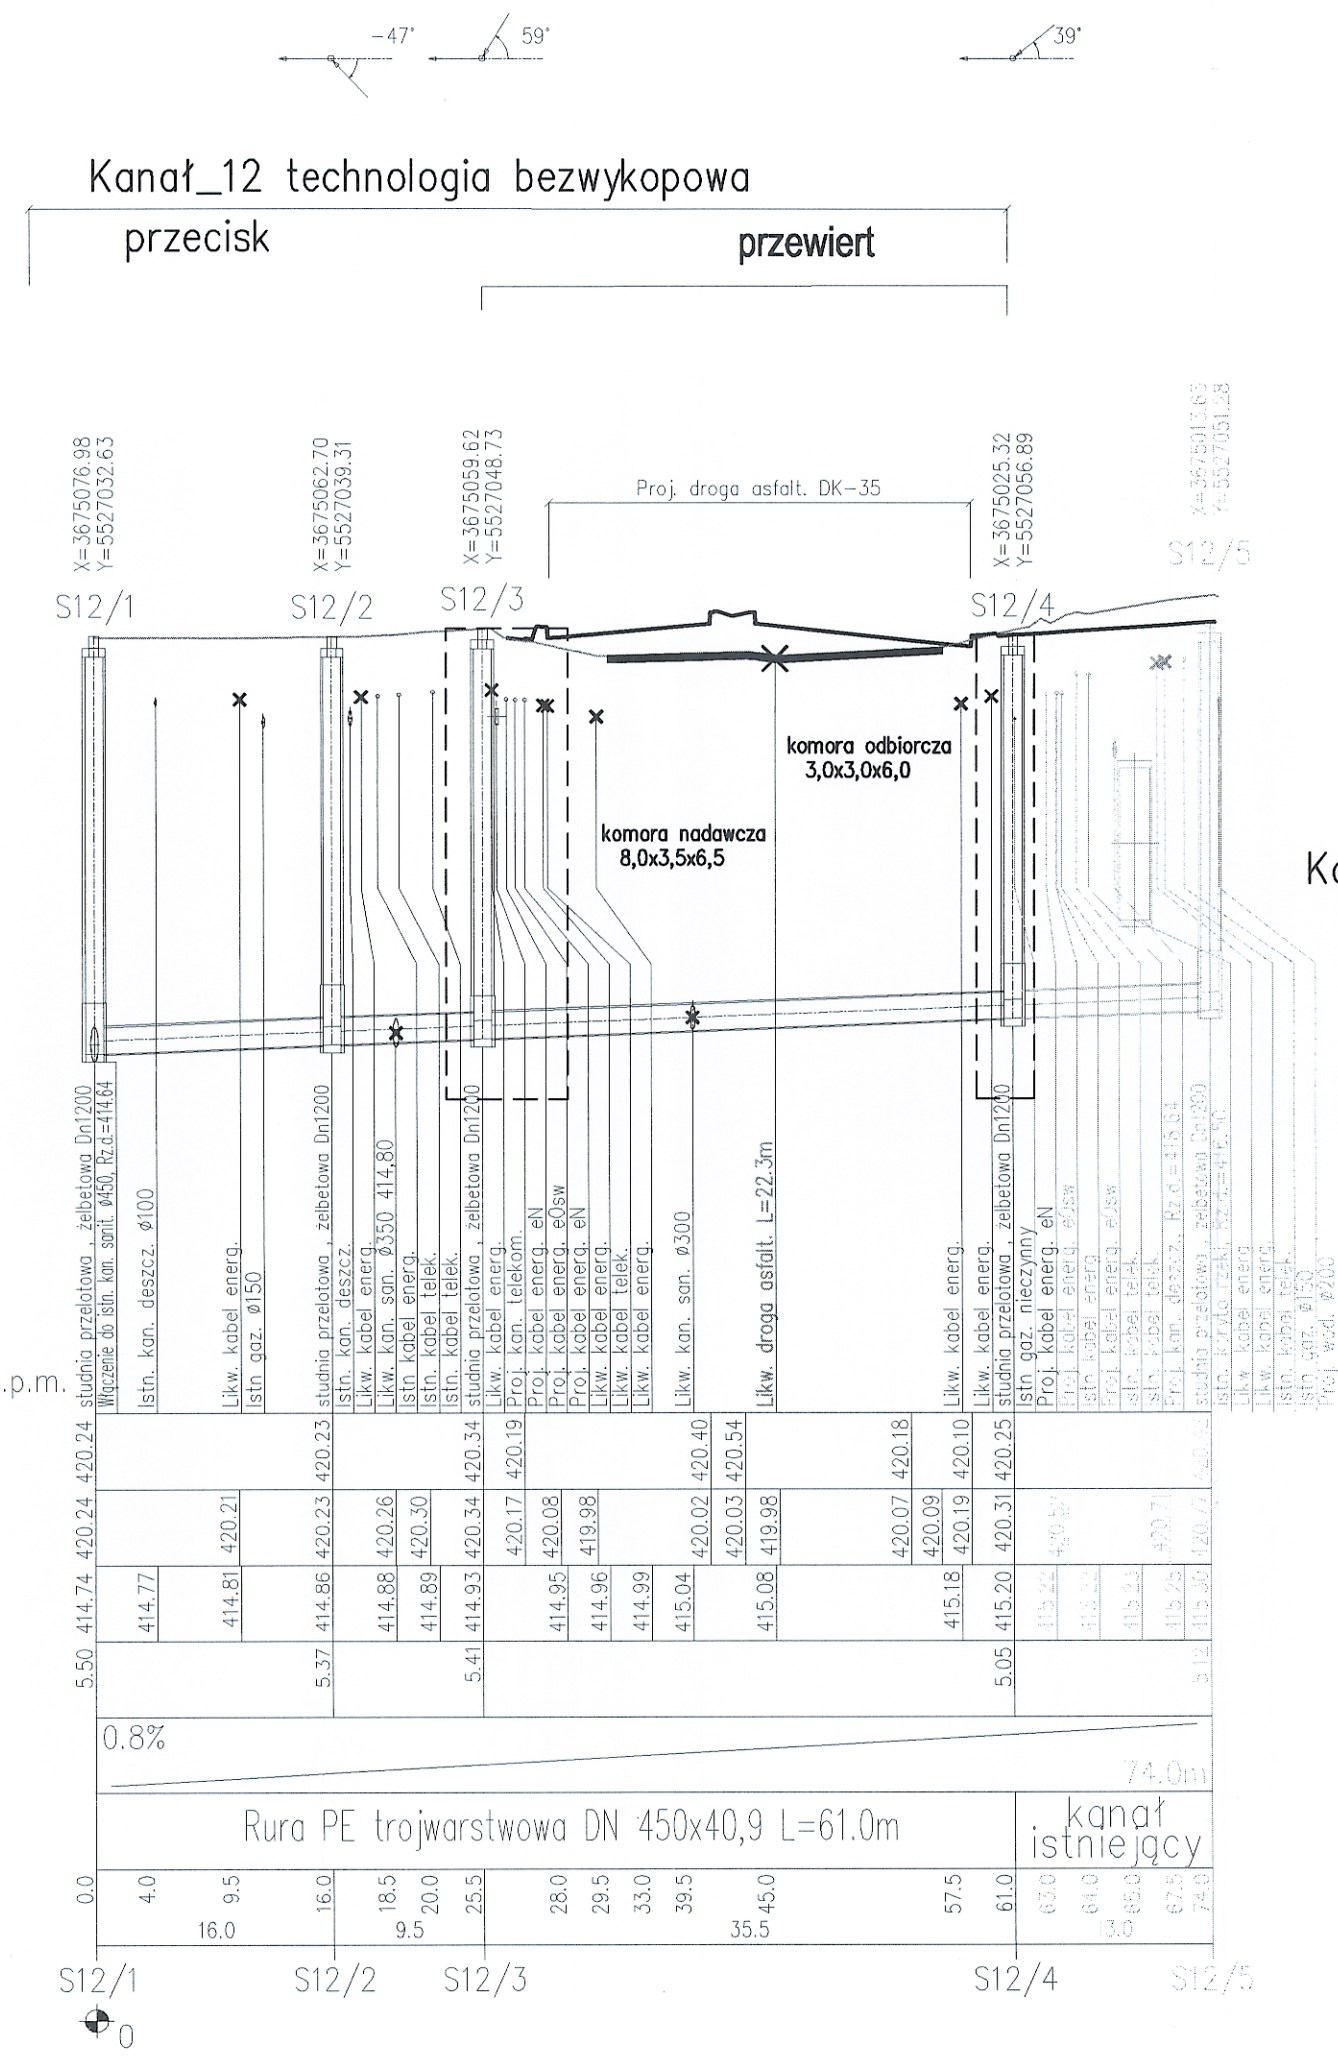
 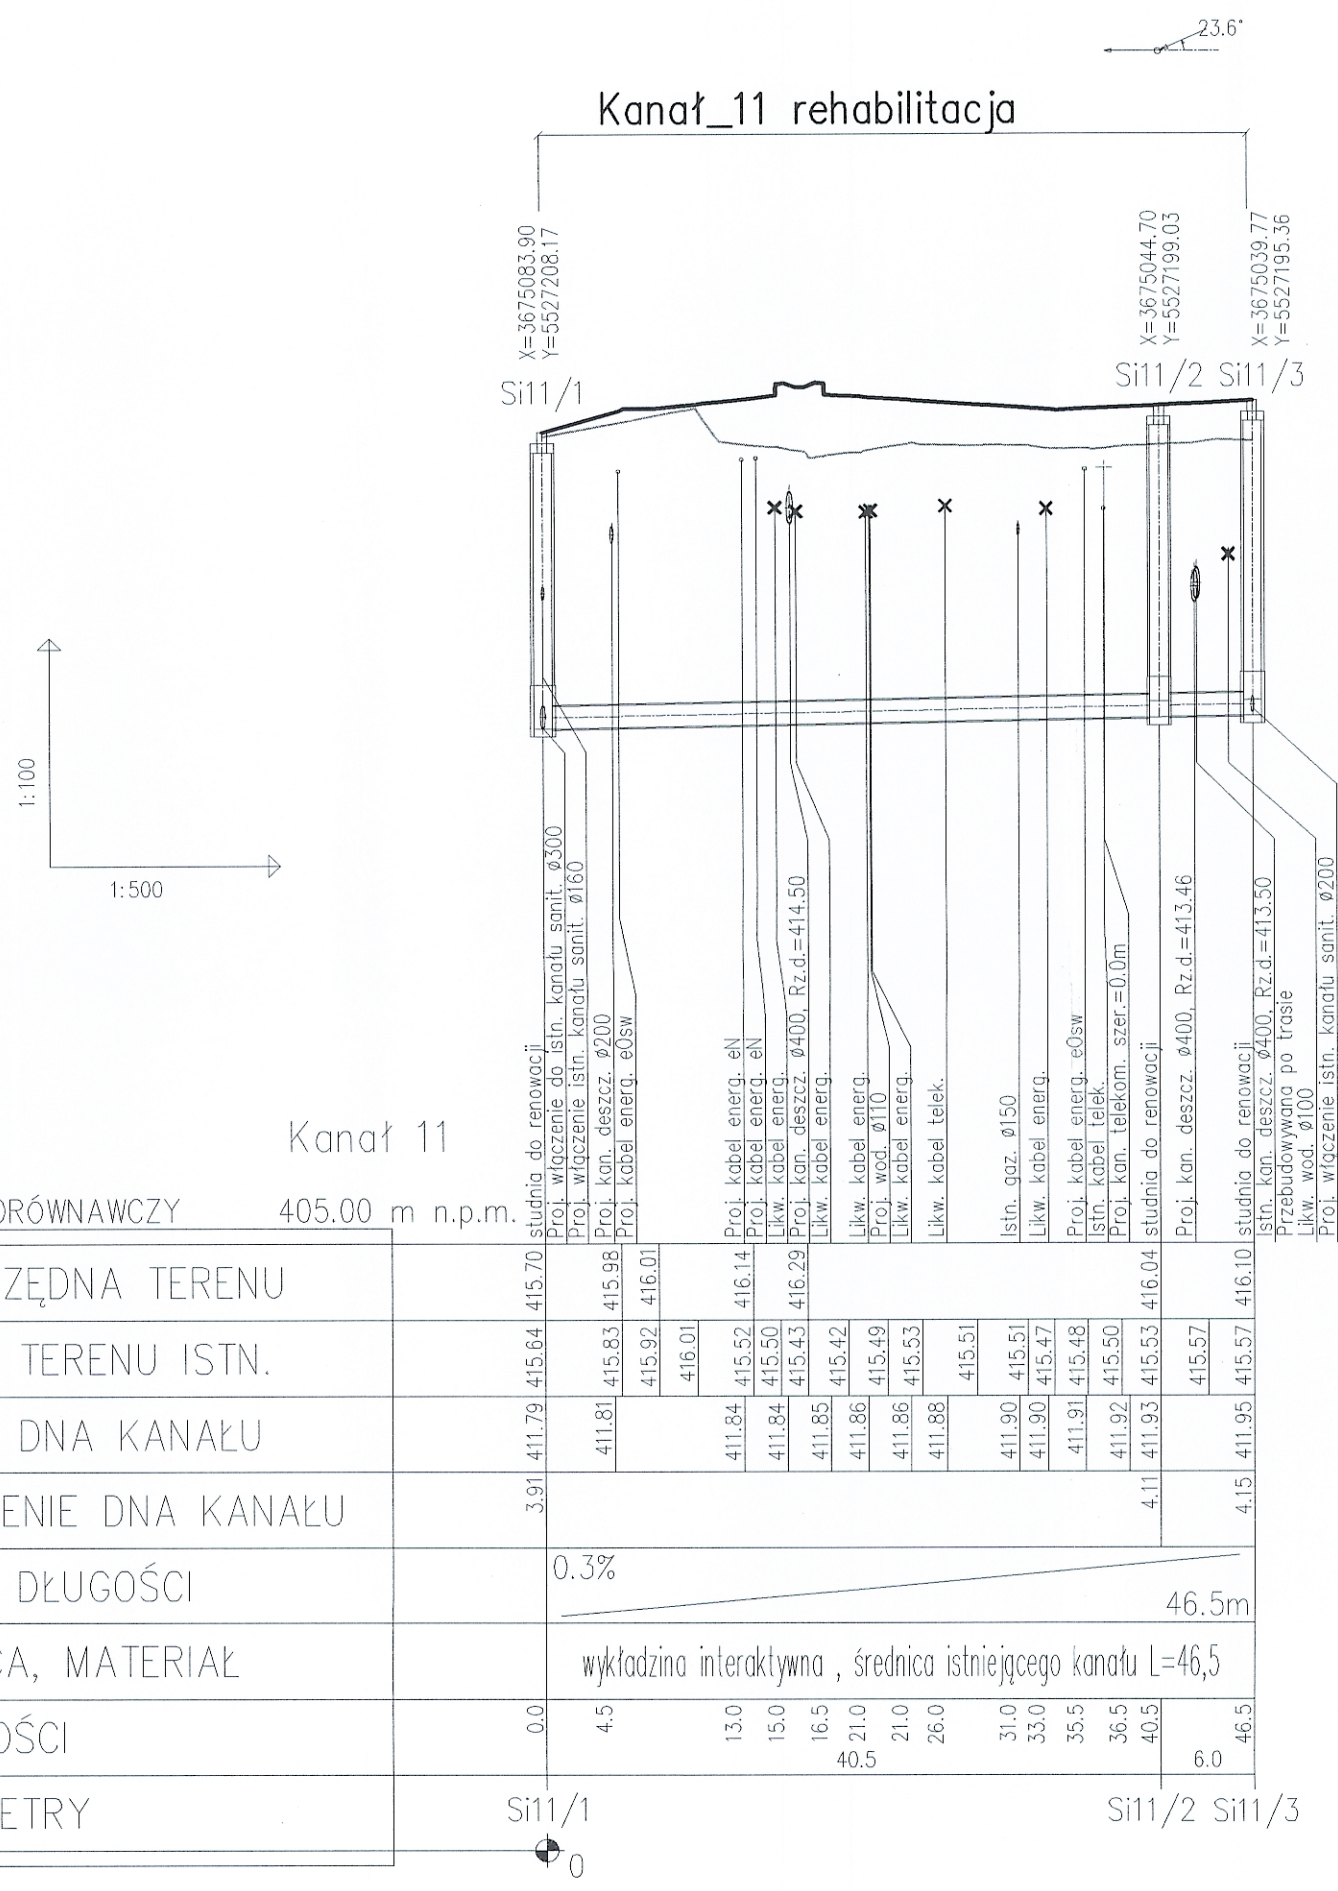




- UWAGI:
- 1) Przed przystąpieniem do robót budowlano – montażowych należy określić rzędne posadowienia uzbrojenia istniejącego na trasie proj. kanalizacji;
 - 2) W miejscach włączeń do istn. kanalizacji należy wykonać przekopy kontrolne w celu ustalenia rzędnej posadowienia kanałów
 - 3) Istniejące uzbrojenie na trasie wykonywanej kanalizacji należy zabezpieczyć zgodnie z wytycznymi gestorów sieci.
 - 4) W miejscach skrzyżowań z uzbrojeniem podziemnym roboty wykonać ręcznie pod nadzorem zainteresowanych służb;
 - 5) Rzędne włączów studzienek kanalizacyjnych należy dostosować do istniejącego terenu lub zgodnego z projektowanym zagospodarowaniem terenu;
 - 6) Należy przeprowadzić renowację istniejących studzienek kanalizacyjnych Si11/1, Si11/2, Si11/3

INWESTOR			
GENERALNA DYREKCJA DRÓG KRAJOWYCH I AUTOSTRAD 53-139 WROCLAW ul. Powstańców Śl. 186			
JEDNOSTKA PROJEKTOWA			
 TRAKT .sp. z o.o. sp.k. 40-159 Katowice, ul. Jesionowa 15 tel: (0-32) 228-12-70, fax: (0-32) 220-70-04 trak@trak.pl			
ZADANIE			
Budowa obwodnicy m. Wałbrzych w ciągu drogi krajowej nr 35 od km 2+350 do km 8+250			
NAZWA OPRACOWANIA			
PROJEKT BUDOWLANY TOM VI CZĘŚĆ VI/3			
TYTUŁ RYSUNKU			
PROFIL PODŁUŻNY KANAL 11, 12			
FUNKCJA	IMIE I NAZWISKO	BRANŻA/NUMER UPRAWNIENI	PODPIS
PROJEKTANT	inż. Barbara Talaga	wod-kan 833/82	
SPRAWDZAJĄCY	mgr inż. Maria Hanak	wod-kan 541/94	
OPRACOWAŁ	Małgorzata Dziabala		
NR UMOWY 0006A U/NR 86/PN/U/R-2/2009 (PR-558/09)	SKALA 1:100/500	DATA WRZESIEŃ 2010	STADIUM PB
BRANŻA wod-kan		NR RYS. 3.07	/VI-3-KS-01