

proj. ul. Wysockiego


proj. ul. Wysockiego

$X=3675089.58$
 $Y=5527025.95$

$X=3675090.42$
 $Y=5527000.30$

Si13/1


Si13/2

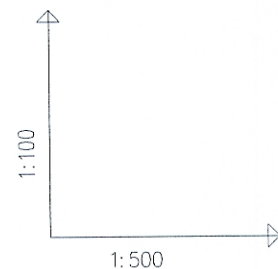

Kanał 13

POZIOM PORÓWNAWCZY	410.00 m n.p.m.
--------------------	-----------------

PROJ. RZĘDNA TERENU		420.18		420.18	420.25	420.36		420.11	420.08
RZĘDNA TERENU ISTN.		420.18	420.11	420.21	420.19	420.24	420.29	420.32	420.30
RZĘDNA DNA KANAŁU		414.61	414.98		415.58			416.41	416.63
ZAGŁĘBIENIE DNA KANAŁU		5.57							3.45
SPADKI, DŁUGOŚCI			7.9% 25.7m						
ŚREDNICA, MATERIAŁ			wykładzina interaktywna średnica istniejącego kanału						
ODLEGŁOŚCI	0.0	4.7	12.3	25.7	22.8	25.7			
HEKTOMETRY	Si13/1								Si13/2

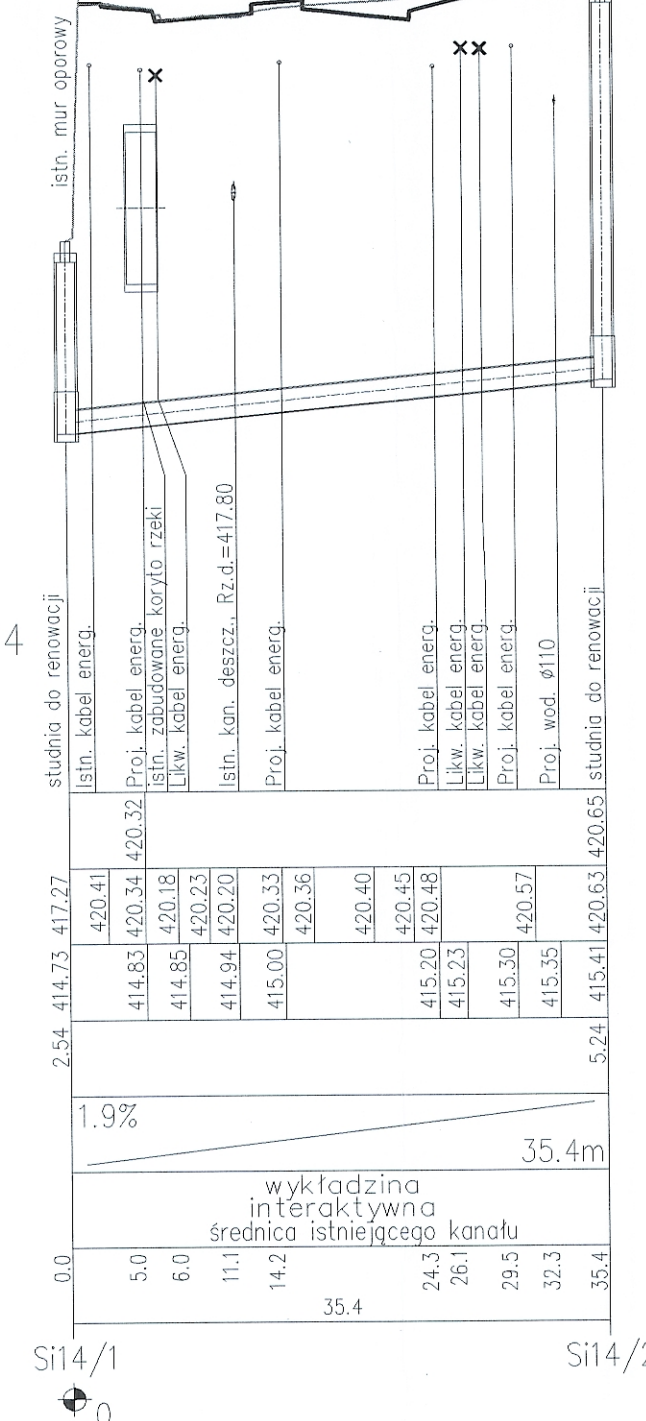

Kanał 14

Kanał 14

- 1) Przed przystąpieniem do robót budowlano – montażowych należy określić rzędne posadowienia uzbrojenia istniejącego na trasie proj. kanalizacji;
- 2) W miejscach włączeń do istn. kanalizacji należy wykonać przekopy kontrolne w celu ustalenia rzędnej posadowienia kanałów
- 3) W miejscach skrzyżowań z uzbrojeniem podziemnym roboty wykonać ręcznie pod nadzorem zainteresowanych służb;
- 4) Rzędne wjazdów studzienek kanalizacyjnych należy dostosować do istniejącego terenu lub zgodnego z projektowanym zagospodarowaniem terenu;
- 5) Należy przeprowadzić renowację istniejących studzienek kanalizacyjnych Si13-1, Si13-2, Si14-1, Si14-2

INWESTOR		 GDDKiA	
GENERALNA DYREKCJA DRÓG KRAJOWYCH I AUTOSTRAD 53-139 WROCLAW ul. Powstańców Śl. 186			
JEDNOSTKA PROJEKTOWA		 TRAKT sp. z o.o. sp. k. 40-159 Katowice, ul. Jesionowa 15 tel: (0-32) 228-12-70, fax: (0-32) 220-70-04 trak@trak.pl	
ZADANIE Budowa obwodnicy m. Wałbrzych w ciągu drogi krajowej nr 35 od km 2+350 do km 8+250			
NAZWA OPRACOWANIA		PROJEKT BUDOWLANY TOM VI CZĘŚĆ VI/3	
TYTUŁ RYSUNKU PROFIL PODŁUŻNY KANAL 13, 14			
FUNKCJA	IMIĘ I NAZWISKO	BRANŻA/NUMER UPRAWNIENI	PODPIS
PROJEKTANT	inż. Barbara Talaga	wod-kan 833/82	
SPRAWDZAJĄCY	mgr inż. Maria Hanak	wod-kan 541/94	
OPRACOWAŁ	mgr inż. Katarzyna Mazur		
NR UMOWY GDDGiA O/WR 86/PN/II/R-2/2009 (PR-55R/09)	SKALA 1:100/500	DATA WRZESIEŃ 2010	STADIUM PB
BRANŻA wod-kan		NR RYS. 3.08 /VI-3-KS-01	