
 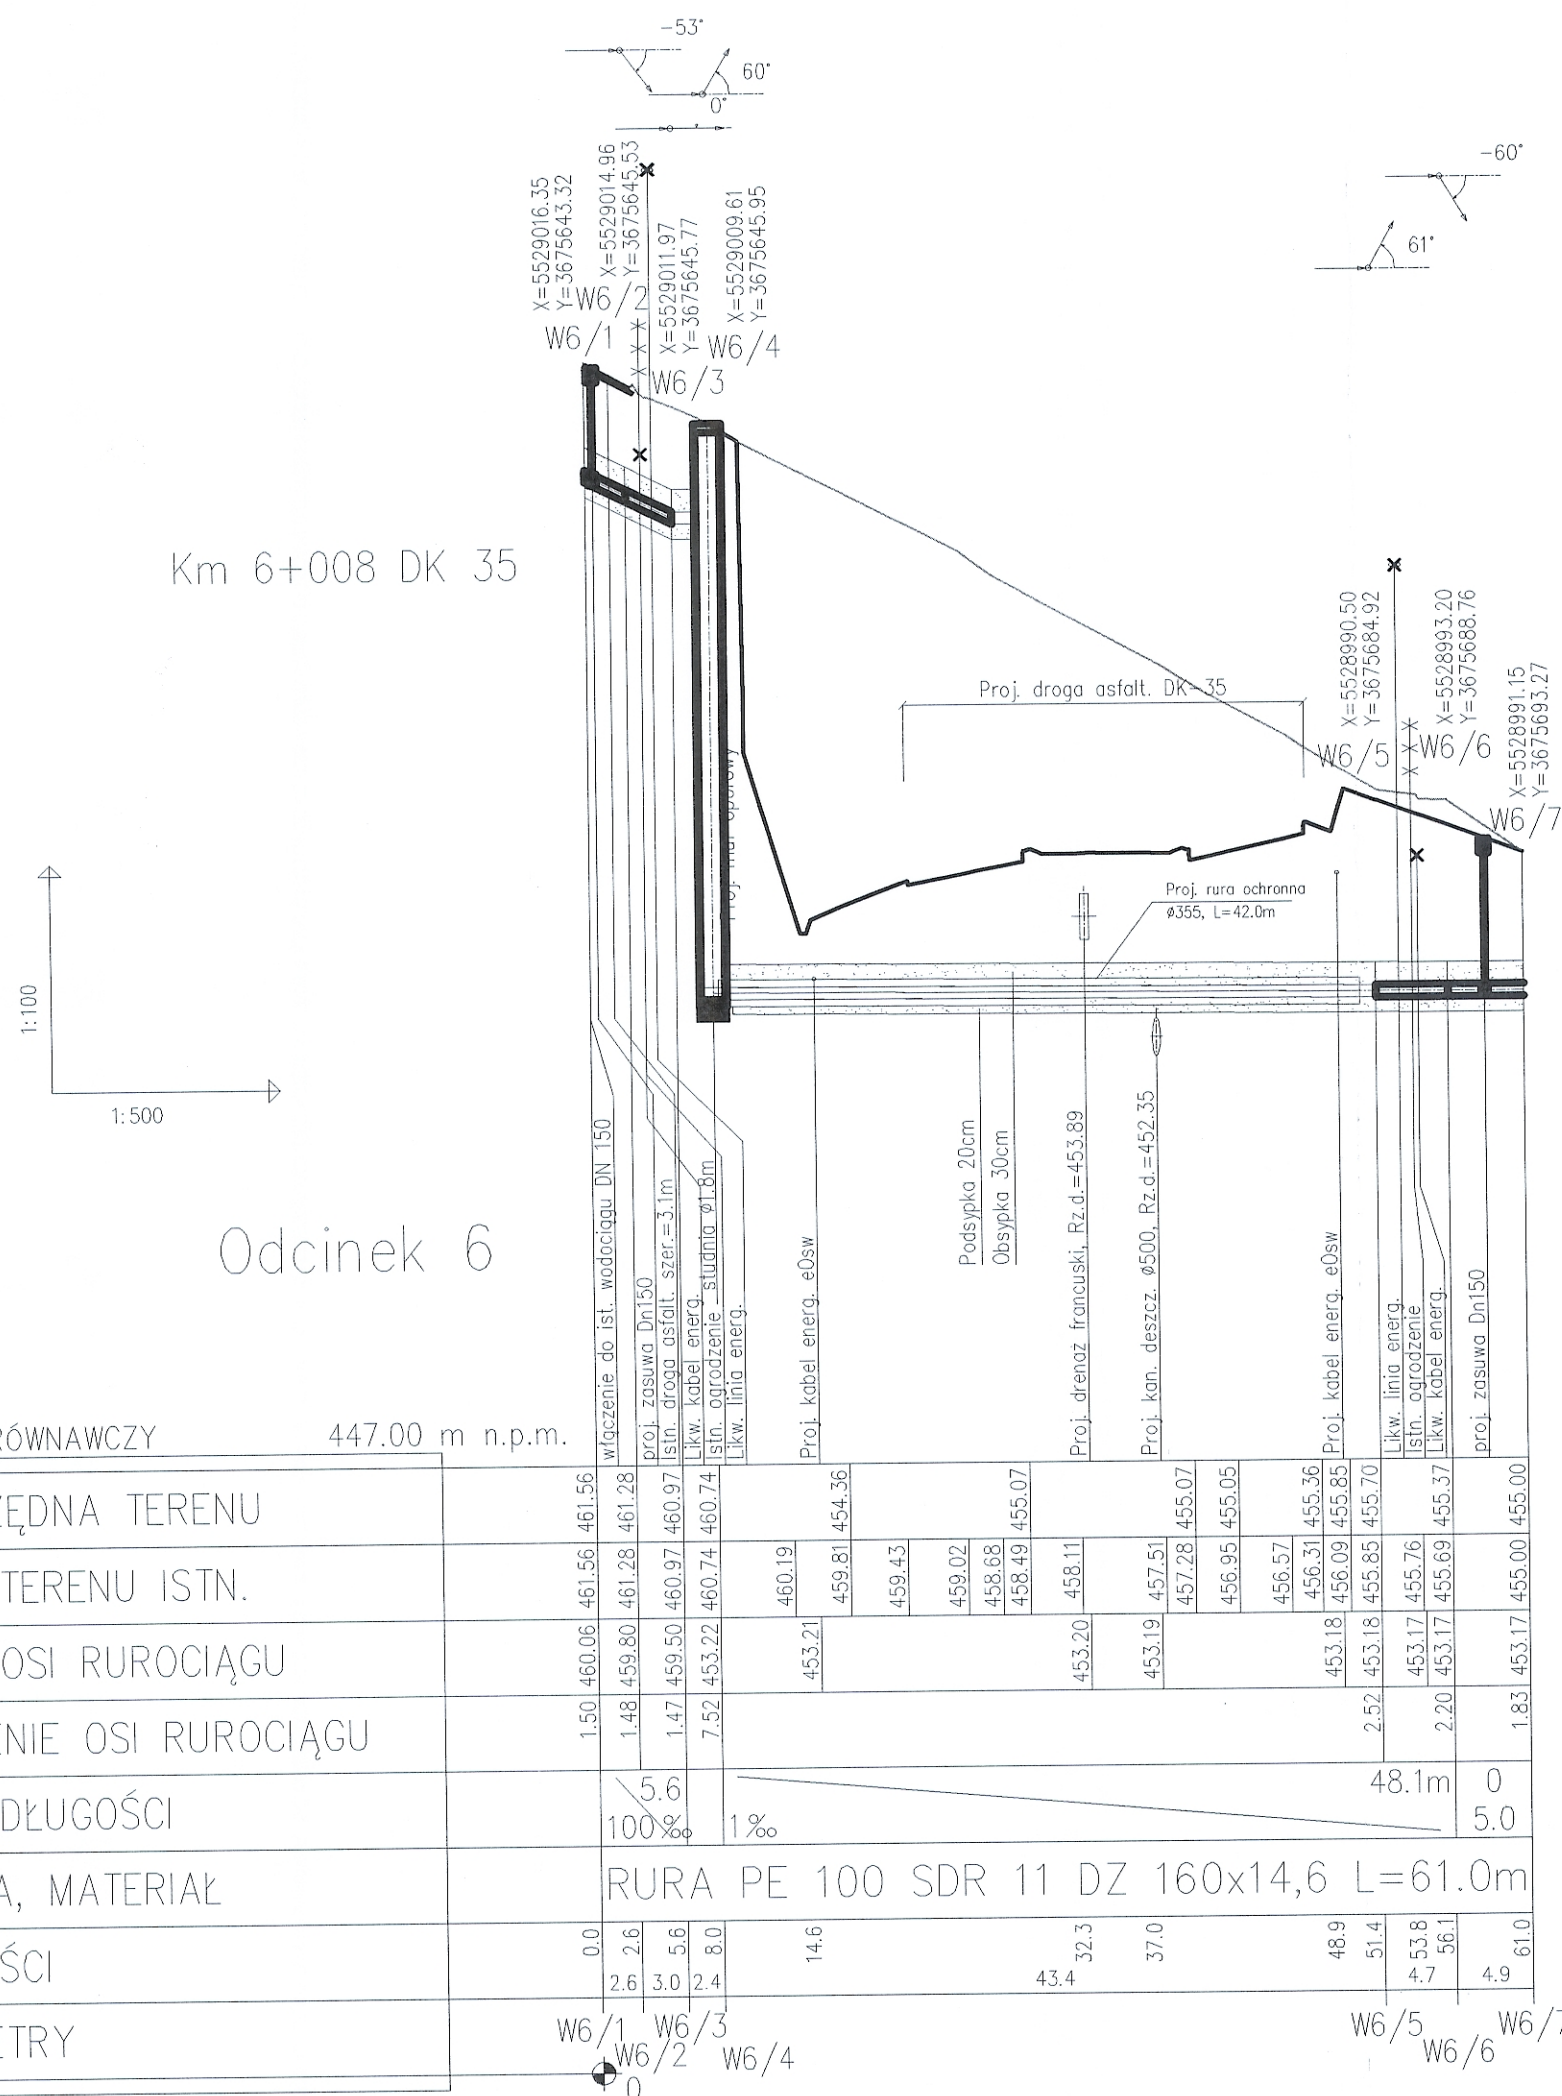




UWAGA:

- 1) Istniejące uzbrojenie na trasie wykonywanej kanalizacji należy zabezpieczyć;
- 2) W miejscach skrzyżowań z uzbrojeniem podziemnym roboty wykonać ręcznie pod nadzorem zainteresowanych służb;
- 3) Rzędne włączów studzienek kanalizacyjnych należy dostosować do istniejącego terenu lub zgodnego z projektowanym zagospodarowaniem terenu;
- 4) Przed przystąpieniem do robót budowlano – montażowych należy określić rzędne posadowienia uzbrojenia istniejącego na trasie proj. kanalizacji;
- 5) Osadnik i separator montować wg instrukcji montażu producenta;
- 6) Zamieszczone współrzędne studni są współrzędnymi matematycznymi;
- 7) W rejonie przebudowy wodociągu, wykonano odwierty 11/M, 95/K – wykop wodociągu przebiega w skale
- 8) Na czas wykonywania przebudowy wodociągu Dz 160 wykonać robocze przepięcie
- 9) Studnia żelbetowa Dz 1800 montowana metodą kręgów opuszczanych
- 10) Wodociąg w studni zaprojektowano na bloku podporowym i mocowany za pomocą obejm do ścian studni

35

INWESTOR			
GENERALNA DYREKCJA DRÓG KRAJOWYCH I AUTOSTRAD 53-139 WROCLAW ul. Powstańców Śl. 186			
JEDNOSTKA PROJEKTOWA		 TRAKT sp. z o.o. sp.k. 40-159 Katowice, ul. Jesionowa 15 tel: (0-32) 228-12-70, fax: (0-32) 220-70-04 trakt@trakt.pl	
ZADANIE		Budowa obwodnicy m. Walbrzych w ciągu drogi krajowej nr 35 od km 2+350 do km 8+250	
NAZWA OPRACOWANIA		PROJEKT BUDOWLANY TOM VI CZĘŚĆ VI/4	
TYTUŁ RYSUNKU		PROFIL PODŁUŻNY ODCINEK 6	
FUNKCJA	IMIĘ I NAZWISKO	BRANŻA/NUMER UPRAWNIEN	PODPIS
PROJEKTANT	inż. Barbara Talaga	wod-kan 833/82	
SPRAWDZAJĄCY	mgr inż. Maria Hanak	wod-kan 541/94	
OPRACOWAŁ	mgr inż. Katarzyna Mazur		
OPRACOWAŁ	Małgorzata Dziabata		
NR UMOWY GODKA 0/WR 86/PN/U/R-2/2009 (PR-558/09)	SKALA 1:100/500	DATA WRZESIEŃ 2010	STADIUM PB
BRANŻA wod-kan		NR RYS. 3.07	VI-4-W-01